


Rzut piętra, skala 1:100

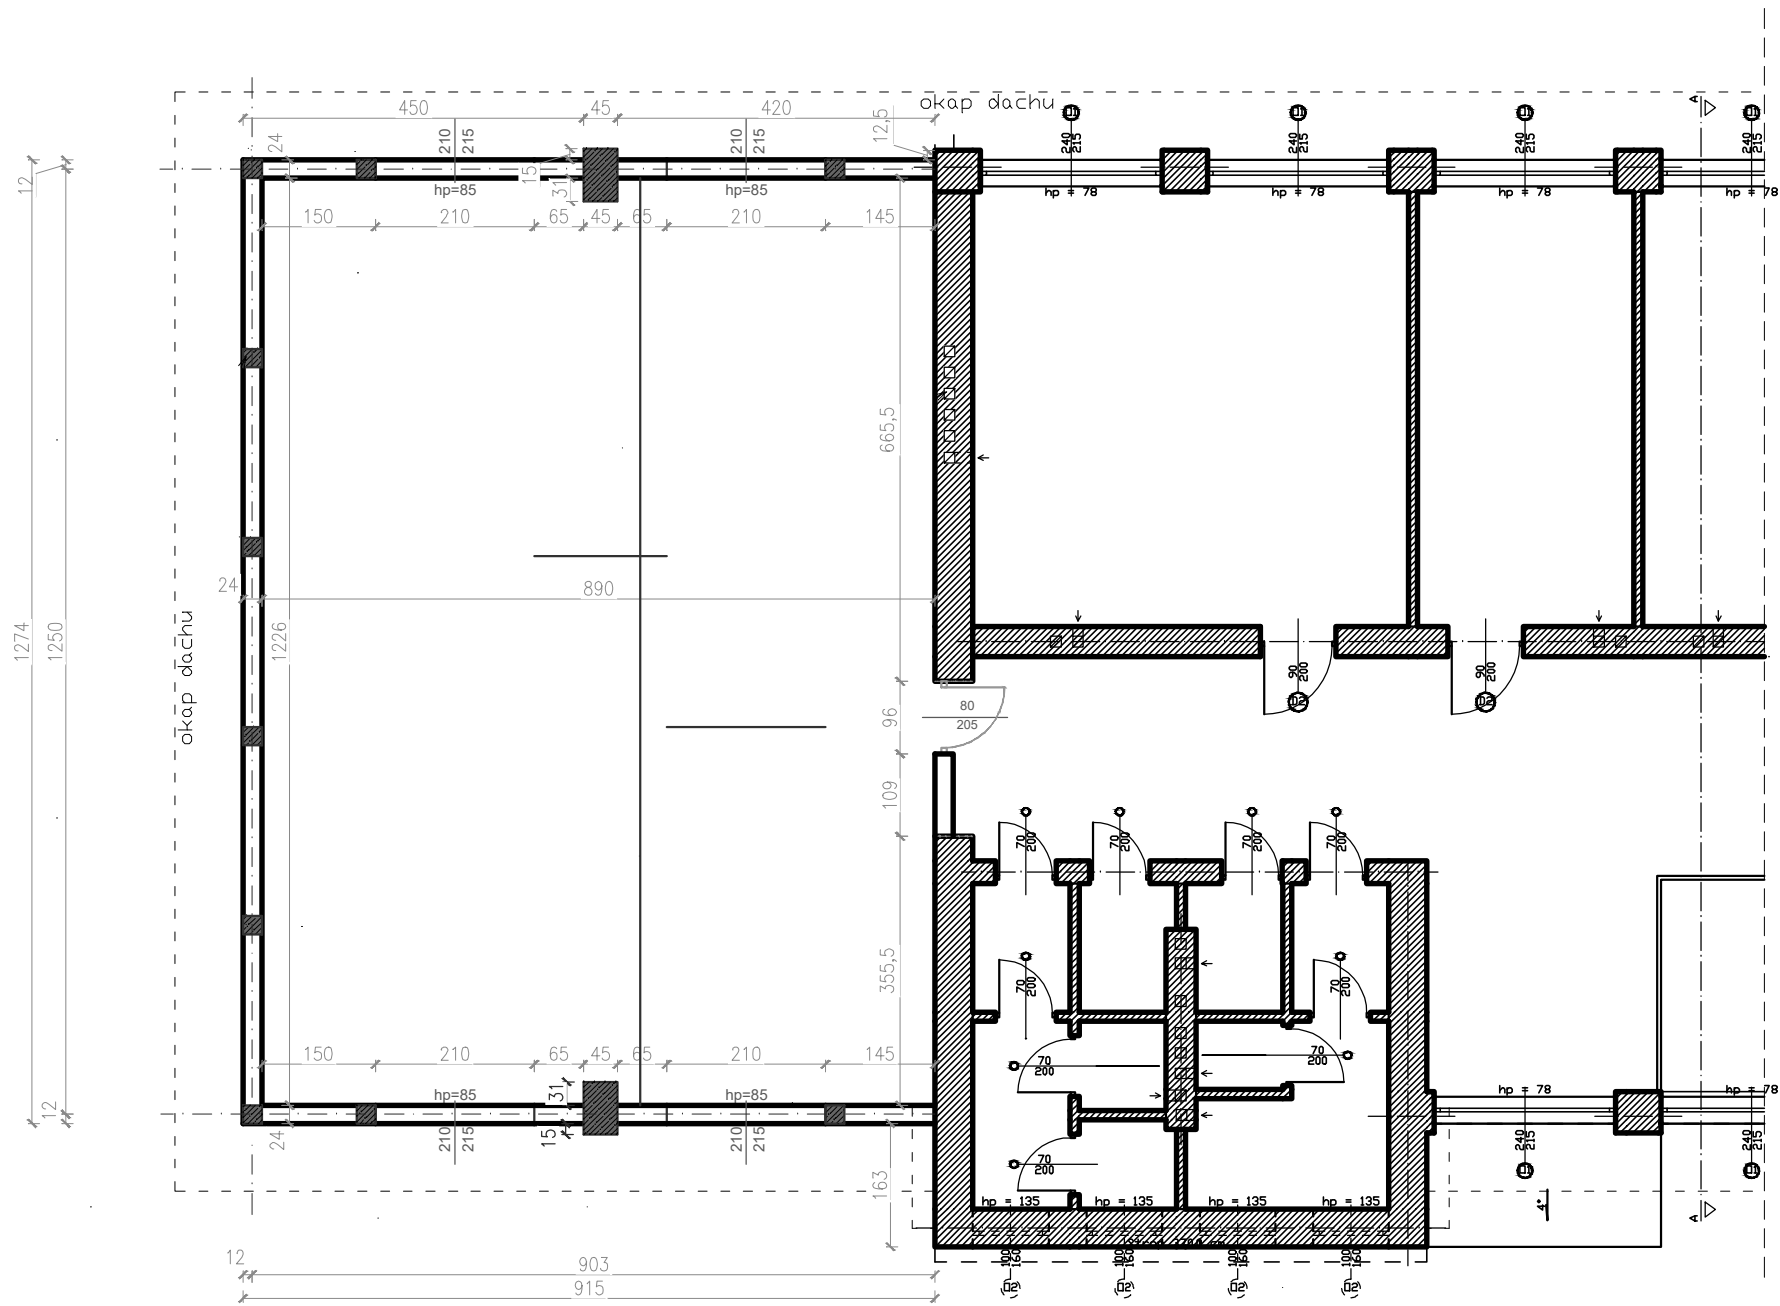

|                                                                                                                                                                                                                                                                                                                                                                                                                                                                                                                                                                                                                                                                                                                                                                                              |                                             |                                           |                                         |
|----------------------------------------------------------------------------------------------------------------------------------------------------------------------------------------------------------------------------------------------------------------------------------------------------------------------------------------------------------------------------------------------------------------------------------------------------------------------------------------------------------------------------------------------------------------------------------------------------------------------------------------------------------------------------------------------------------------------------------------------------------------------------------------------|---------------------------------------------|-------------------------------------------|-----------------------------------------|
| BIURO PROJEKTOWE :<br><b>FDELITA</b> PIOTR FROSZTĘGA<br>30-605 Kraków, ul. Fredry 4F/14                                                                                                                                                                                                                                                                                                                                                                                                                                                                                                                                                                                                                                                                                                      |                                             |                                           |                                         |
| Branża:<br>KONSTRUKCJA<br>projektant:                                                                                                                                                                                                                                                                                                                                                                                                                                                                                                                                                                                                                                                                                                                                                        | IMIĘ I NAZWISKO<br>mgr inż. Piotr Frosztęga | NR UPR.<br>PDK/0002/P00K/12               | PODPIS:                                 |
| Branża:<br>KONSTRUKCJA<br>sprawdzający:                                                                                                                                                                                                                                                                                                                                                                                                                                                                                                                                                                                                                                                                                                                                                      | mgr inż. Gabriel Sowa                       | K-69/01                                   |                                         |
| TEMAT:<br>ROZBUDOWA ORAZ PRZEBUDOWA BUDYNKU ZESPOŁU SZKÓŁ W ROGÓŹNIE<br>POLEGAJĄCA NA BUDOWIE SALI GIMNASTYCZNEJ ORAZ ZAPLECZA SOCJALNEGO<br>WRAZ Z WEWNĘTRZNYMI INSTALACJAMI (ELEKTRYCZNĄ, CENTRALNEGO<br>OGRIEWANIA, WODOCIĄGOWĄ, GAZOWĄ, KANALIZACJI SANITARNEJ, WENTYLACJI<br>MECHANICZNEJ), ORAZ ZAGOSPODAROWANIE TERENU OBEJMUJĄCE ROZBIÓRKĘ<br>ORAZ BUDOWĘ PRZYŁĄCZA GAZOWEGO, BUDOWĘ ZEWNĘTRZNEJ INSTALACJI<br>KANALIZACJI SANITARNEJ, ZEWNĘTRZNĄ INSTALACJĘ ELEKTRYCZNĄ, ROZBIÓRKĘ<br>ORAZ BUDOWĘ PRZYŁĄCZA WODOCIĄGOWEGO, BUDOWĘ ZEWNĘTRZNEJ<br>INSTALACJI KANALIZACJI DESZCZOWEJ, BUDOWĘ WEWNĘTRZNEGO UKŁADU<br>KOMUNIKACYJNEGO, DOJŚCIA, ZJAZDU PUBLICZNEGO, ROZBIÓRKĘ ORAZ BUDOWĘ<br>SIECI TELETECHNICZNEJ NA DZIAŁKACH 841, 842/2, 843 W MIEJSCOWOŚCI<br>ROGÓŹNO, GMINA ŁAŃCUT |                                             |                                           |                                         |
| INWESTOR:<br>INVESTOR:<br>GMINA ŁAŃCUT<br>ul. MICKIEWICZA 2a<br>37-100 ŁAŃCUT                                                                                                                                                                                                                                                                                                                                                                                                                                                                                                                                                                                                                                                                                                                |                                             |                                           |                                         |
| BRANŻA:<br>BRANCH:                                                                                                                                                                                                                                                                                                                                                                                                                                                                                                                                                                                                                                                                                                                                                                           | KONSTRUKCJA                                 | FAZA:<br>STAGE:<br>PB                     | DATA / DATE:<br>09.2019                 |
| NAZWA RYSUNKU:<br>DRAWING NAME:<br><br>RZUT INWENTARYZACYJNY<br>PIETRA                                                                                                                                                                                                                                                                                                                                                                                                                                                                                                                                                                                                                                                                                                                       |                                             | SKALA:<br>SCALE:<br>1:100                 | NR PROJEKTU:<br>PROJECT No:<br><br>I-03 |
|                                                                                                                                                                                                                                                                                                                                                                                                                                                                                                                                                                                                                                                                                                                                                                                              |                                             | NUMER RYSUNKU:<br>DRAWING No:<br><br>I-03 |                                         |