



A _ _ _ M

PROJEKTOWANE OBIEKTY:

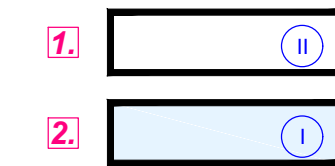


ISTNIEJĄCY BUDYNEK SZKOŁY PODLEGAJĄCY
ROZBUDOWIE – PRZEBUDOWA W ZAKRESIE UTWORZENIA
POŁĄCZENIA Z NOWOPROJEKTOWANĄ CZĘŚCIĄ
SALA GIMNASTYCZNA Z ZAPLECZEM SOCJALNYM
– PROJEKTOWANA ROZBUDOWA

PROJEKTOWANA RZĘDNA $\pm 0,00$ BUDYNKU (M N.P.M.)

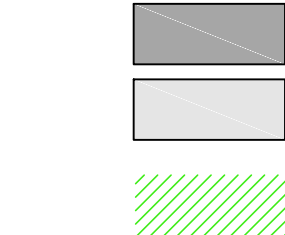








NAWIERZCHNIA Z KOSTKI BRUKOWEJ – PROJ.
DROGI WEWNĘTRZNE

 PROJEKTOWANA NAWIERZCHNIA TRAWIASTA



1 1 DRZEWO PRZEZNACZONE DO LIKWIDACJI

  N1 N1 PROJEKTOWANE NASADZONE DRZEWA

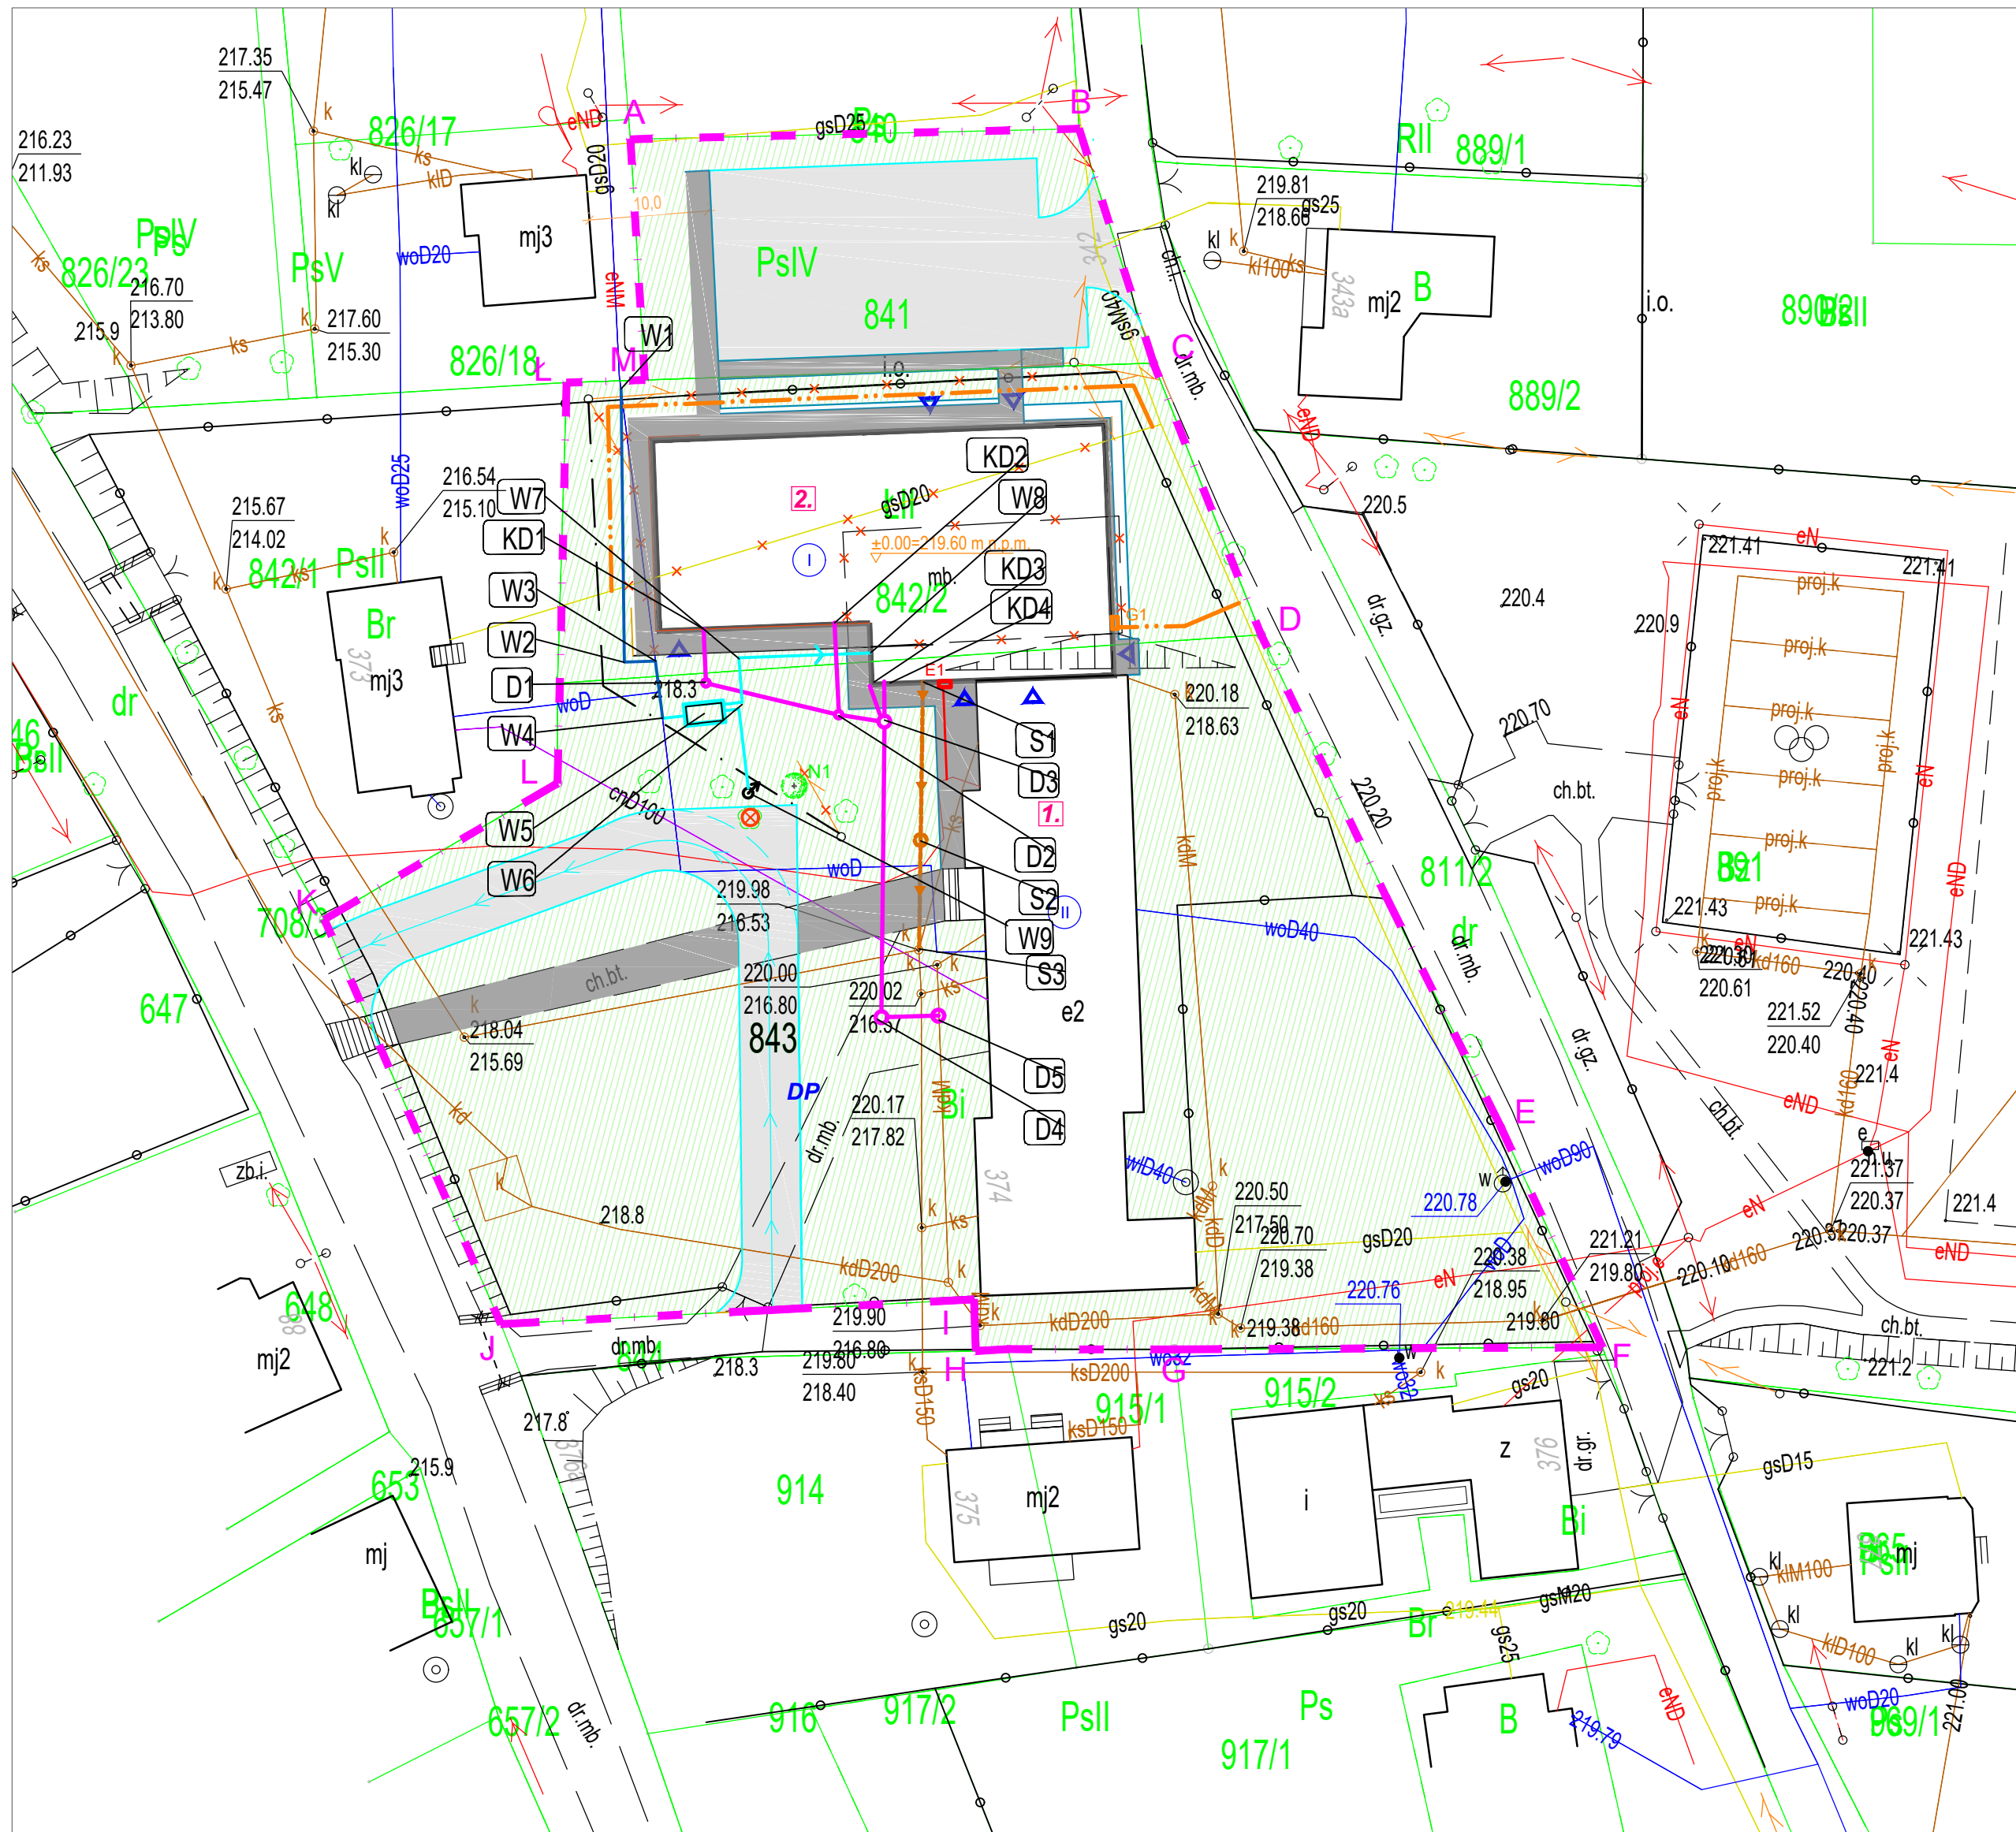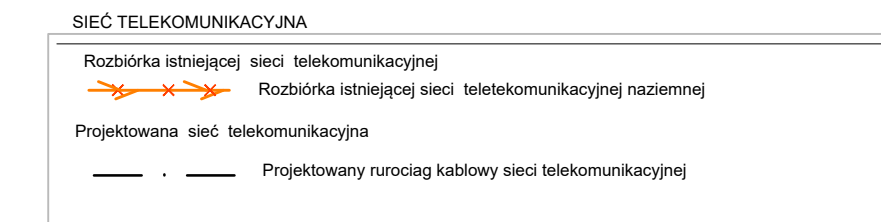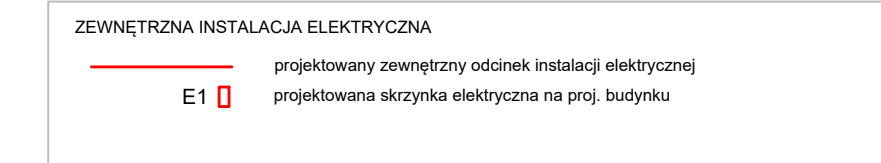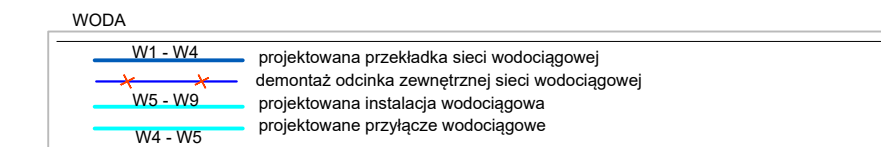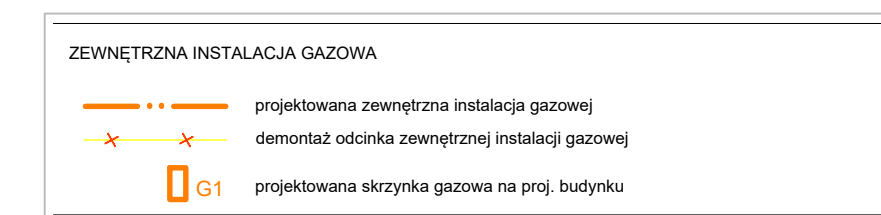

BUDOWA PROJEKTOWE: FDLITA PIOTR FROSZĘTĄ			
30-605 Kraków, ul. Fredy 47/14			
branża: INSTALACJE SANITARNE projektant:	MIEJSTWO: mgr inż. Leszek Chmielowski	NR UPR: upr. 9/5/2001	PCPOS:
BRANŻA: INSTALACJE SANITARNE wykonawca:	mgr inż. Marek Kulesza	upr. MAP/0218/PCOS,09	
TEMAT: ROZBUDOWA ORAZ PRZEBUDOWA BUDYNKU ZESPÓŁU SZÓŁ W ROŚNÓDZIE POLEGAJĄCA NA BUDOWIE SALI GIMNASTYCZNEJ ORAZ ZAPLECZA SOCJALNEGO WRAZ Z WNIĘTYMI W NIĄ INSTALACJAMI ELEKTRYCZNĄ, CENTRALNEGO OGRZEWANIA, WODOCIOGĄ, GAZOWĄ, KANALIZACJĄ SANITARNEJ, WENTYLACJĄ MECHANICZNĄ, ORAZ ZAGOSPODAROWANIE TERENU OBEJMUJĄCE ROZBÓRKĘ ORAZ BUDOWĘ PRZYŁĄCZA GAZOWEGO, BUDOWĘ ZEWNĘTRZNEJ INSTALACJI KANALIZACJI SANITARNEJ, ZEWNĘTRZNĄ INSTALACJĘ ELEKTRYCZNĄ, ROZBÓRKĘ ORAZ BUDOWĘ PRZYŁĄCZA WODOCIOGOWEGO, BUDOWĘ ZEWNĘTRZNEJ, INSTALACJI KANALIZACJI DESZCZOWEJ, BUDOWĘ WEWNĘTRZNEGO UKŁADU KOMUNIKACYJNEGO, DOŚCIĄ, ZJAZDU PUBLICZNEGO. ROZBÓRKĘ ORAZ BUDOWĘ SIECI TELEFONICZNEJ NA OZIAŁKACH NR41, 842Z, 843 W MIEJSCOWOŚCI ROŚNÓDZIE, GMINA LANCIUT			
INWESTOR: GMINA LANCIUT ul. Mickiewicza 2a 37-100 LANCIUT			
BRANŻA: BRANŻA: INSTALACJE SANITARNE	FAZA: STADIUM PB	DATA / DATUM 09.2019	
NAZWA RYSUNKU: DRAWING NAME:	SKALA: SCALE:	NR PROJEKTU: PROJECT NO:	
ZAGOSPODAROWANIE TERENU.			
NUMER RYSUNKU: DRAWING NO:		Z-01	