


RZUT FUNDAMENTÓW

SCHEMAT KONSTRUKCJI

1:100

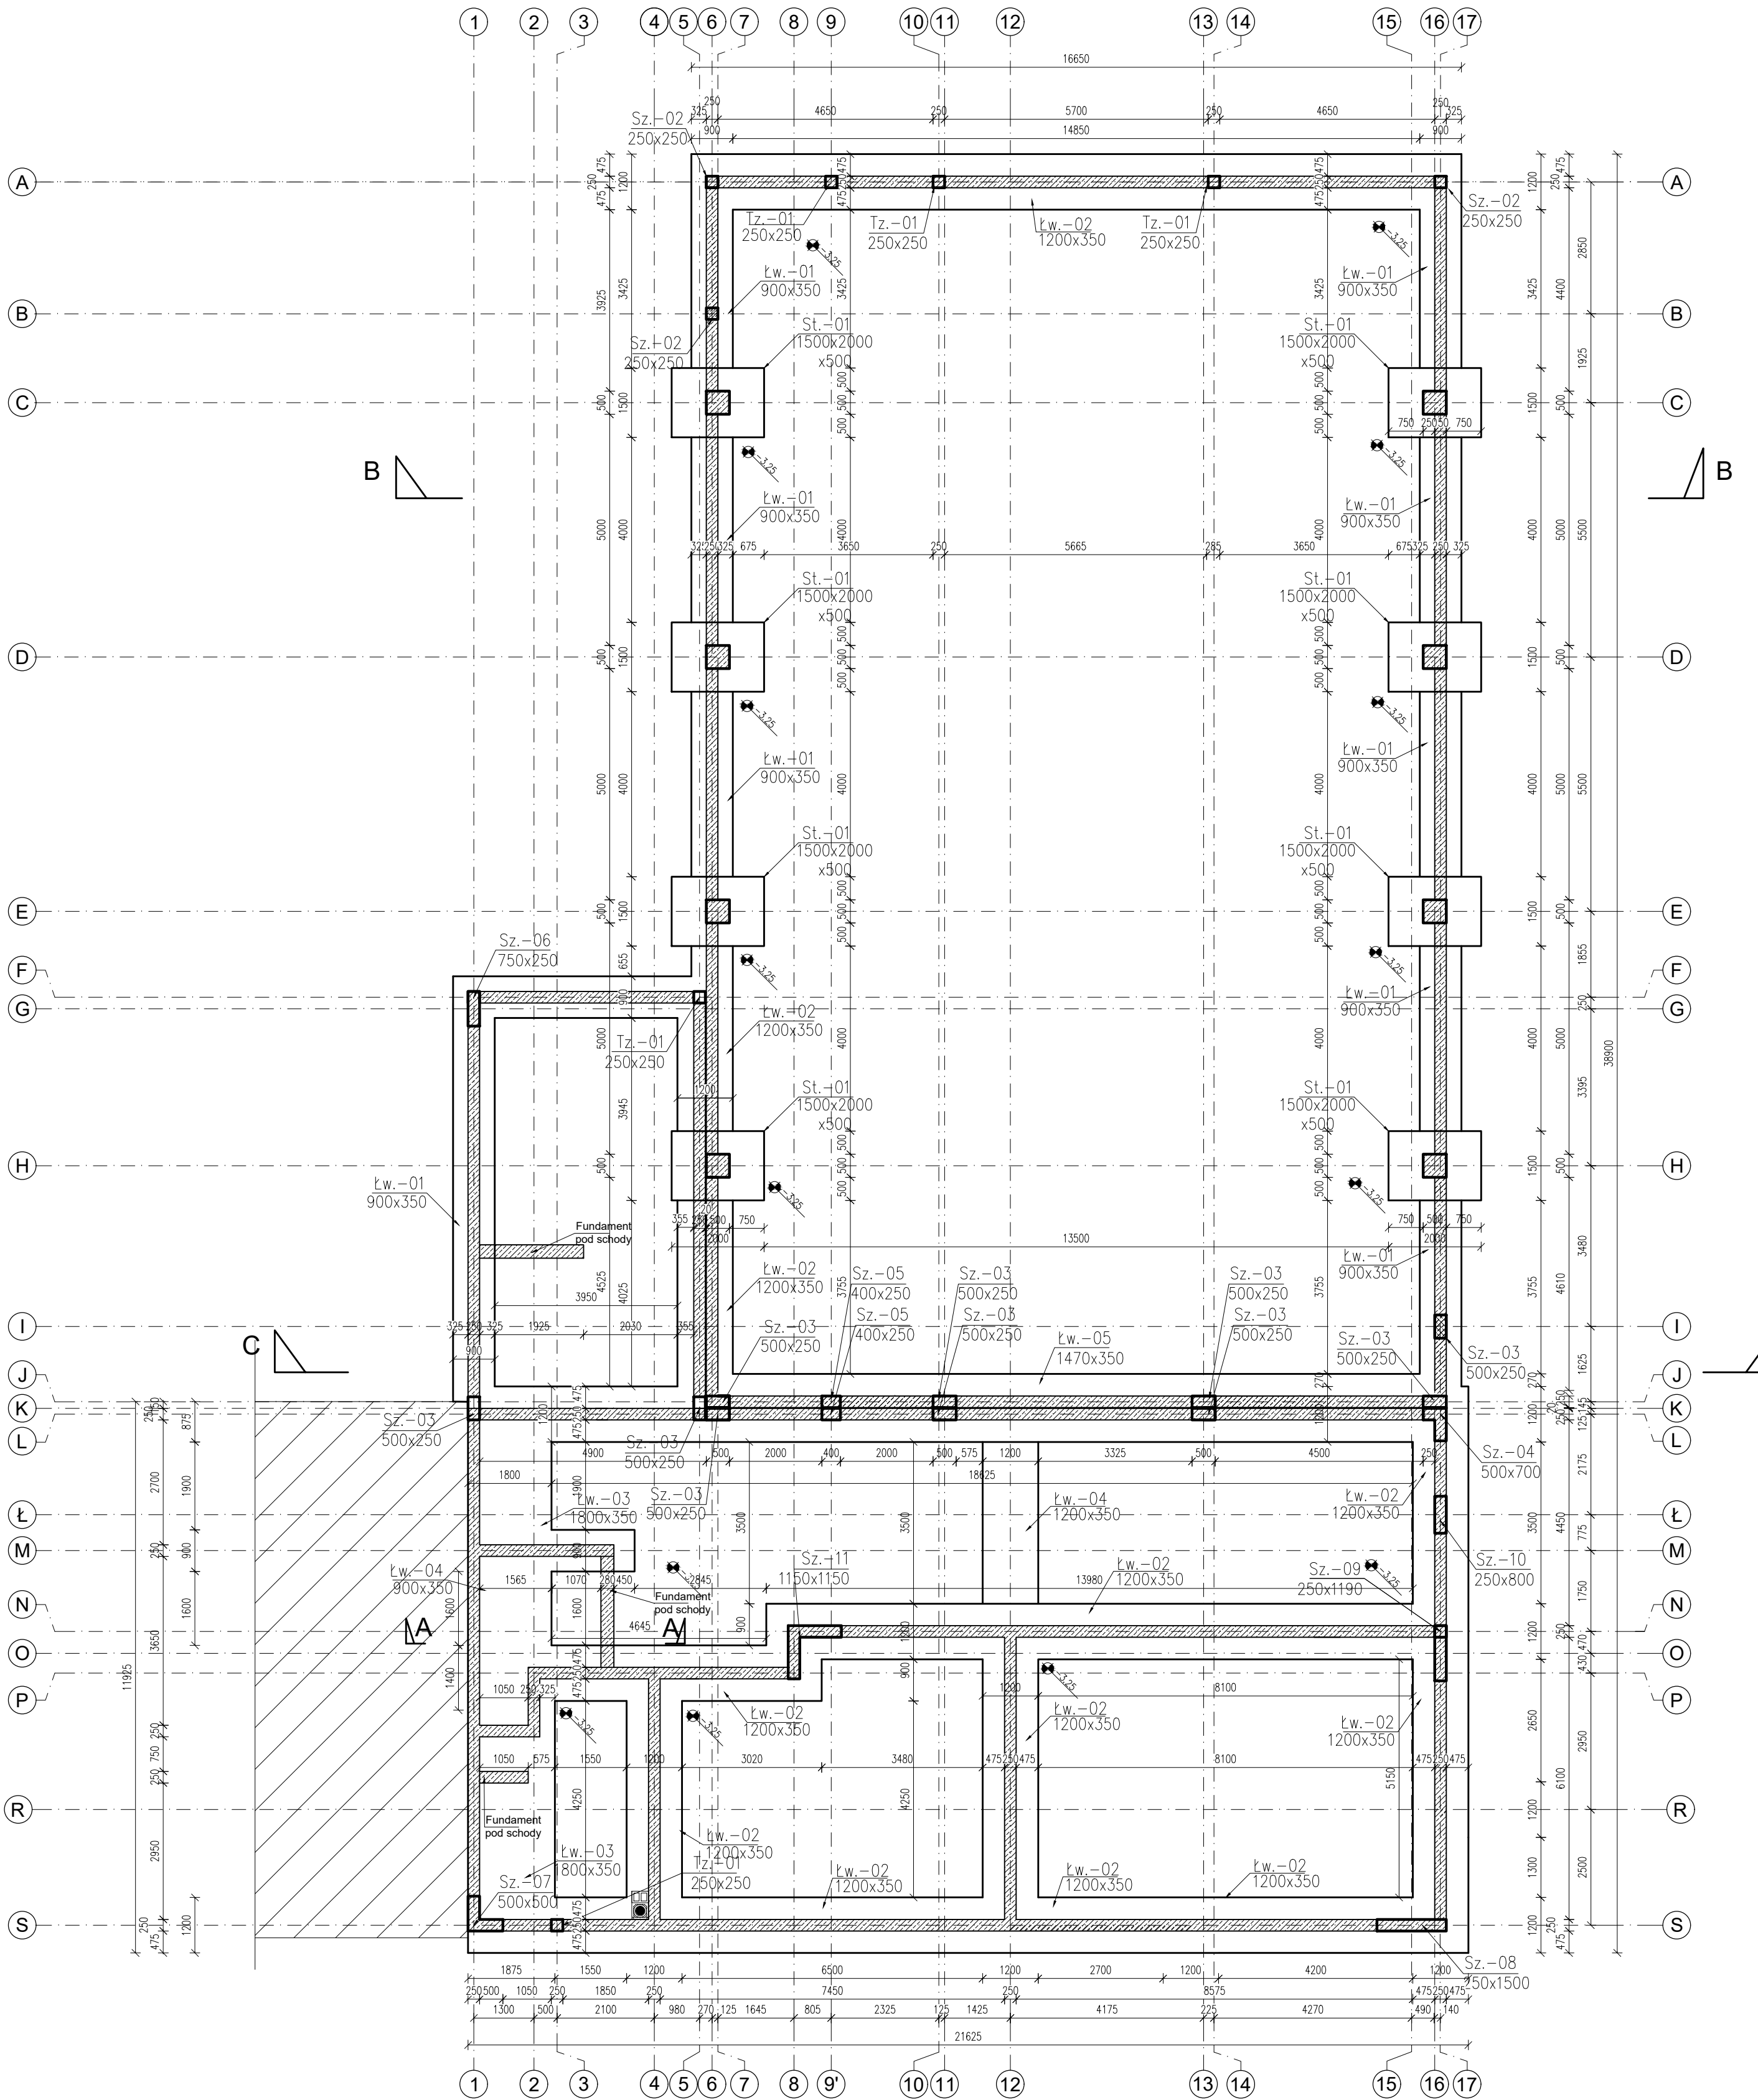

Przebiecia o średnicy $\varnothing 20\text{cm}$ i mniejsze zaleca się realizować przewiertem po wykonaniu ścian i stropów. Wszystkie przebiecia w ścianach i stropach o odporności ogniowej powinny być wykonane jako szczelne przepustki p.poż. oraz zabezpieczone za pomocą specjalnych mas, zapraw ogniodopiernych lub izolacji pęczniących. Otwory do wymiarów $20\text{x}20\text{cm}$ nie wymagają dobrożenia.

UWAGI:

A. UWAGI OGÓLNE:

RYSEK ROZPATRYWAĆ ŁĄCZNIE Z PROJEKTEM ARCHYTEKTONICZNYM WSZYSTKIE WYMIARY PODANO W MILIMETRACH. WSZYSTKIE PRACE PROWADZIĆ POD NADZOREM OSOBY UPRAWNIONEJ, ZGODNIE Z ZASADAMI BHP ORAZ OGÓLNEJ WIEDZY TECHNICZNEJ.

BETON KONSTR.	C25/30
DREWNO	C24
PODBETON	min C8/10
STAL ZBROJENIOWA	Bst500.A-IIIIN

OTULINA wg rysunków szczegółowych

BIURO PROJEKTOWE: FDELITA PIOTR FROSZĘTA 30-605 Kraków, ul. Fredy 4F/14			
BRANŻA: KONSTRUKCJA	IMIE I NAZWISKO mgr inż. Piotr Froszęta	NR UPN: POK/0002/POOK/12	PODPIS:
BRANŻA: KONSTRUKCJA	IMIE I NAZWISKO mgr inż. Gabriel Sowa	NR UPN: K-6901	PODPIS:
TEMAT: ROZBUDOWA ORAZ PRZEBUDOWA BUDYNKU ZESPÓŁU SZKÓŁ W ROGÓŹNIE POLEGAJĄCA NA BUDOWIE SALI GIMNASTYCZNEJ ORAZ ZAPLECZA SOCJALNEGO WRAZ Z WEWNĘTRZNYMI INSTALACJAMI (ELEKTRYCZNA, CENTRALNEGO OGRZEWANIA, WODOCIĄGOWA, GAZOWA, KANALIZACJA SANITARNEJ, WENTYLACJA MECHANICZNEJ) ORAZ ZAGOSPODAROWANIE TERENU OBEJMUJĄCE ROZBIÓRKĘ ORAZ BUDOWĘ PRZYŁĄCZA GAZOWEGO, BUDOWĘ ZEWNĘTRZNEJ INSTALACJI KANALIZACJI SANITARNEJ, ZEWNĘTRZNA INSTALACJA ELEKTRYCZNA, ROZBIÓRKĘ ORAZ BUDOWĘ PRZYŁĄCZA WODOCIĄGOWEGO, BUDOWĘ ZEWNĘTRZNEJ INSTALACJI KANALIZACJI DESZCZOWEJ, BUDOWĘ WEWNĘTRZNEGO UKŁADU KOMUNIKACYJNEGO, DOJŚCIA, ZJAZDU PUBLICZNEGO, ROZBIÓRKĘ ORAZ BUDOWĘ SIECI TELETECHNICZNEJ NA DZIAŁKACH 841, 842I, 843 W MIEJSCOWOŚCI ROGÓŹNO, GMINA ŁANCUT			
INWESTOR: GMINA ŁANCUT ul. Mickiewicza 2a 37-100 ŁANCUT			
BRANŻA: KONSTRUKCJA	FAZA: STADIUM PB	DATA / DATE: 09.2019	
NAZWA RYSUNKU: DRAWING NAME: RZUT FUNDAMENTÓW	SKALA: SCALE: 1:100	NR PROJEKTU: PROJECT NO:	
		NUMER RYSUNKU: DRAWING NO: KB-01	