


RZUT KONSTRUKCJI DACHU

SCHEMAT KONSTRUKCJI

1:100

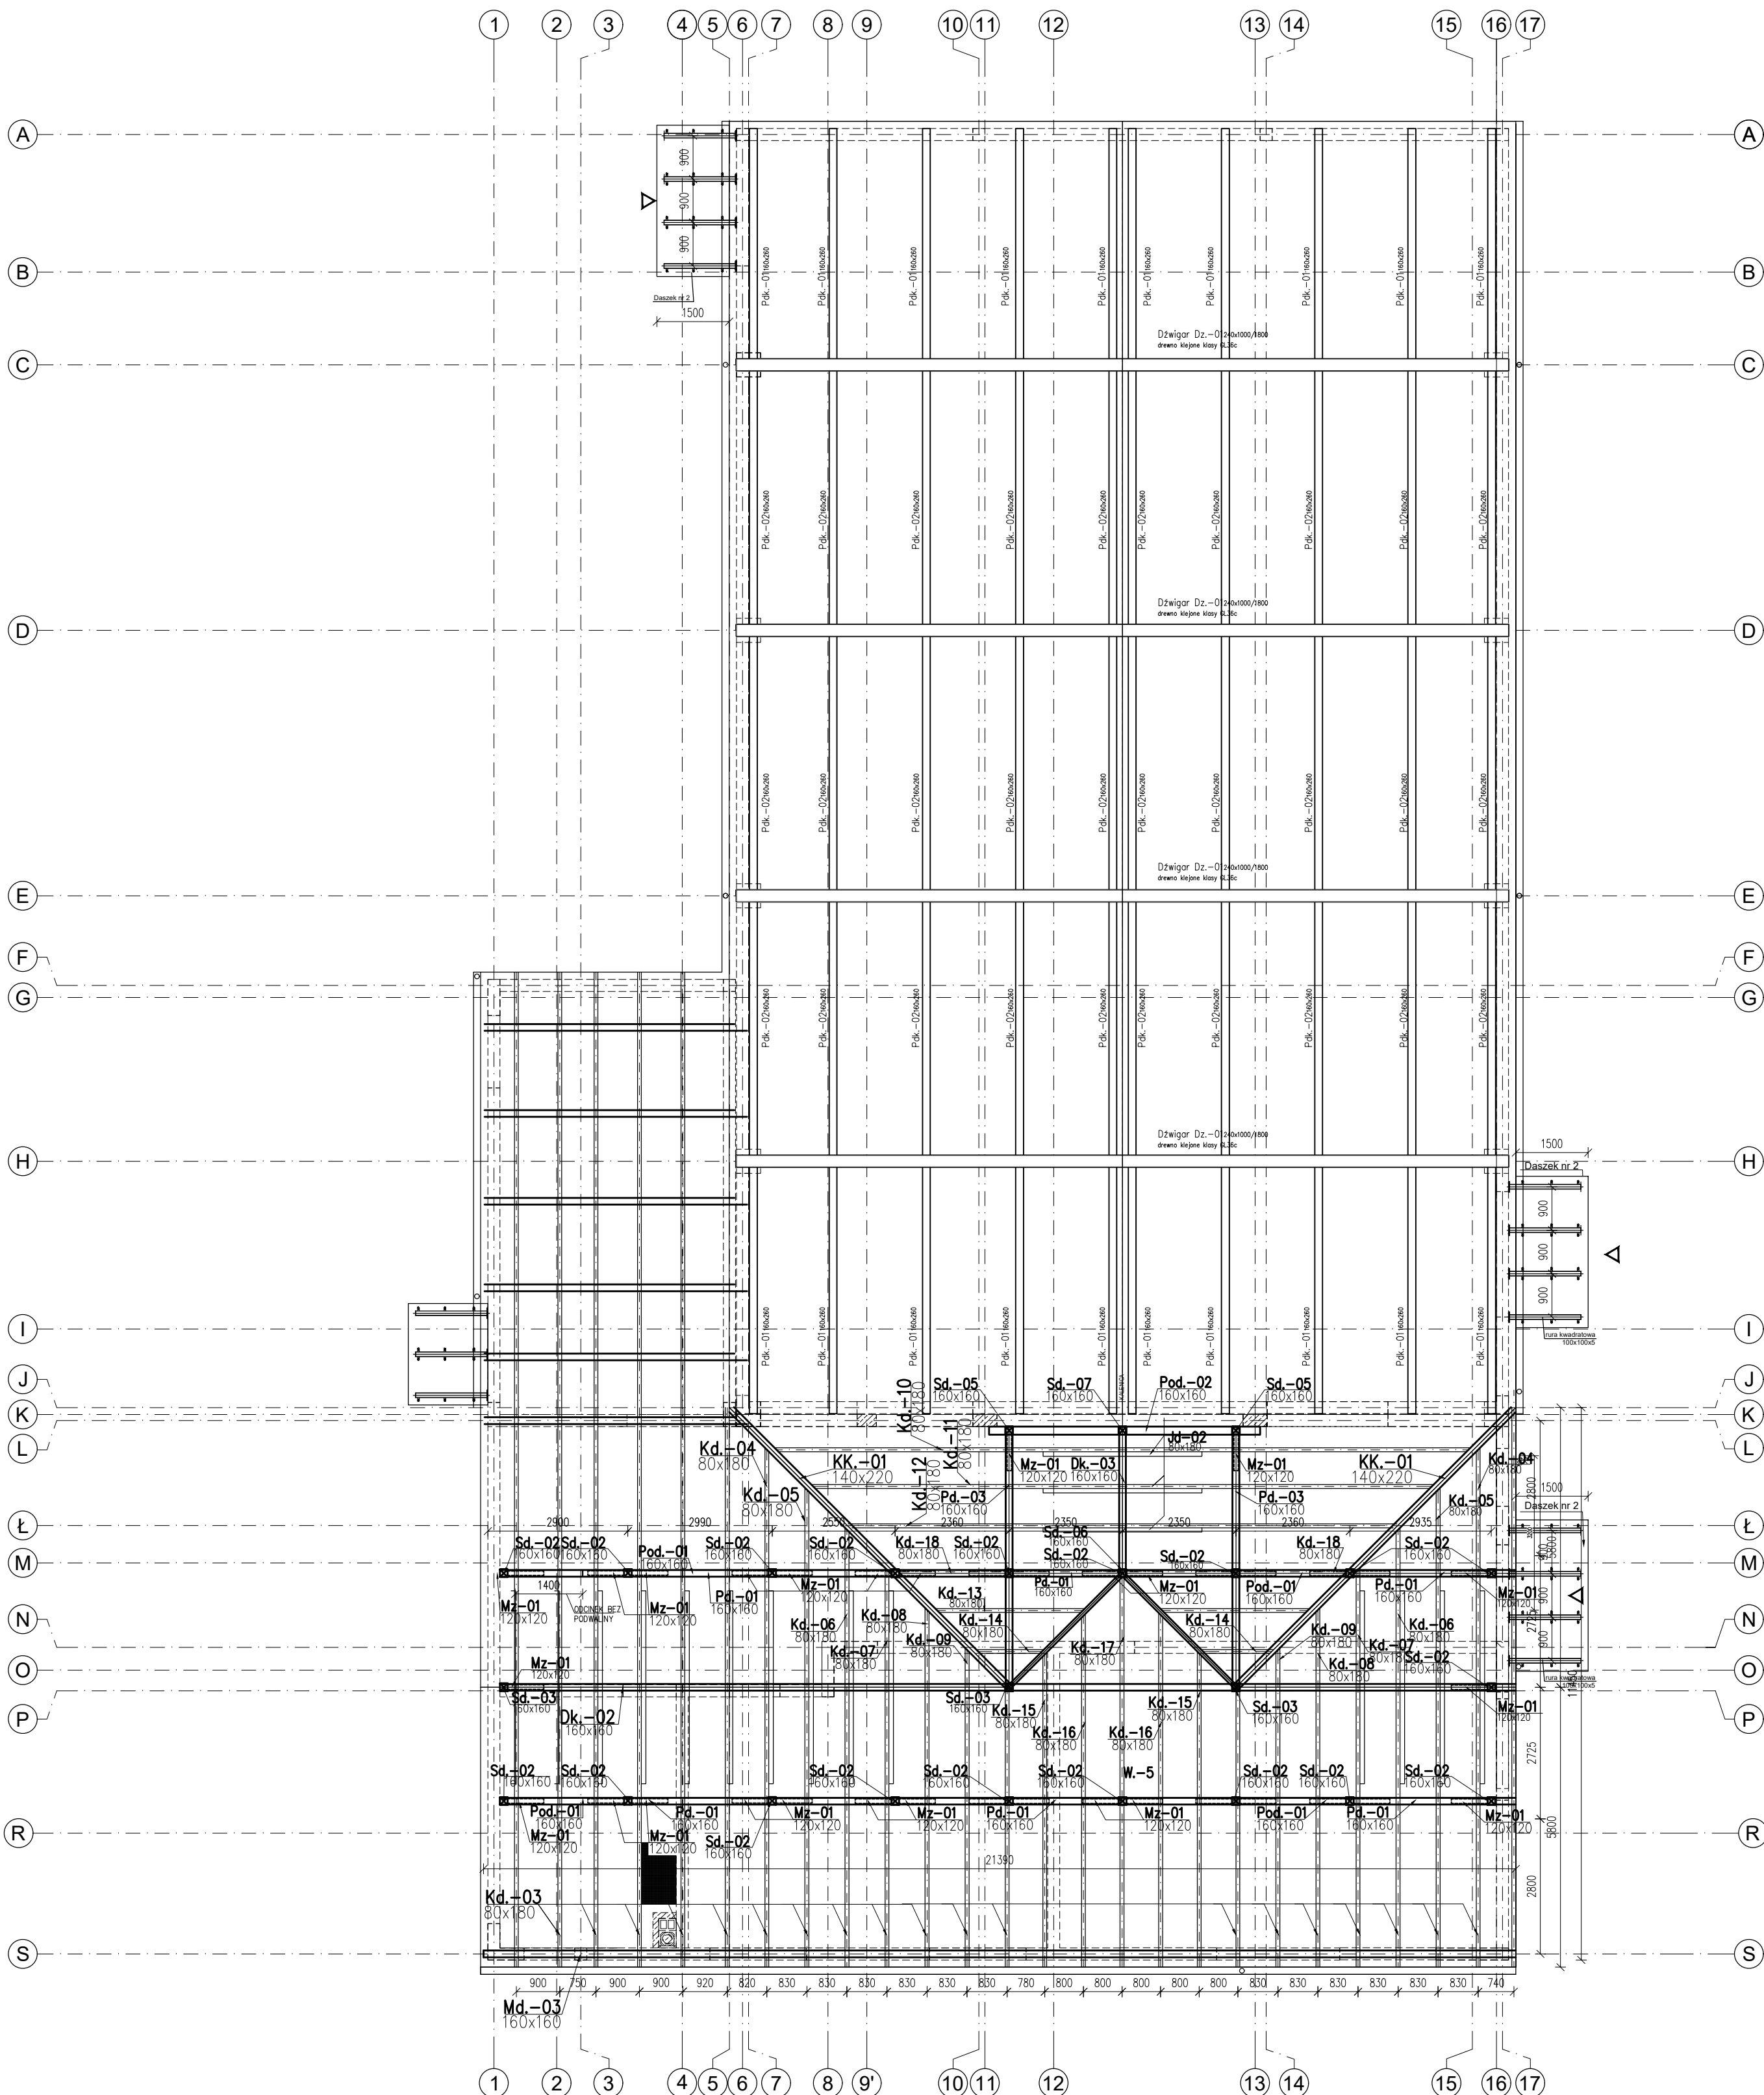

Przebiecia o średnicy $\varnothing 20\text{cm}$ i mniejsze
zaleca się realizować przewiertem
po wykonaniu ścian i stropów.
Wszystkie przebiecia w ścianach i stropach
jako szczelne przepustki p.poz. oraz
zabezpieczone za pomocą specjalnych
mas, zapraw ogniodopiernych lub izolacji
pęczniących.
Otwory do wymiarów $20\text{x}20\text{cm}$ nie wymagają dobrożenia.

UWAGI:

A. UWAGI OGÓLNE:

RYSEK ROZPATRYWAĆ ŁĄCZNIE Z PROJEKTEM ARCHYTEKTONICZNYM
WSZYSTKIE WYMIARY PODANO W MILIMETRACH.
WSZYSTKIE PRACE PROWADZIĆ POD NADZOREM OSOBY UPRAWNIONEJ,
ZGODNIE Z ZASADAMI BHP ORAZ OGÓLNEJ WIEDZY TECHNICZNEJ.

BETON KONSTR.	C25/30
DREWNO	C24
PODBETON	MIN C8/10
STAL ZBROJENIOWA	Bet500, A-IIIIN

OTULINA wg rysunków szczegółowych

BIURO PROJEKTOWE:
FDELITA PIOTR FROSZĘTA
30-605 Kraków, ul. Fredy 4F/14

BRANŻA: KONSTRUKCJA	IMIĘ I NAZWISKO mgr inż. Piotr Froszęta	NR UPN: POK/002/POOK/12	PODPIS:
BRANŻA: KONSTRUKCJA	IMIĘ I NAZWISKO mgr inż. Gabriel Sowa	NR UPN: K-6901	

TEMAT:
ROZBUDOWA ORAZ PRZEBUDOWA BUDYNKU ZESPÓŁU SZKÓŁ W ROGÓŹNIE
POLEGAJĄCA NA BUDOWIE SALI GIMNASTYCZNEJ ORAZ ZAPLECZA SOCJALNEGO
WRAZ Z WEWNĘTRZNYMI INSTALACJAMI (ELEKTRYCZNA, CENTRALNEGO
OGRZEWANIA, WODOCIEGOWA, GAZOWA, KANALIZACJA SANITARNEJ, WENTYLACJI
MECHANICZNEJ) ORAZ ZAGOSPODAROWANIE TERENU OBEJMUJĄCE ROZBIÓRKĘ
ORAZ BUDOWĘ PRZYŁĄCZA GAZOWEGO, BUDOWĘ ZEWNĘTRZNEJ INSTALACJI
KANALIZACJI SANITARNEJ, ZEWNĘTRZNĄ INSTALACJĘ ELEKTRYCZNĄ, ROZBIÓRKĘ
ORAZ BUDOWĘ PRZYŁĄCZA WODOCIEGOWEGO, BUDOWĘ ZEWNĘTRZNEJ
INSTALACJI KANALIZACJI DESZCZOWEJ, BUDOWĘ WEWNĘTRZNEGO UKŁADU
KOMUNIKACYJNEGO, DOJŚCIA, ZJAZDU PUBLICZNEGO, ROZBIÓRKĘ ORAZ BUDOWĘ
SIECI TELETECHNICZNEJ NA DZIAŁKACH 841, 8422, 843 W MIEJSCOWOŚCI
ROGÓŹNO, GMINA ŁANCUT

INWESTOR: GMINA ŁANCUT ul. MICKIEWICZA 2a 37-100 ŁANCUT	FAZA: STAGE: PB	DATA / DATE: 09.2019
BRANŻA: KONSTRUKCJA	SKALA: SCALE: 1:100	NR PROJEKTU: PROJECT NO:
NAZWA RYSUNKU: DRAWING NAME: RZUT WIEŻBY DACHOWEJ	NUMER RYSUNKU: DRAWING NO: KB-06	