


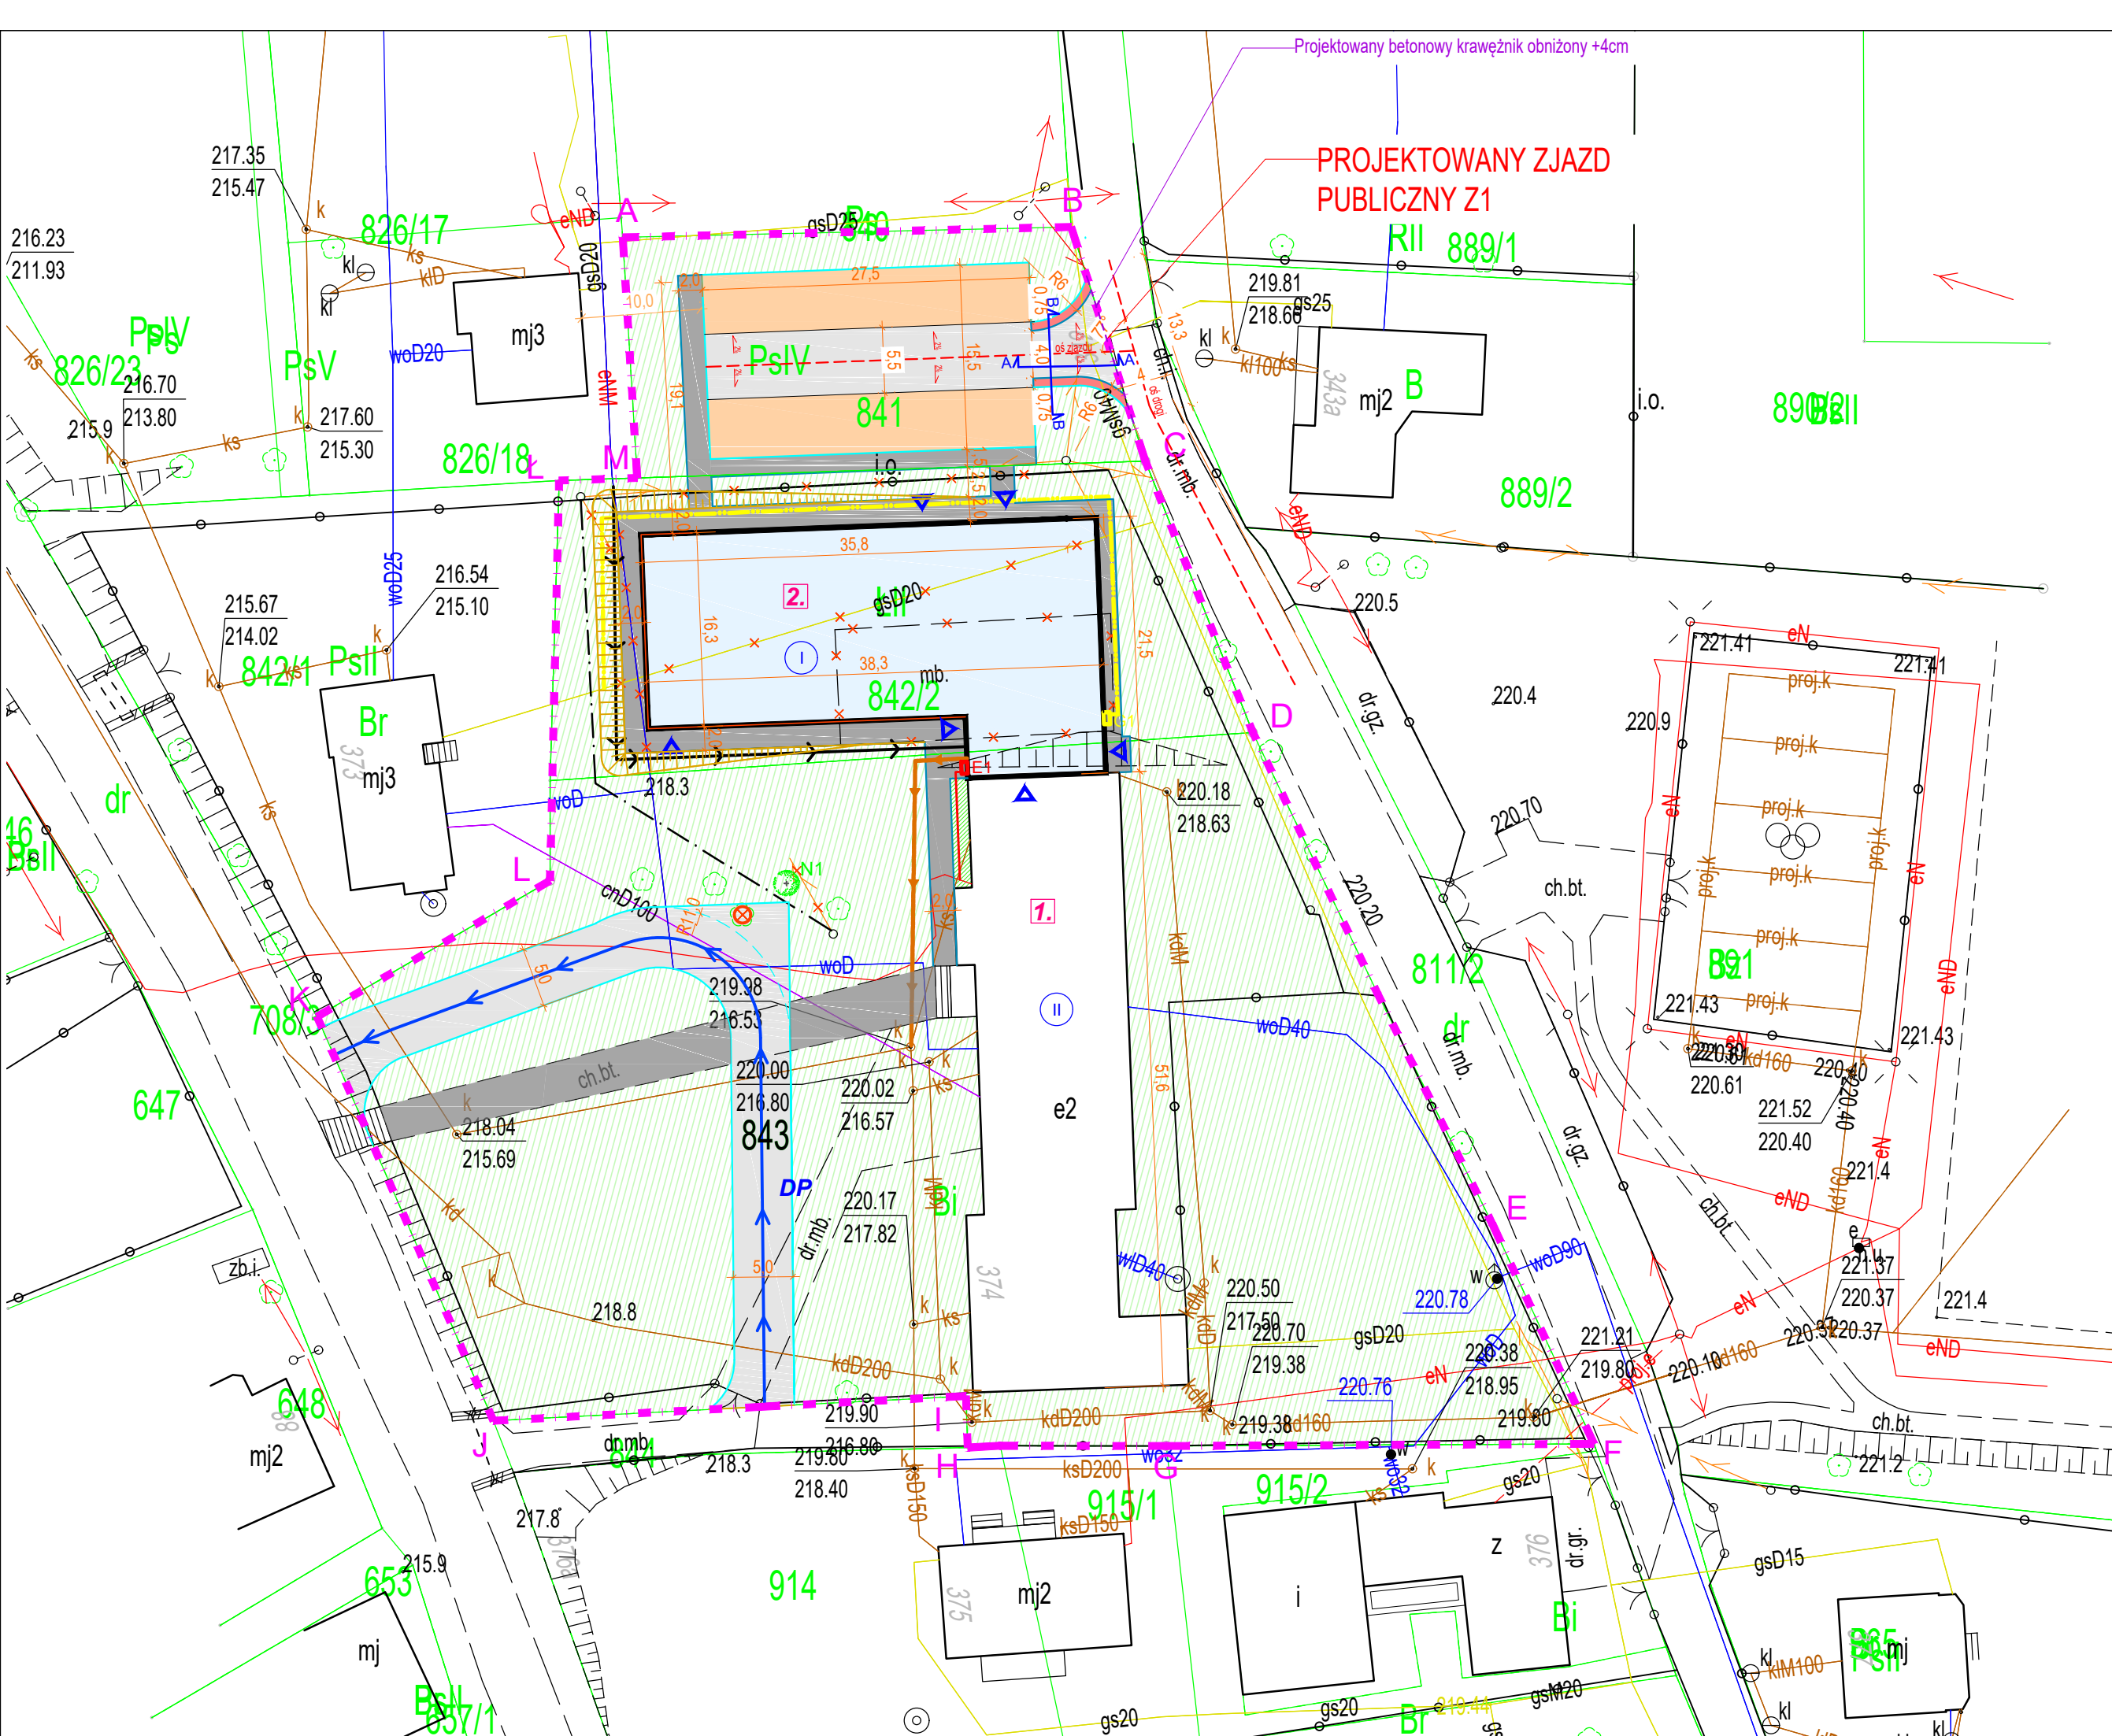

LEGENDA:

A-----M

A-M ZAKRES INWESTYCJI

PROJEKTOWANE OBIEKTY:

1

II

ISTNIEJĄCY BUDYNEK SZKOŁY PODLEGAJĄCY ROZBUDOWIE – PRZEBUDOWA W ZAKRESIE UTWÓRZENIA ZŁĄCZENIA Z NOWOPROJEKTOWANĄ CZĘŚCIĄ

2

I

SALA GIMNASTYCZNA Z ZAPLECZEM SOCJALNYM – PROJEKTOWANA ROZBUDOWA

218.30

PROJEKTOWANE RZĘDNE TERENU (M N.P.M.)

±0.00=xxx m n.p.m.

PROJEKTOWANA RZĘDNA ±0,00 BUDYNKU (M N.

PROJEKTOWANE NAWIERZCHNIE:

NAWIERZCHNIA Z KOSTKI BRUKOWEJ KOLORU SZAREGO – PROJ. DOJŚCIA I OPASKA WOKÓŁ BUDYNKU

NAWIERZCHNIA Z KOSTKI BRUKOWEJ KOLORU SZAREGO – PROJ. DROGI WEWNĘTRZNE

NAWIERZCHNIA Z BETONOWYCH PŁYT AZUROWYCH – PROJ. PARKING

NAWIERZCHNIA Z KOSTKI BRUKOWEJ KOLORU CZERWONEGO – PROJ. POBOCZE ZJAZDU

PROJEKTOWANA NAWIERZCHNIA TRAWIASTA

Projektowany krawężnik betonowy

Projektowane obrzeże betonowe

Projektowane skarpowanie terenu

PROJEKTOWANA ZIELEŃ:

1

1 DRZEWO PRZEZNACZONE DO LIKWIDACJI

N1

N1 PROJEKTOWANE NASADZONE DRZEWA

ZEWNĘTRZNA INSTALACJA GAZOWA

projektowana zewnętrzna instalacja gazowej

demontaż odcinka zewnętrznej instalacji gazowej

projektowana skrzynka gazowa na proj. budynku

ZEWNĘTRZNA INSTALACJA KANALIZACJI SANITARNEJ

projektowana zewnętrzna instalacja kanalizacji sanitarnej

ZEWNĘTRZNA INSTALACJA WODOCIĄGOWA

projektowana zewnętrzna instalacja wodociągowa

demontaż odcinka zewnętrznej instalacji wodociągowej

ZEWNĘTRZNA INSTALACJA ELEKTRYCZNA

projektowany zewnętrzny odcinek instalacji elektrycznej

E1

projektowana skrzynka elektryczna na proj. budynku

SIEĆ TELEKOMUNIKACYJNA

Rozbiórka istniejącej sieci telekomunikacyjnej

Rozbiórka istniejącej sieci telekomunikacyjnej naziemnej

Projektowana sieć telekomunikacyjna

Projektowany rurociąg kablowy sieci telekomunikacyjnej

Zjazd publiczny:

NAWIERZCHNIA Z KOSTKI BRUKOWEJ KOLORU SZAREGO – PROJ. NAWIERZCHNIA ZJAZDU I DROGI WEWNĘTRZNEJ DO PARKINGU

NAWIERZCHNIA Z KOSTKI BRUKOWEJ KOLORU CZERWONEGO – PROJ. NAWIERZCHNIA POBOCZA

Projektowany krawężnik betonowy wyniesiony +12cm

Projektowany krawężnik betonowy obniżony +4cm

Projektowane obrzeże betonowe

BIURO PROJEKTOWE :
FDELITA PIOTR FROSZTĘGA
30-605 Kraków, ul. Fredry 4F/14

branża: DROGOWA projektant:	IMIĘ I NAZWISKO mgr inż. Piotr FROSZTĘGA	NR UPR. PDK/0057/POOD/16	PODPIS:
branża: DROGOWA sprawdzający:	mgr inż. Gabriel Sowa	K-69/01	

TEMAT:
ROZBUDOWA ORAZ PRZEBUDOWA BUDYNKU ZESPOŁU SZKÓŁ W ROGÓŹNIE POLEGAJĄCA NA BUDOWIE SALI GIMNASTYCZNEJ ORAZ ZAPLECZA SOCJALNEGO WRAZ Z WEWNĘTRZNYMI INSTALACJAMI (ELEKTRYCZNA, CENTRALNEGO OGRZEWANIA, WODOCIĄGOWA, GAZOWA, KANALIZACJI SANITARNEJ, WENTYLACJI MECHANICZNEJ), ORAZ ZAGOSPODAROWANIE TERENU OBEJMUJĄCE ROZBIÓRKĘ ORAZ BUDOWĘ PRZYŁĄCZA GAZOWEGO, BUDOWĘ ZEWNĘTRZNEJ INSTALACJI KANALIZACJI SANITARNEJ, ZEWNĘTRZNĄ INSTALACJĘ ELEKTRYCZNĄ, ROZBIÓRKĘ ORAZ BUDOWĘ PRZYŁĄCZA WODOCIĄGOWEGO, BUDOWĘ ZEWNĘTRZNEJ INSTALACJI KANALIZACJI DESZCZOWEJ, BUDOWĘ WEWNĘTRZNEGO UKŁADU KOMUNIKACYJNEGO, DOJŚCIA, ZJAZDU PUBLICZNEGO, ROZBIÓRKĘ ORAZ BUDOWĘ SIECI TELETECHNICZNEJ NA DZIAŁKACH 841, 842/2, 843 W MIEJSCOWOŚCI ROGÓŹNO, GMINA ŁAŃCUT

INWESTOR:
INWESTOR:
GMINA ŁAŃCUT
ul. MICKIEWICZA 2a
37-100 ŁAŃCUT

BRANŻA: BRANCH:	DROGI	FAZA: STAGE:	PB	DATA / DATE:	09.2019
NAZWA RYSUNKU: DRAWING NAME:	PLANSZA DROGOWA	SKALA: SCALE:	1:500	NR PROJEKTU: PROJECT NO:	
				NUMER RYSUNKU: DRAWING NO:	DB.01