



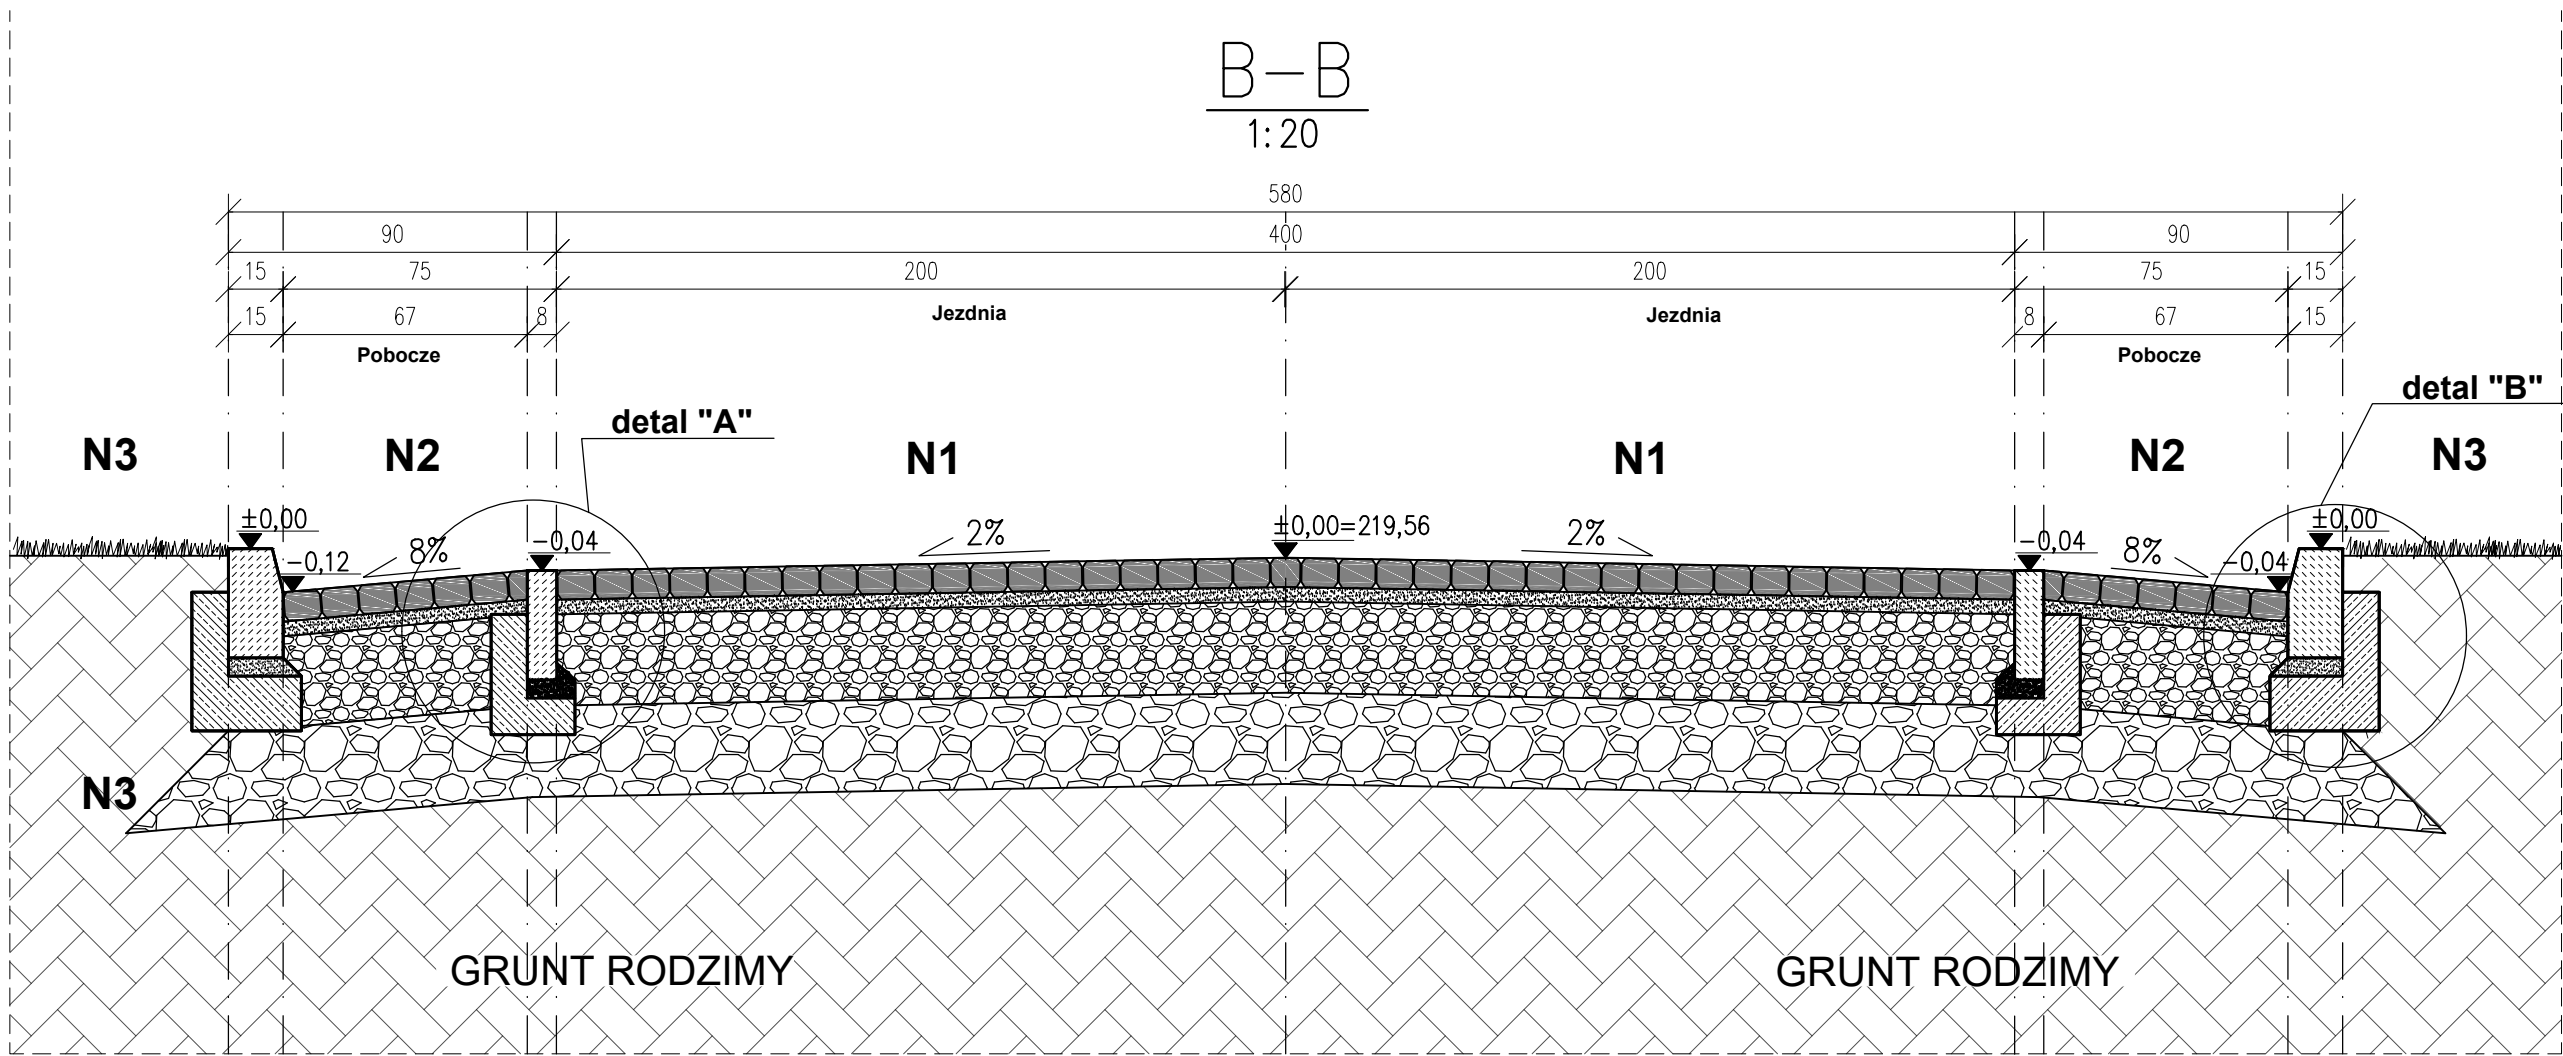

DETAL KONSTRUKCYJNY "A"


SKALA 1:10

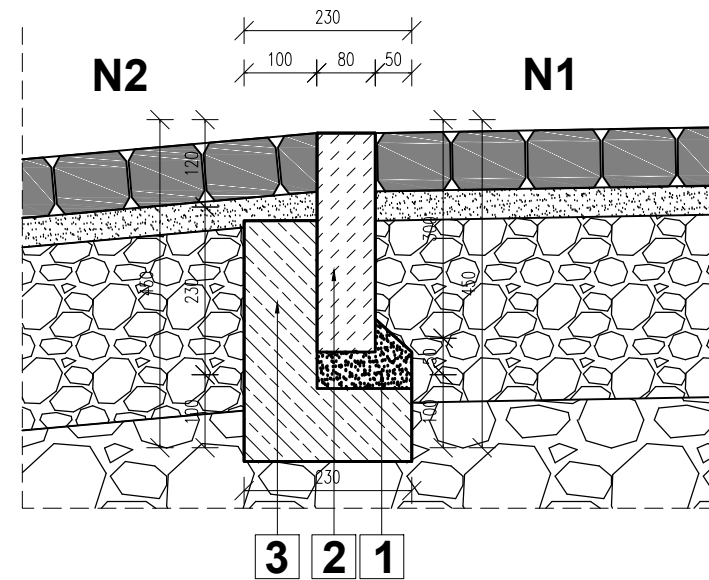

- 1 Podsyпка cementowo-piaskowa 5cm
- 2 Obrzeże betonowe OB1 8x30cm beton C12/15
- 3 Ława betonowa 10x23cm z oporem 10x23cm beton C12/15
- N1 Nawierzchnia proj. zjazdu
- N2 Nawierzchnia proj. pobocza

DETAL KONSTRUKCYJNY "B"

SKALA 1:10

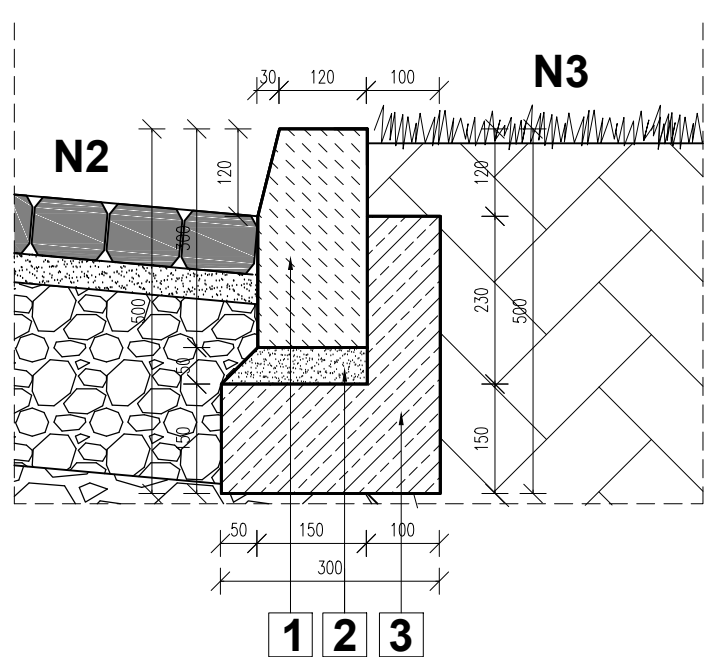

- 1 Krawężnik drogowy K1 betonowy 15x30cm
- 2 Podsyпка cementowo-piaskowa 5cm
- 3 Ława betonowa 15x30cm z oporem 10x23cm beton B15
- N2 Proj. nawierzchnia pobocza
- N3 Nawierzchnia proj. terenu zielonego

UWAGI:

- RYUNKI ROZPATRYWAĆ ŁĄCZNIE Z PROJEKTAMI BRANŻOWYMI
- OBOWIĄZUJĄ UWAGI ZAWARTE W OPISIE TECHNICZNYM
- WSZYSTKIE WYMIARY SPRAWDZIĆ NA BUDOWIE

N1	Nawierzchnia zjazdu
8 cm	kostka brukowa betonowa koloru szarego
4 cm	podsyпка cementowo - piaskowa 1:4
25 cm	podbudowa zasadnicza z kruszywa łamanego stabilizowanego mechanicznie fr. 0-31,5mm
25 cm	podbudowa zasadnicza z kruszywa łamanego stabilizowanego mechanicznie fr. 31,5-63mm
62 cm	SUMA
N2	Nawierzchnia pobocza
8 cm	kostka brukowa betonowa koloru szarego
4 cm	podsyпка cementowo - piaskowa 1:4
25 cm	podbudowa zasadnicza z kruszywa łamanego stabilizowanego mechanicznie fr. 0-31,5mm
25 cm	podbudowa zasadnicza z kruszywa łamanego stabilizowanego mechanicznie fr. 31,5-63mm
62 cm	SUMA
N3	Nawierzchnia terenu zielonego
20 cm	ziemia urodzajna pod obsiew trawą
-	grunt rodzimy
20 cm	SUMA

BIURO PROJEKTOWE : FDELITA PIOTR FROSZTĘGA 30-605 Kraków, ul. Fredry 4F/14			
Branża: DROGOWA projektant:	IMIĘ I NAZWISKO	NR UPR.	PODPIS:
	mgr inż. Piotr FROSZTĘGA	PDK/0057/POOD/16	
Branża: DROGOWA sprawdzający:	mgr inż. Gabriel Sowa	K-69/01	
TEMAT : ROZBUDOWA ORAZ PRZEBUDOWA BUDYNKU ZESPOŁU SZKÓŁ W ROGÓŹNIE POLEGAJĄCA NA BUDOWIE SALI GIMNASTYCZNEJ ORAZ ZAPLECZA SOCJALNEGO WRAZ Z WEWNĘTRZNYMI INSTALACJAMI (ELEKTRYCZNA, CENTRALNEGO OGRIEWANIA, WODOCIĄGOWA, GAZOWA, KANALIZACJI SANITARNEJ, WENTYLACJI MECHANICZNEJ), ORAZ ZAGOSPODAROWANIE TERENU OBEJMUJĄCE ROZBIÓRKĘ ORAZ BUDOWĘ PRZYŁĄCZA GAZOWEGO, BUDOWĘ ZEWNĘTRZNEJ INSTALACJI KANALIZACJI SANITARNEJ, ZEWNĘTRZNĄ INSTALACJĘ ELEKTRYCZNĄ, ROZBIÓRKĘ ORAZ BUDOWĘ PRZYŁĄCZA WODOCIĄGOWEGO, BUDOWĘ ZEWNĘTRZNEJ INSTALACJI KANALIZACJI DESZCZOWEJ, BUDOWĘ WEWNĘTRZNEGO UKŁADU KOMUNIKACYJNEGO, DOJŚCIA, ZJAZDU PUBLICZNEGO, ROZBIÓRKĘ ORAZ BUDOWĘ SIECI TELETECHNICZNEJ NA DZIAŁKACH 841, 842/2, 843 W MIEJSCOWOŚCI ROGÓŹNO, GMINA ŁAŃCUT			
INWESTOR: INWESTOR: GMINA ŁAŃCUT ul. MICKIEWICZA 2a 37-100 ŁAŃCUT			
BRANŻA: BRANCH:	DROGI	FAZA: STAGE:	DATA / DATE: PB 09.2019
NAZWA RYSUNKU: DRAWING NAME:	SKALA: SCALE: 1:20		NR PROJEKTU: PROJECT No:
PRZEKRÓJ POPRZECZNY B-B		NUMER RYSUNKU: DRAWING No: DB.04	