


N	NAMAZA	POWIERZCHNIA	POW.	POSLADEXA
1	Kolana szachowa	27,86 m ²	100,00 m ²	100,00 m ²
1.2	Kominacja 1	50,00 m ²	100,00 m ²	100,00 m ²
1.3	Wytyczna	20,31 m ²	100,00 m ²	100,00 m ²
1.4	Pomieszczenia 1	55,20 m ²	100,00 m ²	100,00 m ²
1.5	Pomieszczenia 2	55,20 m ²	100,00 m ²	100,00 m ²
1.6	WC Kuchni	9,60 m ²	100,00 m ²	100,00 m ²
1.7	Pozostałe	5,06 m ²	100,00 m ²	100,00 m ²
1.8	WC Damiani	6,02 m ²	100,00 m ²	100,00 m ²
1.9	Pozostałe	6,68 m ²	100,00 m ²	100,00 m ²
		238,83 m ²		

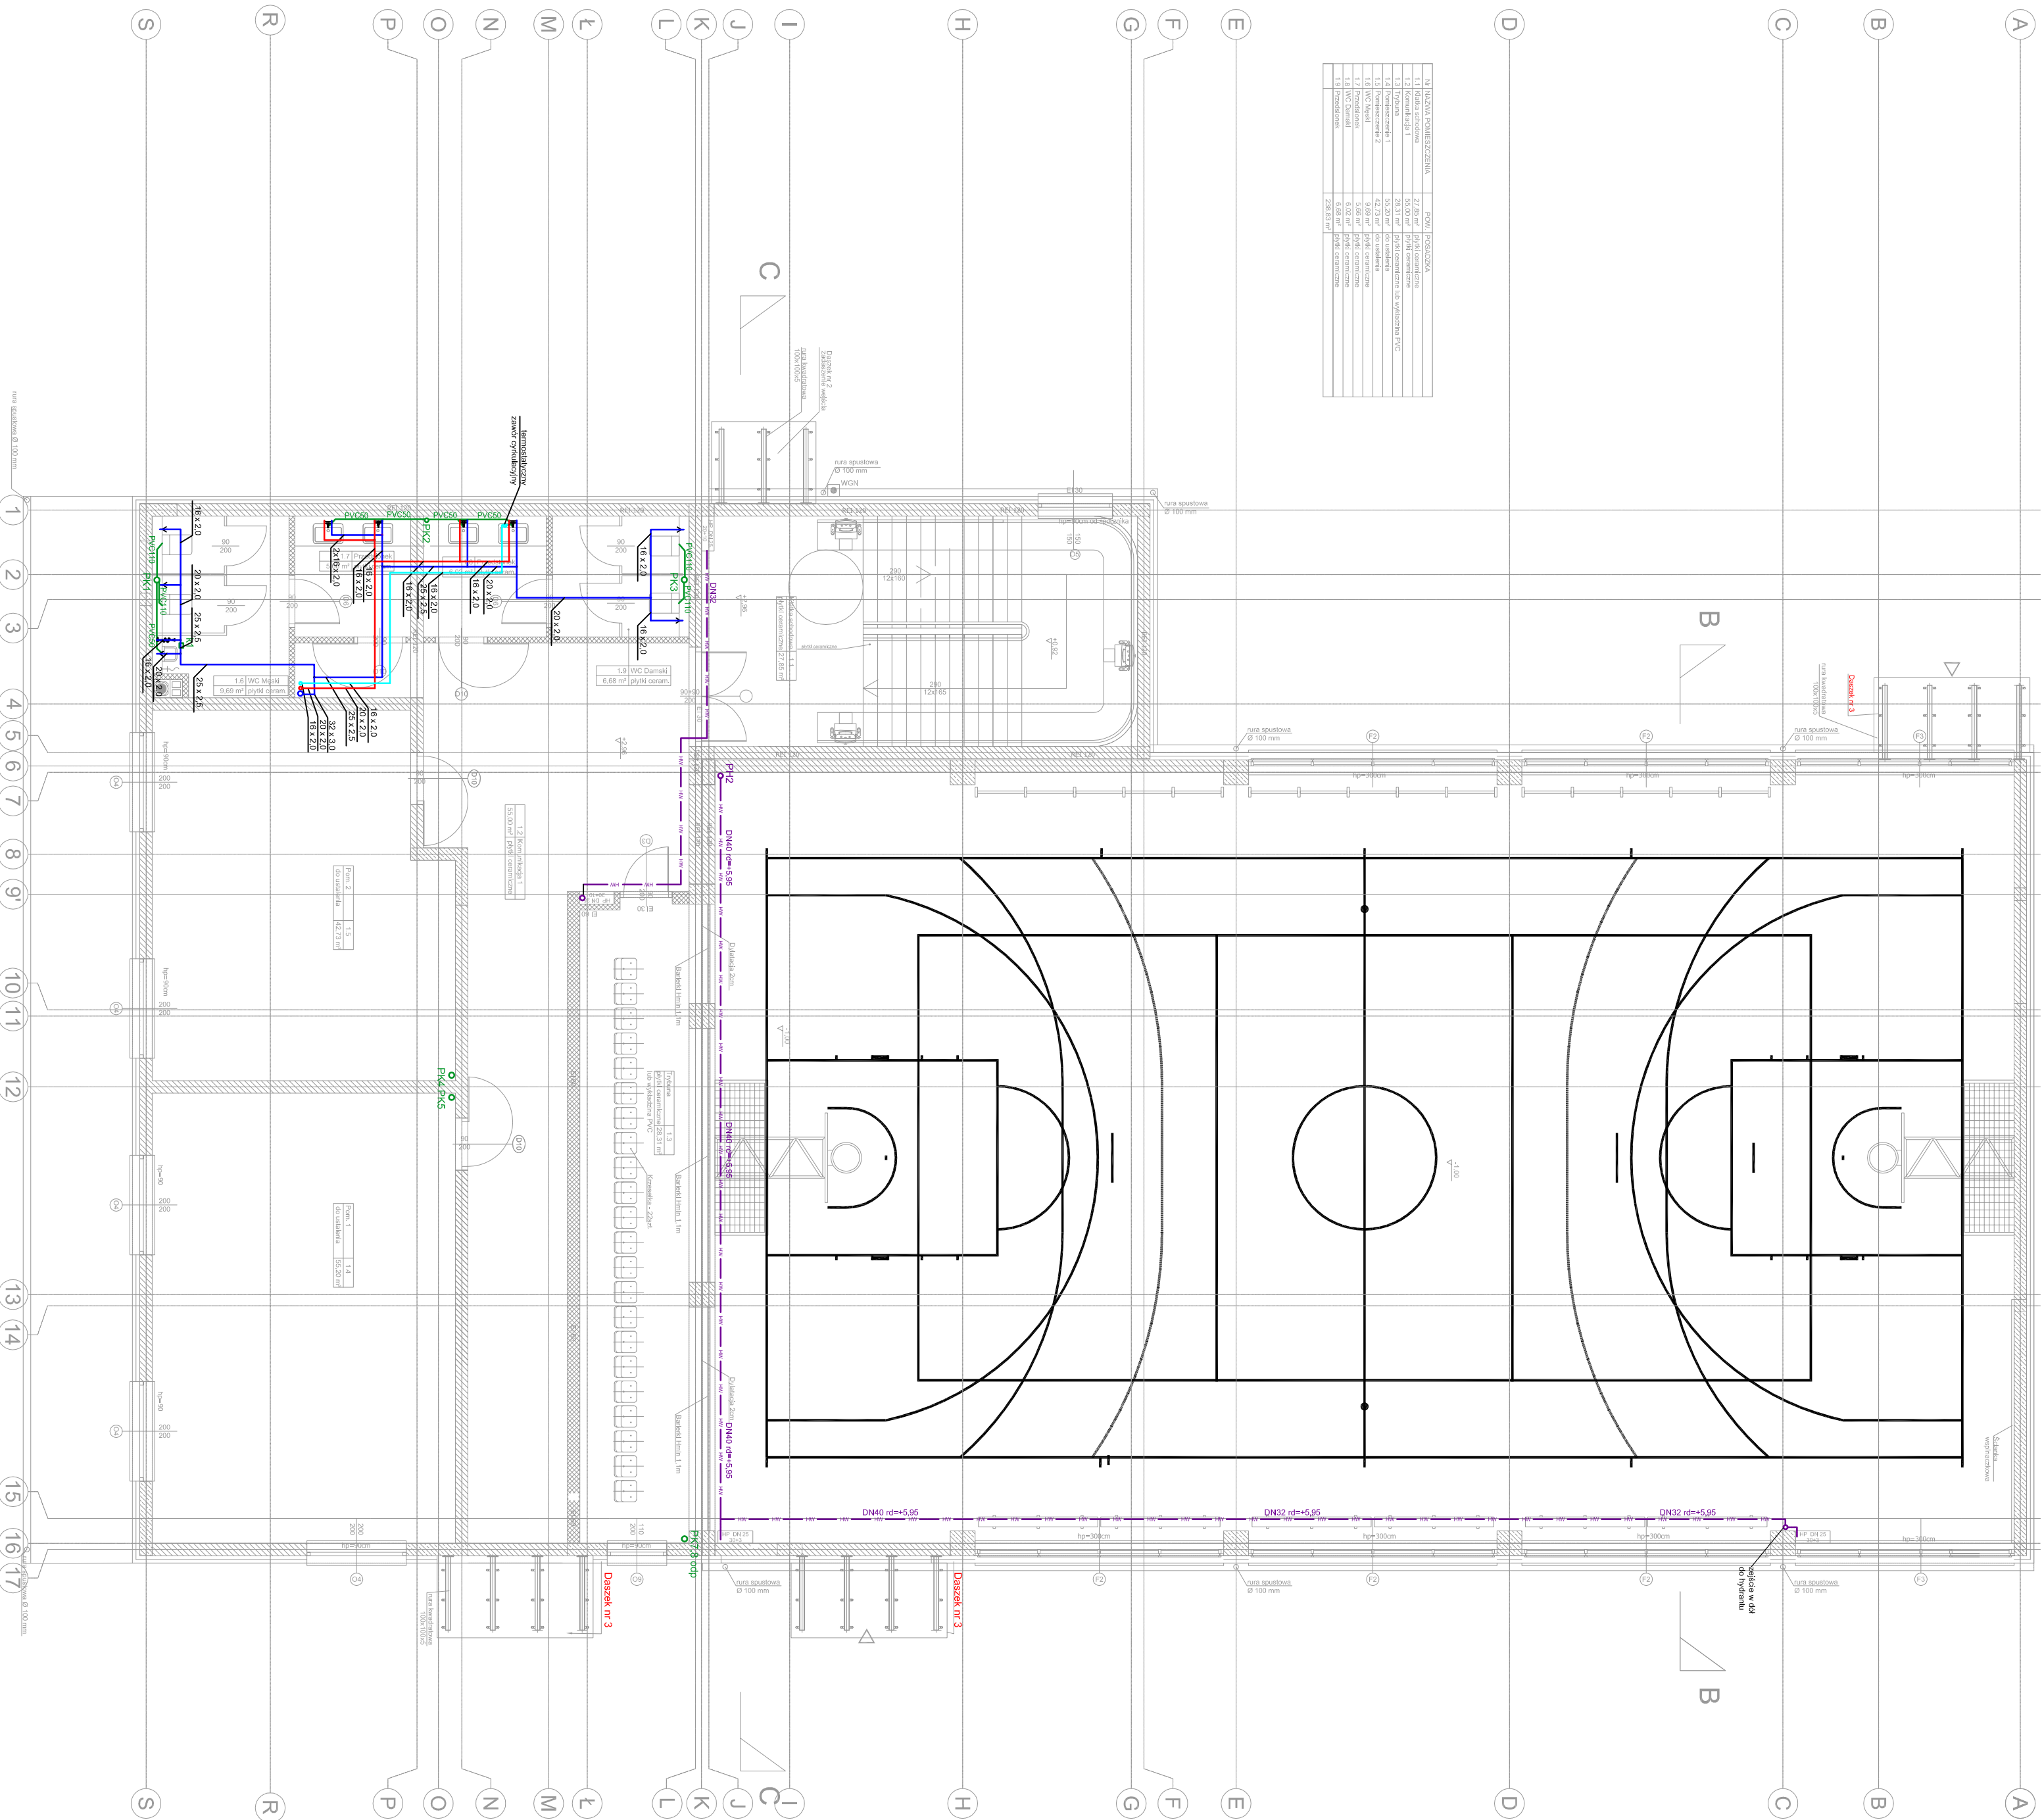

INSTALACJA WODI ZIMNEJ
INSTALACJA WODI CIEPŁEJ
INSTALACJA WODI OTRUJLIWIEJ
INSTALACJA KAN. ŚM. I PŁ. PODPOSADKOWEJ
INSTALACJA KANALIZACJI ŚM. I PŁ. I
INSTALACJA KANALIZACJI DESZCZOWEJ

FDELITA PIOTR FROSTĘGA
30-605 Kraków, ul. Fredry 4F/14

Bemerkungen:	IME (NAZINISKO)	NR UPF:	POBIS:
INSTALACJE KABLOW PROBLEM	mgr inż. Leszek Chyba-Wid	upr. 9/9/2001	
INSTALACJE KABLOW PROBLEM	mgr inż. Marek Kujawa	upr. 14/4/2001	POBIS: 09

[illegible]

INWESTOR:
GMINA ŁAŃCUT
ul. MICKIEWICZA 2a
37-100 ŁAŃCUT

BRANŻA: INSTALACJE SANITARNE		FACJA: STAGE PB		DATA / DATE: 09.2019	
CZAS PRACY: DRAWING DATE: RZUT PIĘTRA. INSTALACJA WOD-KAN.		SCALE: 1:100		NOT PROJANT: PROJEKT No:	
NAZWA RYSUNKU: DRAWING No: WK-02					