


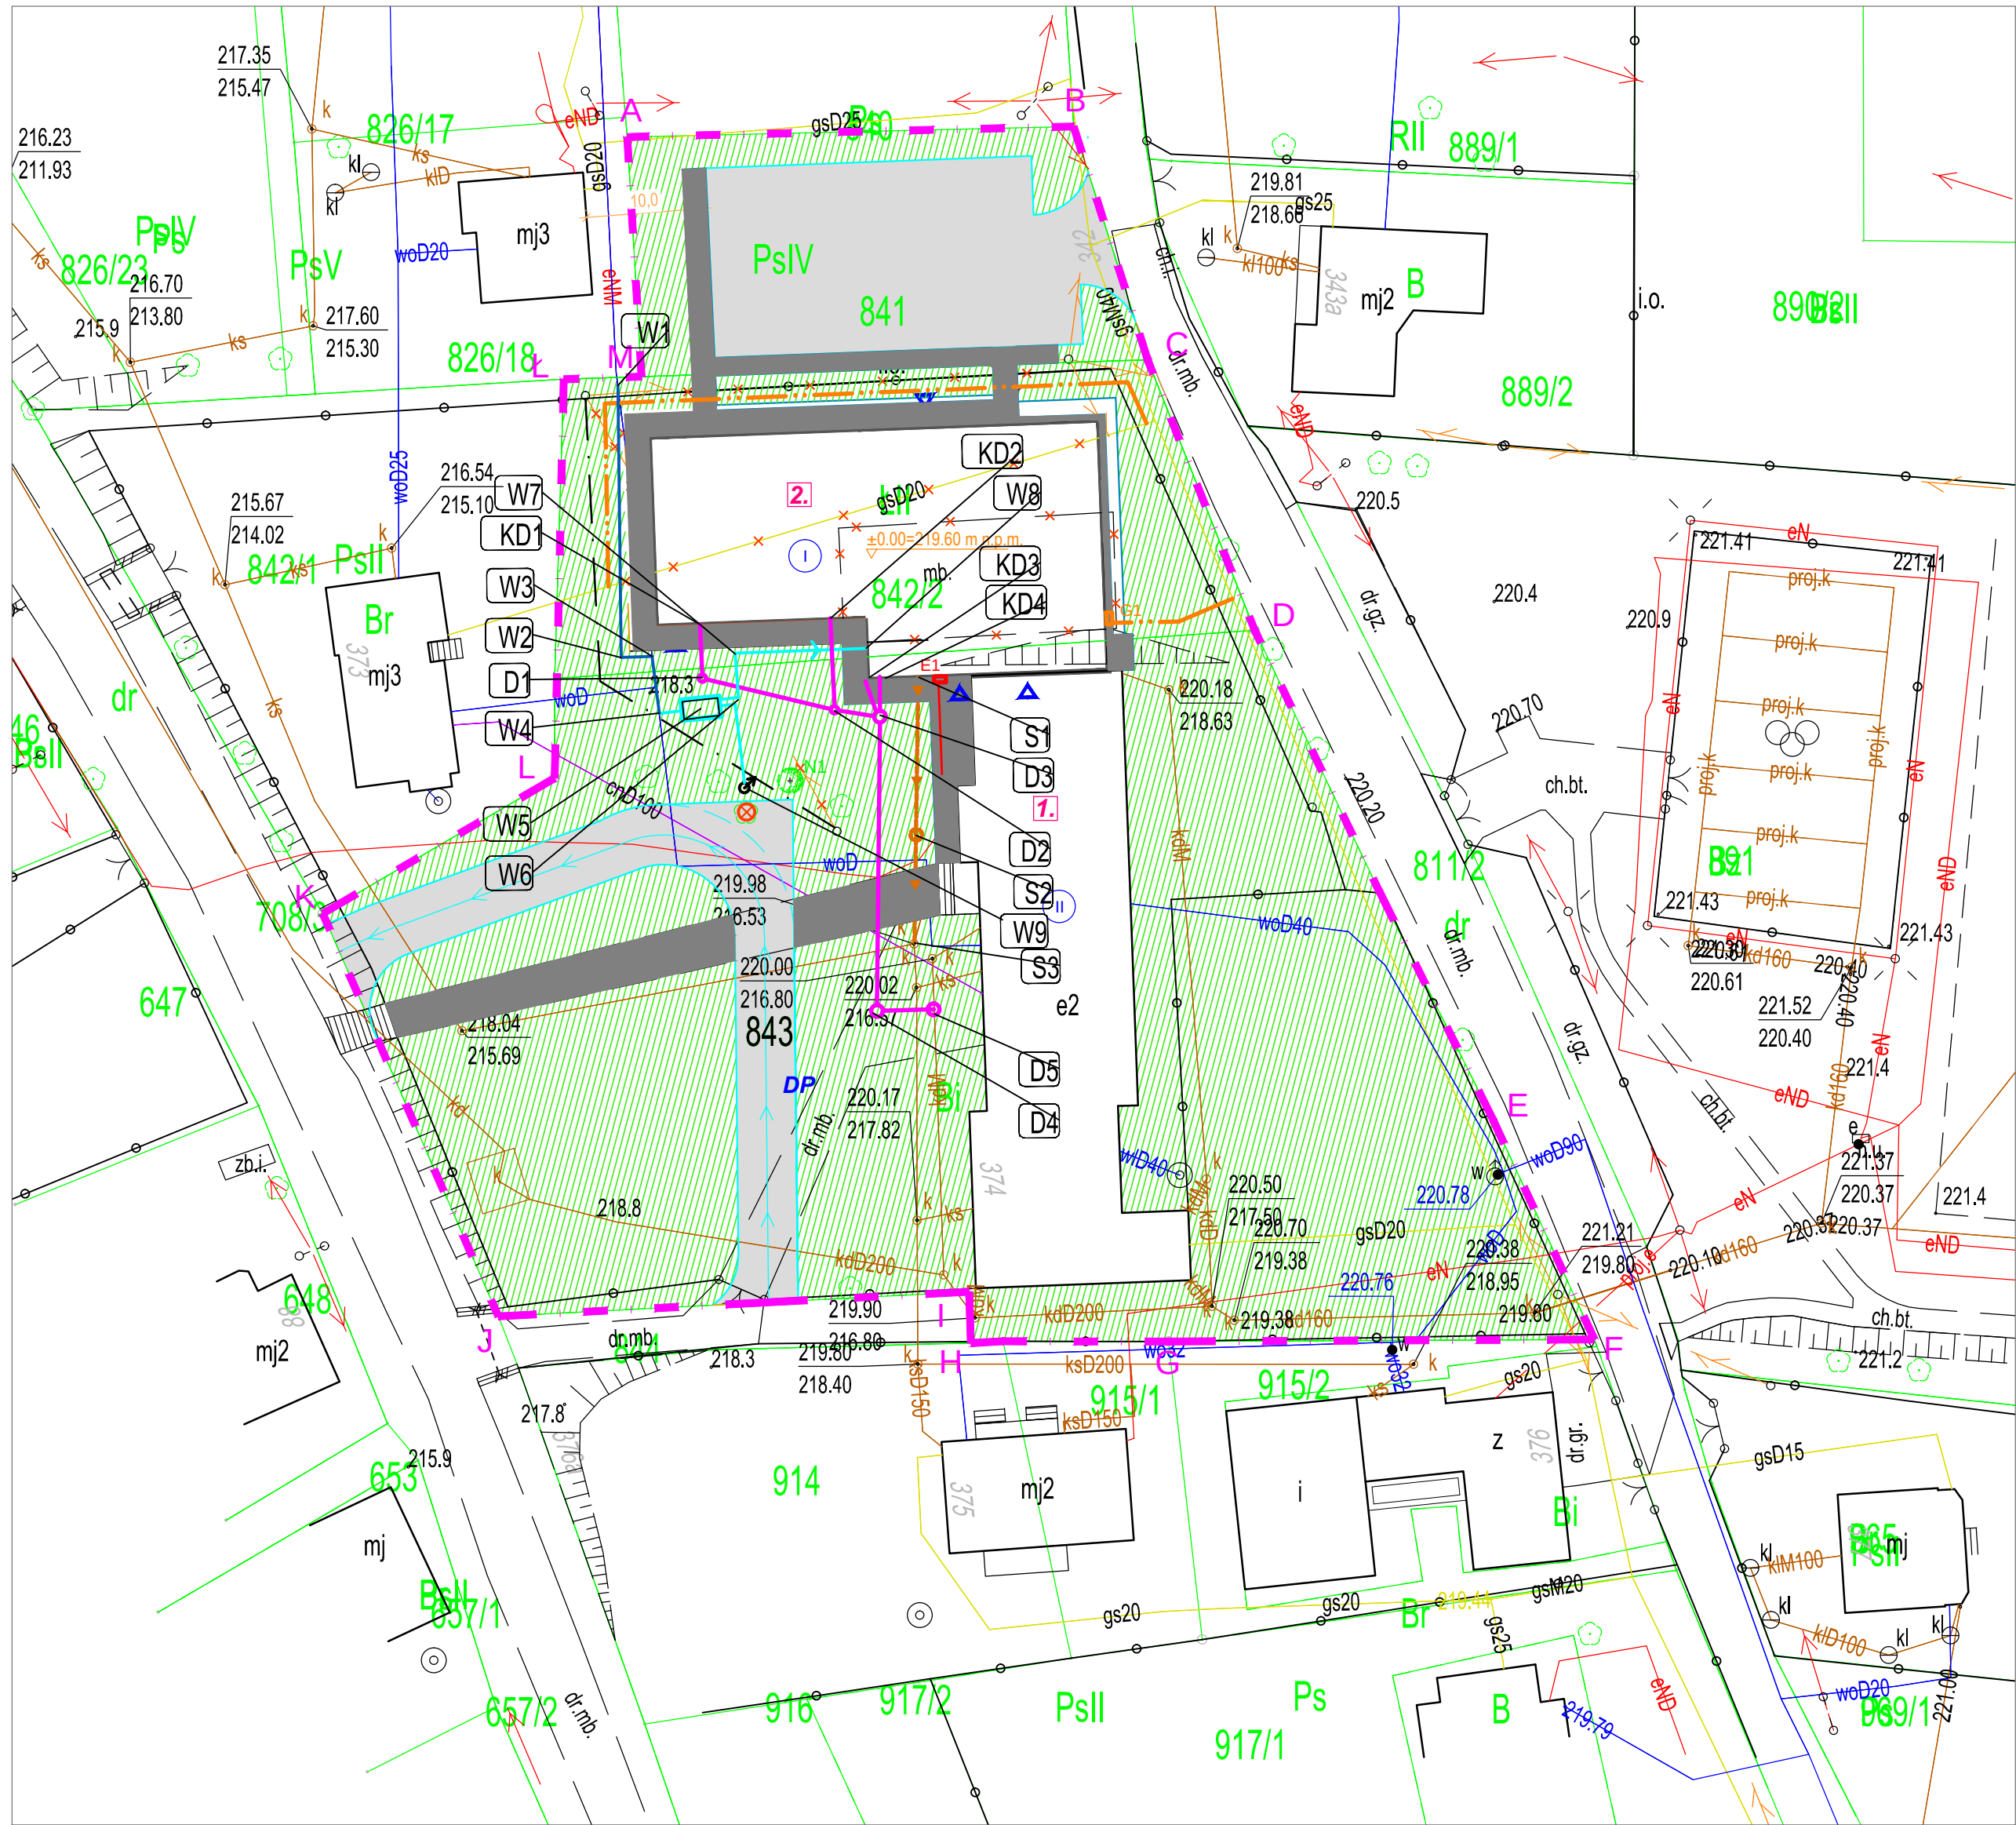

MAPA DO CELÓW PROJEKTOWYCH
skala mapy 1:500

Nazwa miejscowości: ROGÓŻNO

Identyfikator i nazwa jednostki ewid.: 181004_2 Łańcut

Identyfikator i nazwa obrębu ewid.: 0007 Rogóżno

Układ współrzędnych płaskich prostokątnych: 2000/7

Układ wysokości: Kronsztadt '86

Granice obszaru aktualizacji oznaczono linią: ---

Data opracowania mapy: 09.08.2019

Inf. o służebnościach gruntowych: nie stwierdzono dla dz. 841, 842/2, 843

Mapa wydrukowana przez Usługi Geodezyjne inż. Mateusz Czajka

Licencja nr: GN-K.6642.1751.2019_1810_K05

Id. zgłoszenia: GN-K.6642.1751.2019

Usługi Geodezyjne inż. Mateusz Czajka
37-100 Łańcut, Wysoka 374c
NIP 815-171-26-13 Regon 181093751
www.geodeta-lancut.pl
tel. 693 218 794

GEODETA UPRAWNIONY
inż. Paweł Baran
Upr. nr 20389

imię i nazwisko lub nazwa podmiotu, który wykonał mapę
oraz podpis osoby reprezentującej ten podmiot

imię i nazwisko, numer świadectwa nadania
uprawnien geodety oraz jego podpis

Arkusz: 7.125.33.02.1.2 - 2.1
7.125.33.02.1.4 - 2.3

Świadcza się, że niniejszy dokument został opracowany
w wyniku prac geodezyjnych i kartograficznych, których rezultatem
zawiera opis techniczny i plany, które zostały opracowane na podstawie
państwowego zasobu geodezyjnego i kartograficznego.

Organ prowadzący państwowy zasób
geodezyjny i kartograficzny
Identyfikator ewidencyjny mianownika
zasobu - operatu technicznego
Data wpisania operatu technicznego
do ewidencji mianowników zasobu
Imię, nazwisko i podpis osoby
reprezentującej organ

STAROSTA ŁAŃCUCKI
P.1810.2019.20389
2019-10-23

STAROSTWO POWIATOWE
w ŁAŃCUCIE
37-100 ŁAŃCUT; ul. Mickiewicza 2
tel. 225-77-97 centrex 274

Sprawdzone z zasobem PODGİK w Łańcucie:
- wniesiono projektowane, uzgodnione lokalizacje
i trasy urządzeń podziemnych
- na powyższym terenie brak projektowanych sieci
- (nie) występują tereny zmierzowane
- (nie) występują złoża surowców mineralnych

Łańcut, dnia 23 PAŹ. 2019 r. GN-K.6642.1751.2019

inż. Mirosław REJMAN
KIEROWNIK REFERATU
Powiatowy Ośrodek Dokumentacji
Geodezyjnej i Kartograficznej

LEGENDA:

A

M

A-M ZAKRES INWESTYCJI

PROJEKTOWANE OBIEKTY:

1.

2.

ISTNIEJĄCY BUDYNEK SZKOŁY PODLEGAJĄCY ROZBUDOWIE - PRZEBUDOWA W ZAKRESIE UTWORZENIA POŁĄCZENIA Z NOWOPROJEKTOWANĄ CZĘŚCIĄ

SALA GIMNASTYCZNA Z ZAPLECZEM SOCJALNYM - PROJEKTOWANA ROZBUDOWA

PROJEKTOWANE RZĘDNE TERENU (M N.P.M.)

PROJEKTOWANA RZĘDNA ±0,00 BUDYNKU (M N.P.M.)

PROJEKTOWANE NAWIERZCHNIE:

NAWIERZCHNIA Z KOSTKI BRUKOWEJ - PROJ. DOJŚCIA I OPASKA WOKÓŁ BUDYNKU

NAWIERZCHNIA Z KOSTKI BRUKOWEJ - PROJ. DROGI WEWNĘTRZNE

PROJEKTOWANA NAWIERZCHNIA TRAWIASTA

Projektowany krawężnik betonowy

Projektowane obrzeże betonowe

Projektowane skarpowanie terenu

PROJEKTOWANA ZIELEŃ:

1

N1

1 DRZEWO PRZEZNACZONE DO LIKWIDACJI

N1 PROJEKTOWANE NASADZONE DRZEWIA

ZEWNETRZNA INSTALACJA GAZOWA

projektowana zewnętrzna instalacja gazowej

demontaż odcinka zewnętrznej instalacji gazowej

projektowana skrzynka gazowa na proj. budynku

KANALIZACJA SANITARNA

projektowana zewnętrzna instalacja kanalizacji sanitarnej

projektowane przyłącze kanalizacji sanitarnej

WODA

projektowana przeładnia sieci wodociągowej

demontaż odcinka zewnętrznej sieci wodociągowej

projektowana instalacja wodociągowa

projektowane przyłącze wodociągowe

KANALIZACJA DESZCZOWA

projektowana zewnętrzna instalacja kanalizacji deszczowej

projektowane przyłącze kanalizacji deszczowej

ZEWNETRZNA INSTALACJA ELEKTRYCZNA

projektowany zewnętrzny odcinek instalacji elektrycznej

projektowana skrzynka elektryczna na proj. budynku

SIEĆ TELEKOMUNIKACYJNA

Rozbiórka istniejącej sieci telekomunikacyjnej

Rozbiórka istniejącej sieci telekomunikacyjnej naziemnej

Projektowana sieć telekomunikacyjna

Projektowany rurociąg kablowy sieci telekomunikacyjnej

BIURO PROJEKTOWE:			
FDELITA PIOTR FROSZĘGA			
30-605 Kraków, ul. Fredy 4F/14			
BRANŻA: INSTALACJE SANITARNE projektant:	IMIĘ I NAZWISKO mgr inż. Leszek Chmielewski	NR UPR. upr. 95/2001	FCDPR:
BRANŻA: INSTALACJE SANITARNE opracowywujący:	mgr inż. Marek Kuleza	upr. MAP/0018/POC/09	
TEMAT: ROZBUDOWA ORAZ PRZEBUDOWA BUDYNKU ZESPÓŁU SZKÓŁ W ROGÓŻNIE POLEGAJĄCA NA BUDOWIE SALI GIMNASTYCZNEJ ORAZ ZAPLECZA SOCJALNEGO WRAZ Z WEWNĘTRZNYMI INSTALACJAMI (ELEKTRYCZNA, CENTRALNEGO OGRZEWANIA, WODOCIEGOWA, GAZOWA, KANALIZACJA SANITARNA, WENTYLACJA MECHANICZNA) ORAZ ZAGOSPODAROWANIE TERENU OBEJMUJĄCE ROZBIÓRKĘ ORAZ BUDOWĘ PRZYŁĄCZA GAZOWEGO, BUDOWĘ ZEWNETRZNEJ INSTALACJI KANALIZACJI SANITARNEJ, ZEWNETRZNĄ INSTALACJĘ ELEKTRYCZNĄ, ROZBIÓRKĘ ORAZ BUDOWĘ PRZYŁĄCZA WODOCIEGOWEGO, BUDOWĘ WEWNĘTRZNEJ INSTALACJI KANALIZACJI DESZCZOWEJ, BUDOWĘ WEWNĘTRZNEGO UKŁADU KOMUNIKACYJNEGO, DOJŚCIA, ZŁĄCZU PUBLICZNEGO, ROZBIÓRKĘ ORAZ BUDOWĘ SIECI TELETECHNICZNEJ NA ODCINKACH 841, 842, 843 W MIEJSCOWOŚCI ROGÓŻNO, GMINA ŁAŃCUT			
INWESTOR: INWESTOR: GMINA ŁAŃCUT ul. MICKIEWICZA 2a 37-100 ŁAŃCUT			
BRANŻA: BRANŻA: NADZORCA: NADZORCA:	INSTALACJE SANITARNE	FAZA: STADIUM PB	DATA / DATE: 09.2019
NAMOWA RYSUNKU: DRAWING NAME:		SKALA: SCALE:	NR PROJEKTU: PROJECT NO:
ZAGOSPODAROWANIE TERENU.		NUMER RYSUNKU: DRAWING NO: Z-01	