


RZUT PARTERU

Nr	Nazwa pomieszczenia	Pow.	Posadzka
0.1	Komunikacja 1	9.11 m ²	płytki ceramiczne
0.2	Komunikacja 2	50.54 m ²	płytki ceramiczne
0.3	Lazienka dla niepełnych	6.29 m ²	płytki ceramiczne
0.4	Kuchnia kuchenna	27.82 m ²	płytki ceramiczne
0.5	Sala gimnastyczna	404.02 m ²	nawierzchnia sportowa powierzchniowo-sprężysta
0.6	Magazyn sportowy	11.83 m ²	wykład. homop. PVC
0.7	WC Damski	3.26 m ²	płytki ceramiczne
0.8	WC Męski	3.26 m ²	płytki ceramiczne
0.9	Lazienka	4.81 m ²	płytki ceramiczne
0.10	Pokój naucz. WF-u	5.82 m ²	wykład. homop. PVC
0.11	Pom. gospod.	7.39 m ²	płytki ceramiczne
0.12	Szatnia mekka	19.39 m ²	wykład. homop. PVC
0.13	Umrywalka + natryski	19.88 m ²	płytki ceramiczne
0.14	WC	6.07 m ²	płytki ceramiczne
0.15	WC	6.07 m ²	płytki ceramiczne
0.16	Umrywalka + natryski	19.88 m ²	płytki ceramiczne
0.17	Szatnia damska	14.54 m ²	wykład. homop. PVC
0.18	Kuchnia	17.35 m ²	płytki ceramiczne
		636.73 m ²	

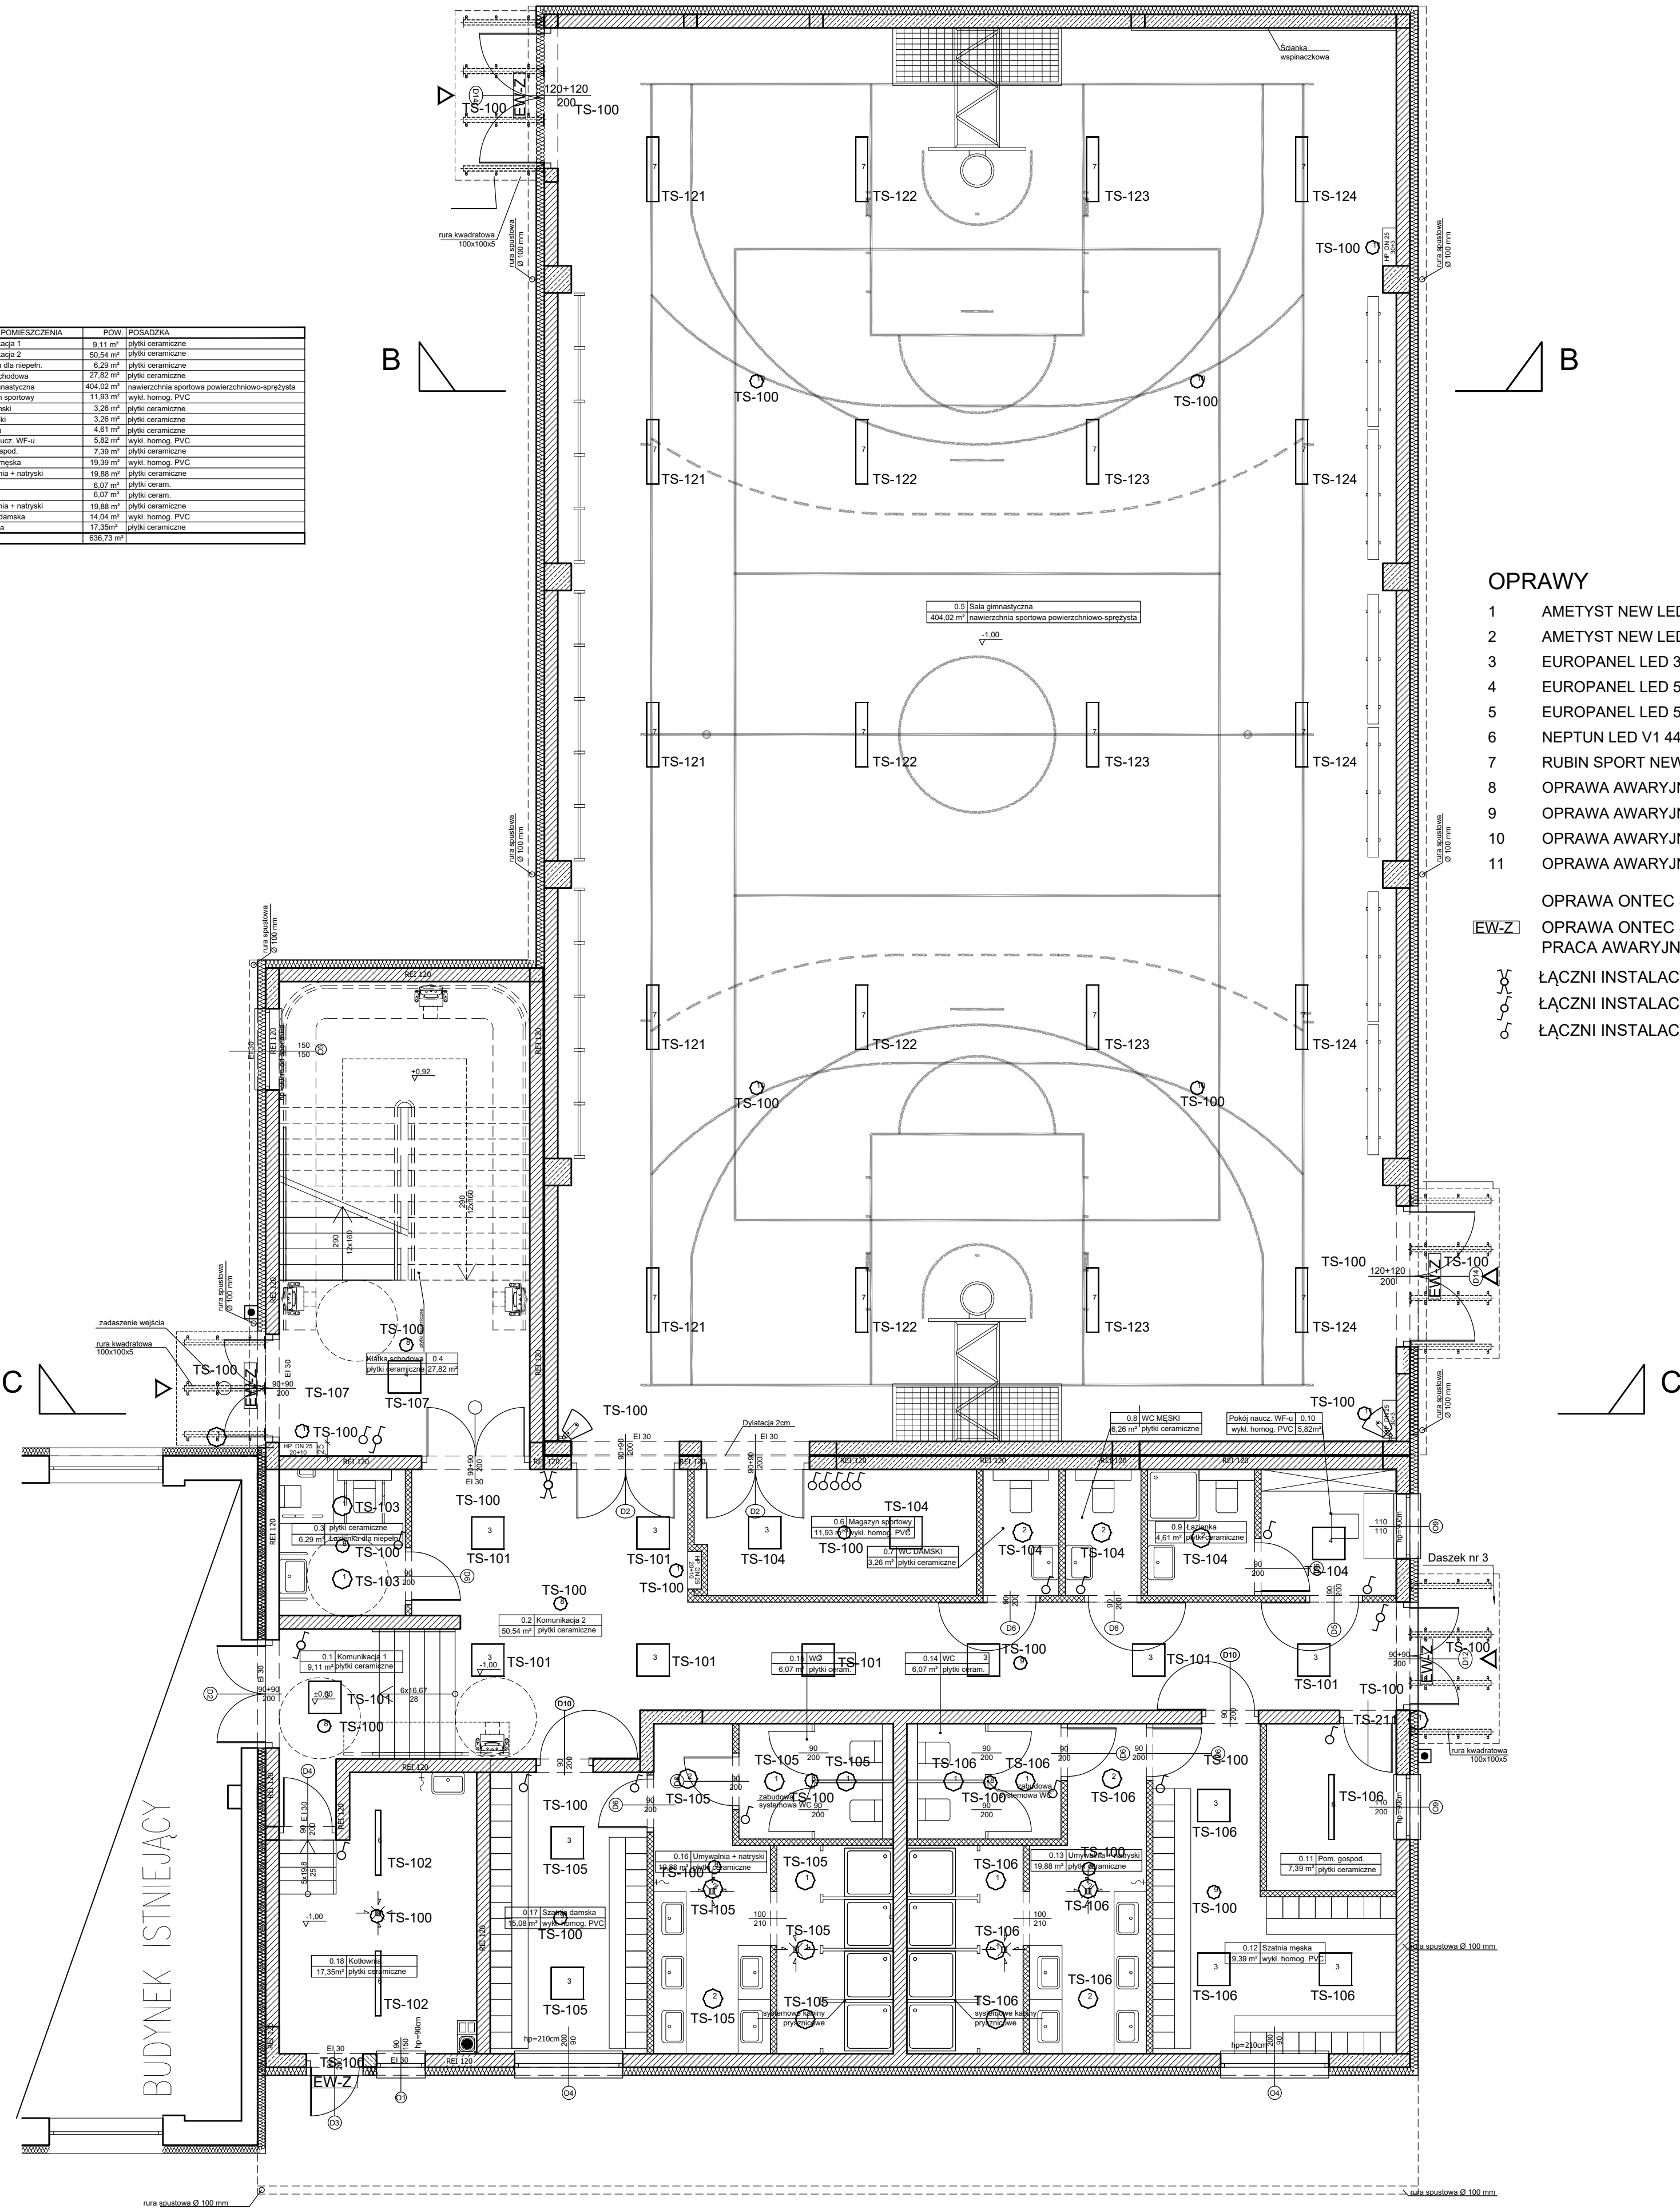

OPRAWY

- 1 AMETYST NEW LED 3000LM PC E IP65 840 LUB RÓWNOWAŻNA
- 2 AMETYST NEW LED 4000LM PC E IP65 840 LUB RÓWNOWAŻNA
- 3 EUROPANEL LED 3800LM MICRO-PRM E 34 IP44 840 600X600 LUB RÓWNOWAŻNA
- 4 EUROPANEL LED 5800LM MICRO-PRM E 34 IP44 840 600X600 LUB RÓWNOWAŻNA
- 5 EUROPANEL LED 5800LM MICRO-PRM E 34 IP44 840 1200X300 LUB RÓWNOWAŻNA
- 6 NEPTUN LED V1 4400LM PC-T E IP65 840 / L-1200 LUB RÓWNOWAŻNA
- 7 RUBIN SPORT NEW LED 16000LM MICRO-PRM KR E 34 840 LUB RÓWNOWAŻNA
- 8 OPRAWA AWARYJNA 1h ITECH M2 LUB RÓWNOWAŻNA
- 9 OPRAWA AWARYJNA 1h ITECH C1 LUB RÓWNOWAŻNA
- 10 OPRAWA AWARYJNA 1h ITECH M5 LUB RÓWNOWAŻNA
- 11 OPRAWA AWARYJNA 1h ITECH F2 LUB RÓWNOWAŻNA

OPRAWA ONTEC S E1 Z AUTOTESTEM, PRACA AWARYJNA 1h.
OPRAWA ONTEC S M2 102 COLD Z AUTOTESTEM,
PRACA AWARYJNA 1h. DO STOWARIANIA ZEWNĘTRZNEGO

- ŁĄCZNI INSTALACYJNY KRZYŻOWY
- ŁĄCZNI INSTALACYJNY SCHODOWY
- ŁĄCZNI INSTALACYJNY JEDNOBIEGUNOWY

BUDOWA PRZEBUDOWA BUDYNKU ZESPÓŁU SZKÓŁ W RÓGÓŹNIE POLEGAJĄCA NA BUDOWIE SALI GIMNASTYCZNEJ ORAZ ZAPLECZA SOCJALNEGO WRAZ Z WEWNĘTRZNYMI INSTALACJAMI ELEKTRYCZNA, CENTRALNEGO OGRZEWANIA, WODOCIAĞOWA, GAZOWA, KANALIZACJA SANITARNEJ, WENTYLACJI MECHANICZNEJ, ORAZ ZAGOSPODAROWANIE TERENU OBEJMUJĄCE ROZBIÓRKĘ ORAZ BUDOWĘ PRZYŁĄCZA GAZOWEGO, BUDOWĘ ZEWNĘTRZNEJ INSTALACJI KANALIZACJI SANITARNEJ, ZEWNĘTRZNA INSTALACJA ELEKTRYCZNA, ROZBIÓRKĘ ORAZ BUDOWĘ PRZYŁĄCZA WODOCIAĞOWEGO, BUDOWĘ ZEWNĘTRZNEJ INSTALACJI KANALIZACJI DESZCZOWEJ, BUDOWĘ WEWNĘTRZNEGO UKŁADU KOMUNIKACYJNEGO, DOJŚCIA, ZJAZDU PUBLICZNEGO, ROZBIÓRKĘ ORAZ BUDOWĘ SIECI TELETECHNICZNEJ NA DZIAŁKACH 841, 842/2, 843 W MIEJSCOWOŚCI RÓGÓŹNO, GMINA ŁAŃCUT			
INWESTOR: GMINA ŁAŃCUT ul. Mickiewicza 2a 37-100 ŁAŃCUT			
BRANŻA: ELEKTRYCZNA		STADIUM: PB	DATA / DATUM: 09.2019
NAZWA RYSUNKU: PLAN INSTALACJI OŚWIETLENIA PARTER		SKALA: 1:50	NUMER RYSUNKU: E-2