


RZUT I PIĘTRA

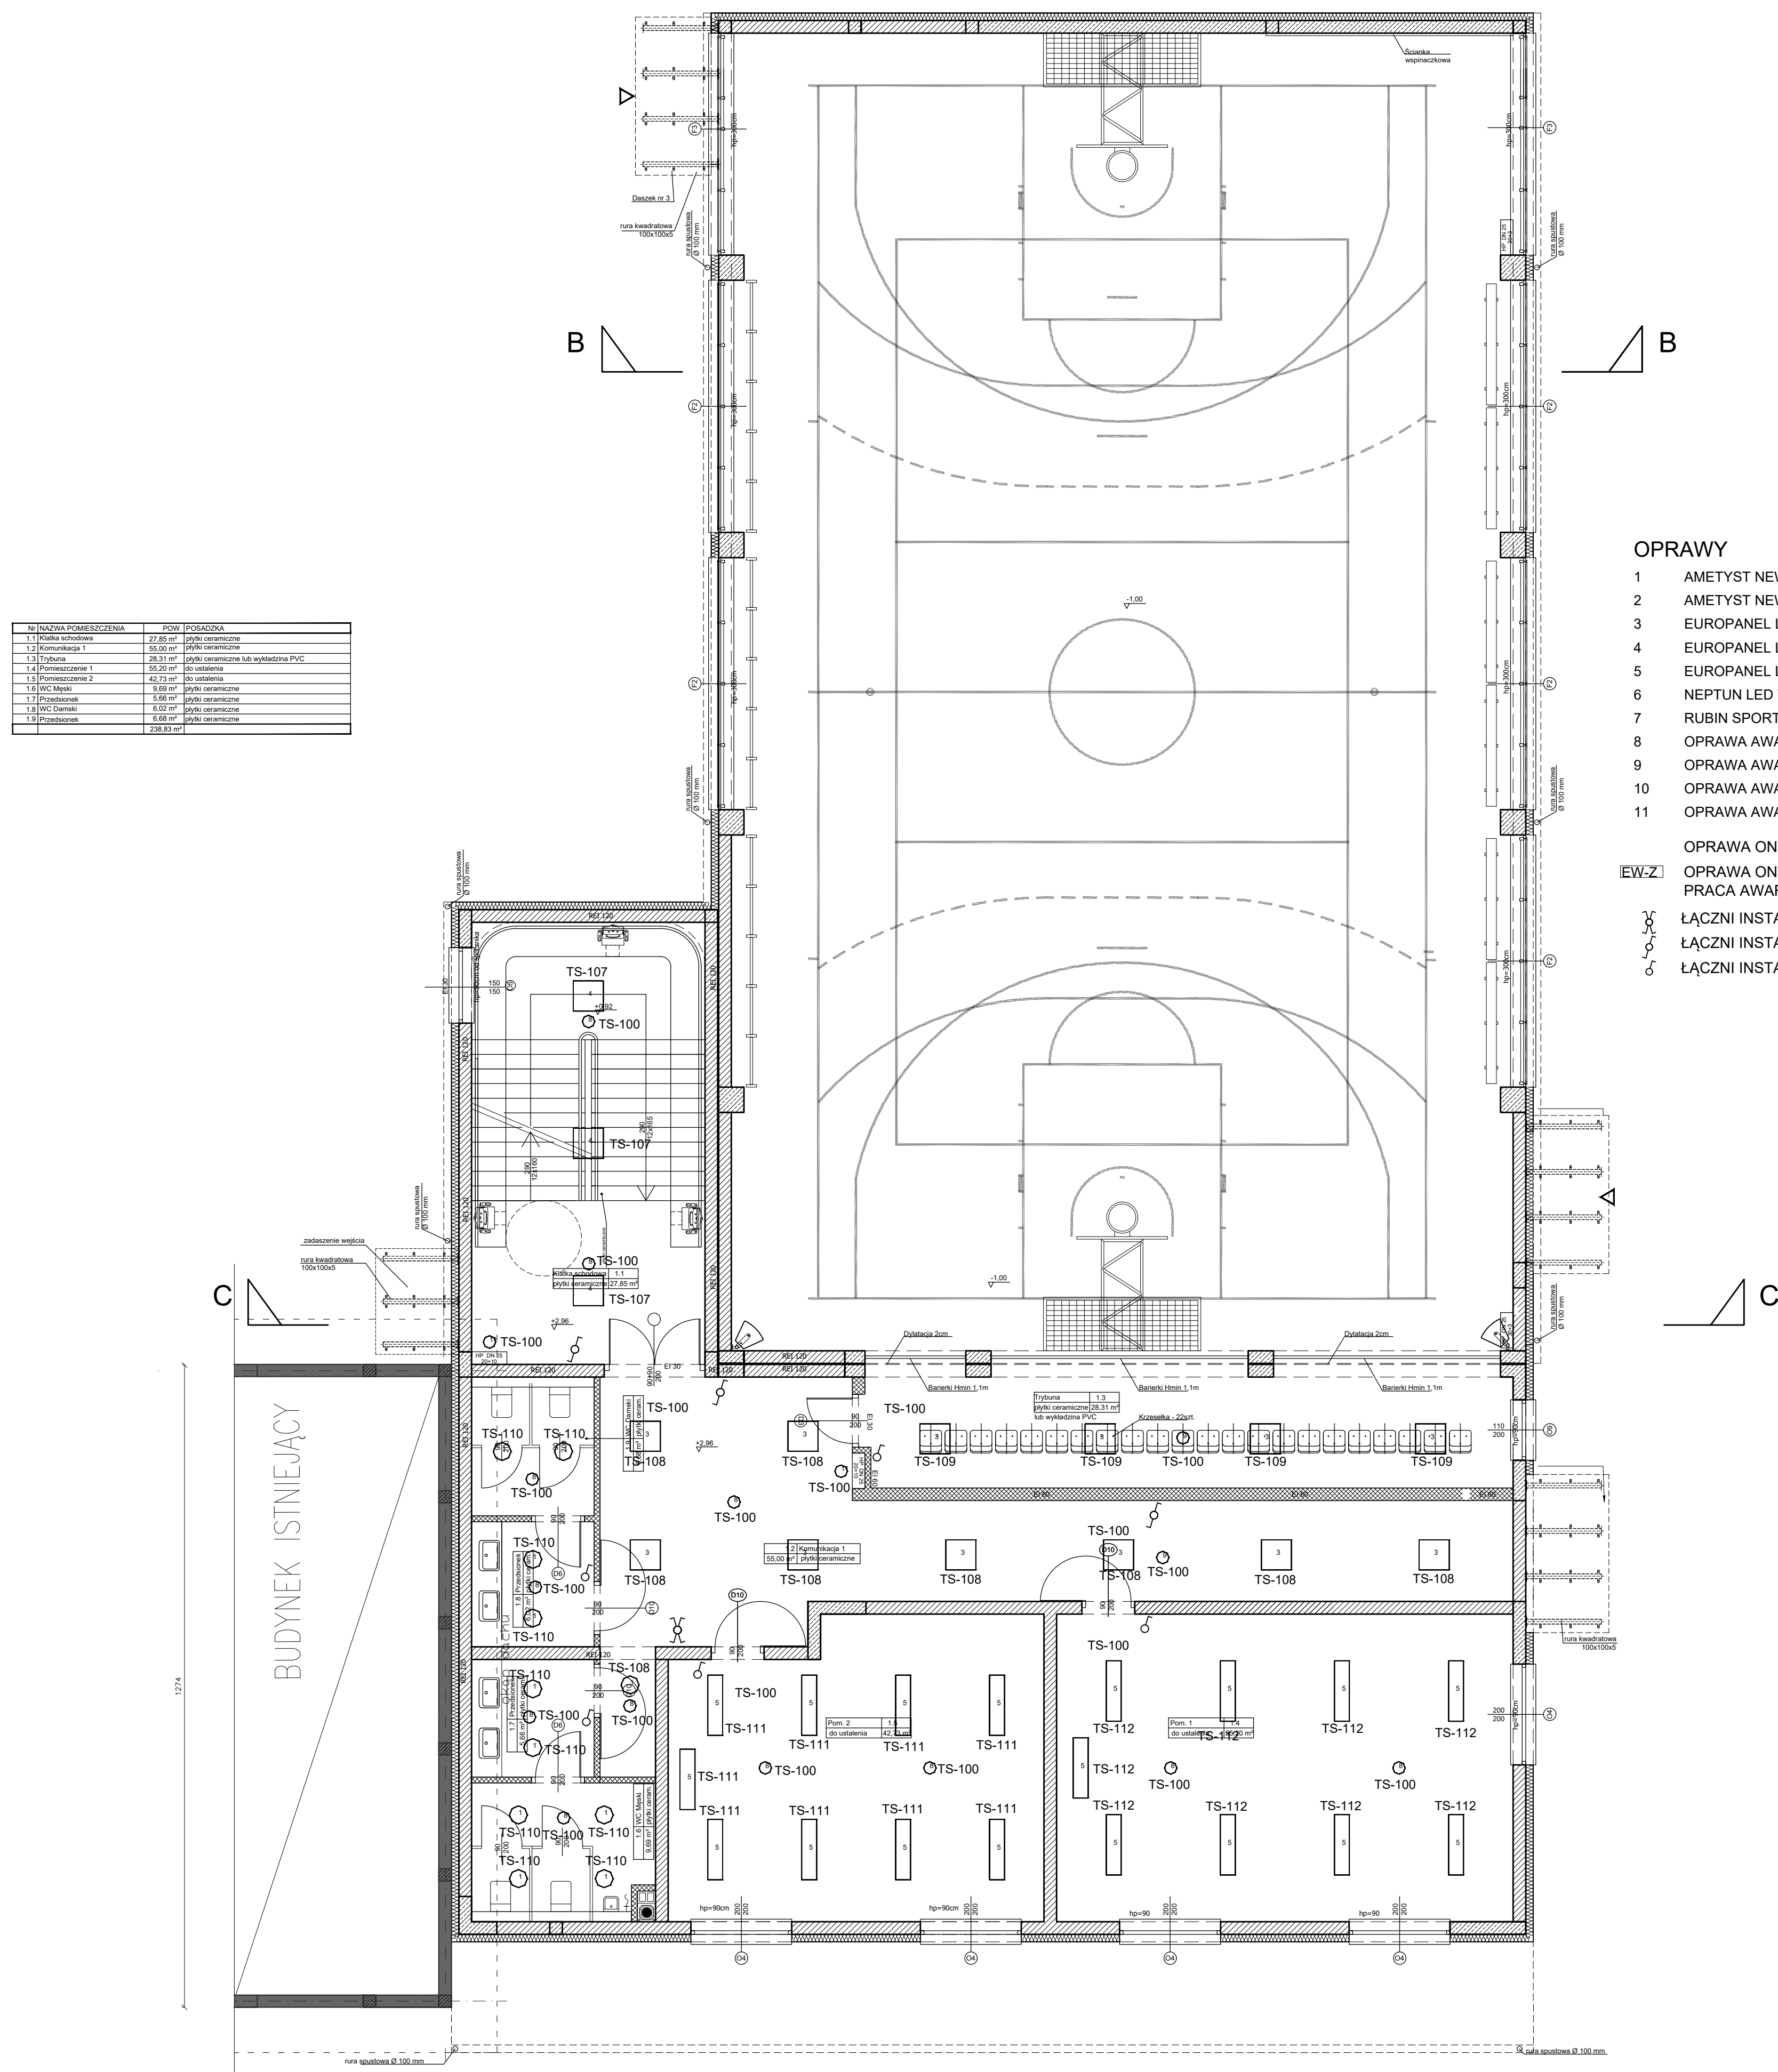

OPRAWY

- | | |
|----|--|
| 1 | AMETYST NEW LED 3000LM PC E IP65 840 LUB RÓWNOWAŻNA |
| 2 | AMETYST NEW LED 4000LM PC E IP65 840 LUB RÓWNOWAŻNA |
| 3 | EUROPANEL LED 3800LM MICRO-PRM E 34 IP44 840 600X600 LUB RÓWNOWAŻNA |
| 4 | EUROPANEL LED 5800LM MICRO-PRM E 34 IP44 840 600X600 LUB RÓWNOWAŻNA |
| 5 | EUROPANEL LED 5800LM MICRO-PRM E 34 IP44 840 1200X300 LUB RÓWNOWAŻNA |
| 6 | NEPTUN LED V1 4400LM PC-T E IP65 840 / L-1200 LUB RÓWNOWAŻNA |
| 7 | RUBIN SPORT NEW LED 16000LM MICRO-PRM KR E 34 840 LUB RÓWNOWAŻNA |
| 8 | OPRAWA AWARYJNA 1h ITECH M2 LUB RÓWNOWAŻNA |
| 9 | OPRAWA AWARYJNA 1h ITECH C1 LUB RÓWNOWAŻNA |
| 10 | OPRAWA AWARYJNA 1h ITECH M5 LUB RÓWNOWAŻNA |
| 11 | OPRAWA AWARYJNA 1h ITECH F2 LUB RÓWNOWAŻNA |

OPRAWA ONTEC S E1 Z AUTOTESTEM, PRACA AWARYJNA 1h.

EW-Z OPRAWA ONTEC S M2 102 COLD Z AUTOTESTEM,
PRACA AWARYJNA 1h. DO STSOWANIA ZEWNĘTRZNEGO

ŁĄCZNI INSTALACYJNY KRZYŻOWY

ŁĄCZNI INSTALACYJNY SCHODOWY

ŁĄCZNI INSTALACYJNY JEDNOBIEGUNOWY

Nr	NAZWA POMIESZCZENIA	POW.	POSADZAK
1.1	Klatka schodowa	27,85 m ²	plytki ceramiczne
1.2	Komunikacja 1	55,00 m ²	plytki ceramiczne
1.3	Trybuna	26,31 m ²	plytki ceramiczne lub wykladzina PVC
1.4	Pomieszczenie 1	55,20 m ²	do ustalenia
1.5	Pomieszczenie 2	42,73 m ²	do ustalenia
1.6	WC Mężczy	0,69 m ²	plytki ceramiczne
1.7	Przedsiönek	5,66 m ²	plytki ceramiczne
1.8	WC Damski	0,02 m ²	plytki ceramiczne
1.9	Przedsiönek	6,68 m ²	plytki ceramiczne
		238,83 m ²	

BUDOWA PROJEKTYWOWE:			
FDELT1 PIOTR FROSZĘTA			
30-605 Kraków, ul. Fredry 4/14			
Branża: ELEKTRYCZNA (projektant)		IMIĘ I NAZWISKO mgr inż. Bartosz Zoroja	NUMER MAP/0103/PBE/15
Branża: ELEKTRYCZNA (wykonawca)		mgr inż. Stanisław Zoroja	UDZIAŁ UAN Upr. 33390
TEMAT: ROZBUDOWA ORAZ PRZEBUDOWA BUDYNKU ZESPÓŁU SZKÓŁ, W ROGÓŻNIE, POLEGAJĄCA NA BUDOWIE SALI GIMNASTYCZNEJ ORAZ ZAPLECZA SOCJALNEGO WRAZ Z WENETRZNYMI INSTALACJAMI, KANALIZACJĄ, CENTRALNEGO OGRZEWANIA, WODOCIĄGIWIA, GAZÓWIA, KANALIZACJĄ SANITARNĄ, WENTYLACJĄ MECHANICZNĄ, ORAZ ZAGOSPODAROWANIE TERENU OBEJMUJĄCE ROZBÓR ORAZ BUDOWĘ PRZYŁĄCZA GAZOWEGO, BUDOWĘ WENETRZNEJ INSTALACJĄ KANALIZACJĄ SANITARNĄ, ZWZĘTRZANNĄ INSTALACJĘ ELEKTRYCZNĄ, ROZBÓR ORAZ BUDOWĘ PRZYŁĄCZA WODOCIĄGIWIA, BUDOWĘ ZWZĘTRZNEJ INSTALACJI KANALIZACJI DESZCZOWEJ, BUDOWĘ WENETRZNEGO UKŁADU KOMUNIKACYJNEGO, DOJŚCIA, ZŁĄCZA PUBLICZNEGO, ROZBÓR ORAZ BUDOWĘ SIECI TELEFICZNEJ I SIECI KABELOWEJ, ZŁĄCZACH 441, 942/2, 943 W MIEJSCOWOŚCI ROGÓŻNO, GMINA ŁANCUŁT			
INWESTOR: GMINA ŁANCUŁT ul. MICKIEWICZA 2a 37-100 ŁANCUŁT			
BRANŻA: RAZWA WYKON: DRAWING NAME:	ELEKTRYCZNA		DATA / DATE: 09.2019 Faza: STADIUM: 1:50 NUMER DRAWING NO:
PLAN INSTALACJI OŚWIETLENIA		E-3	