

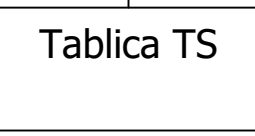
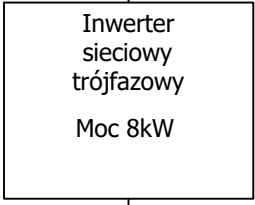
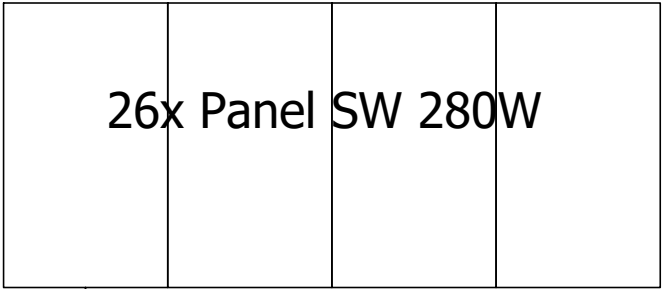
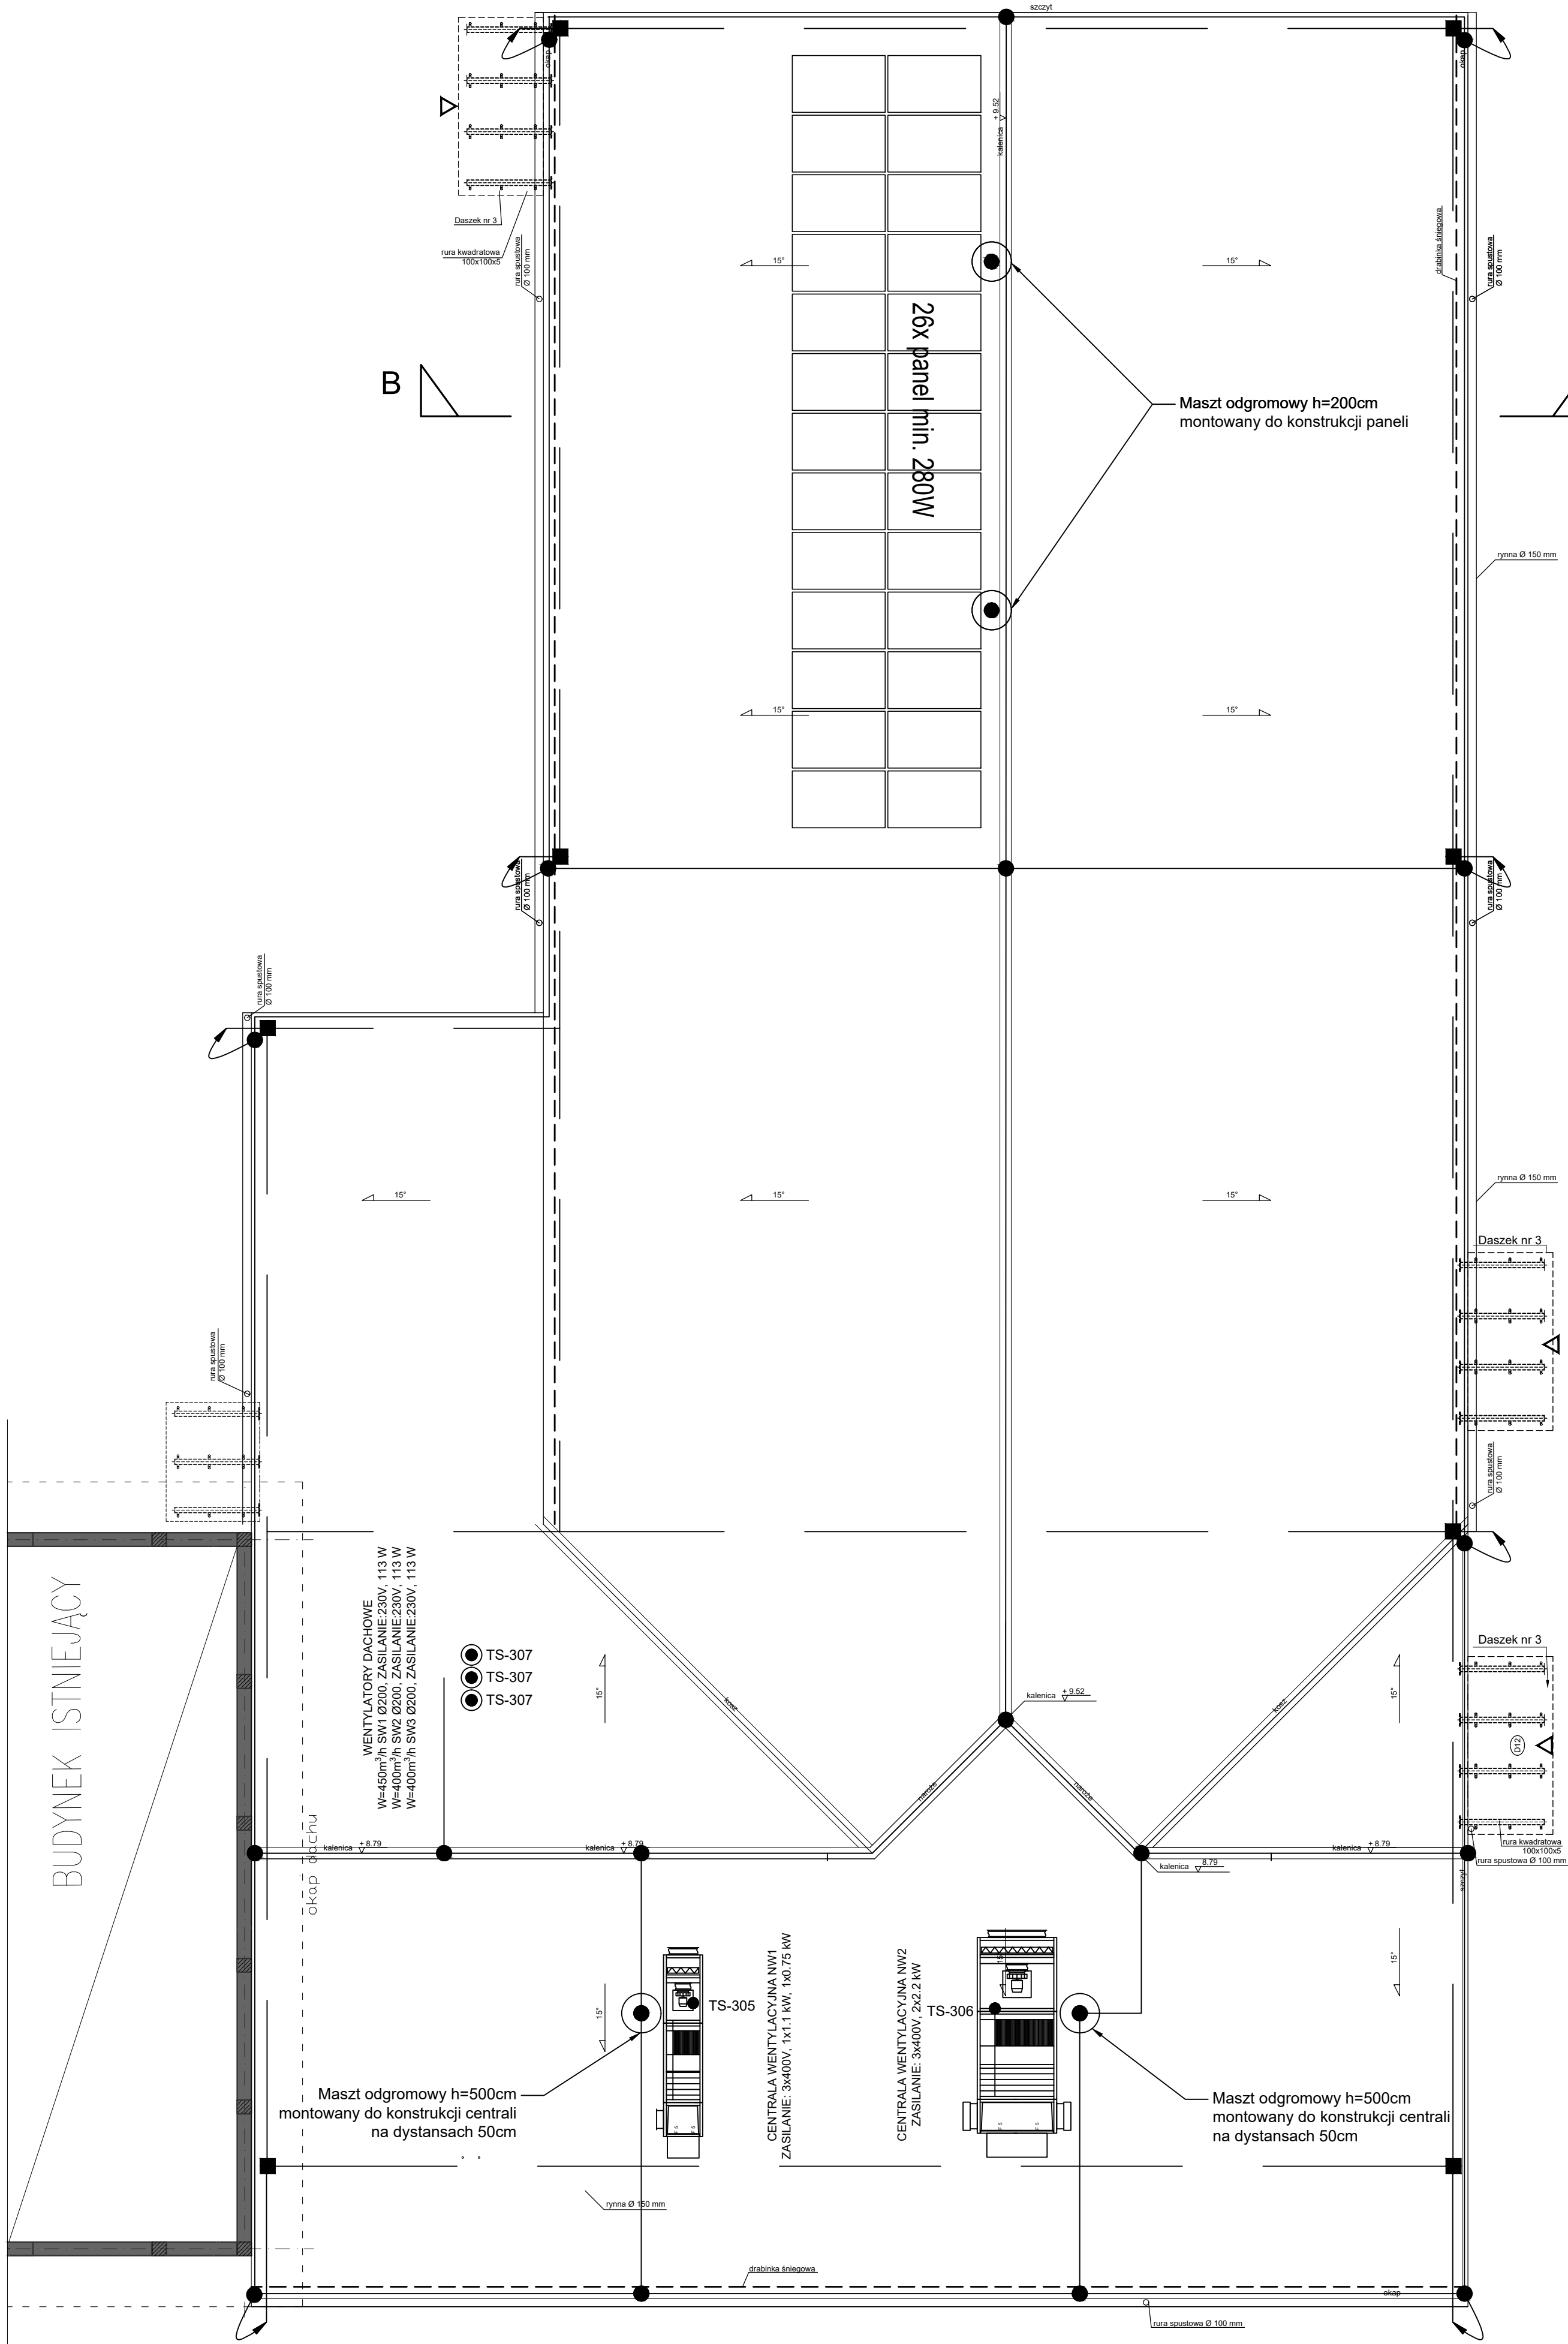


RZUT DACHU

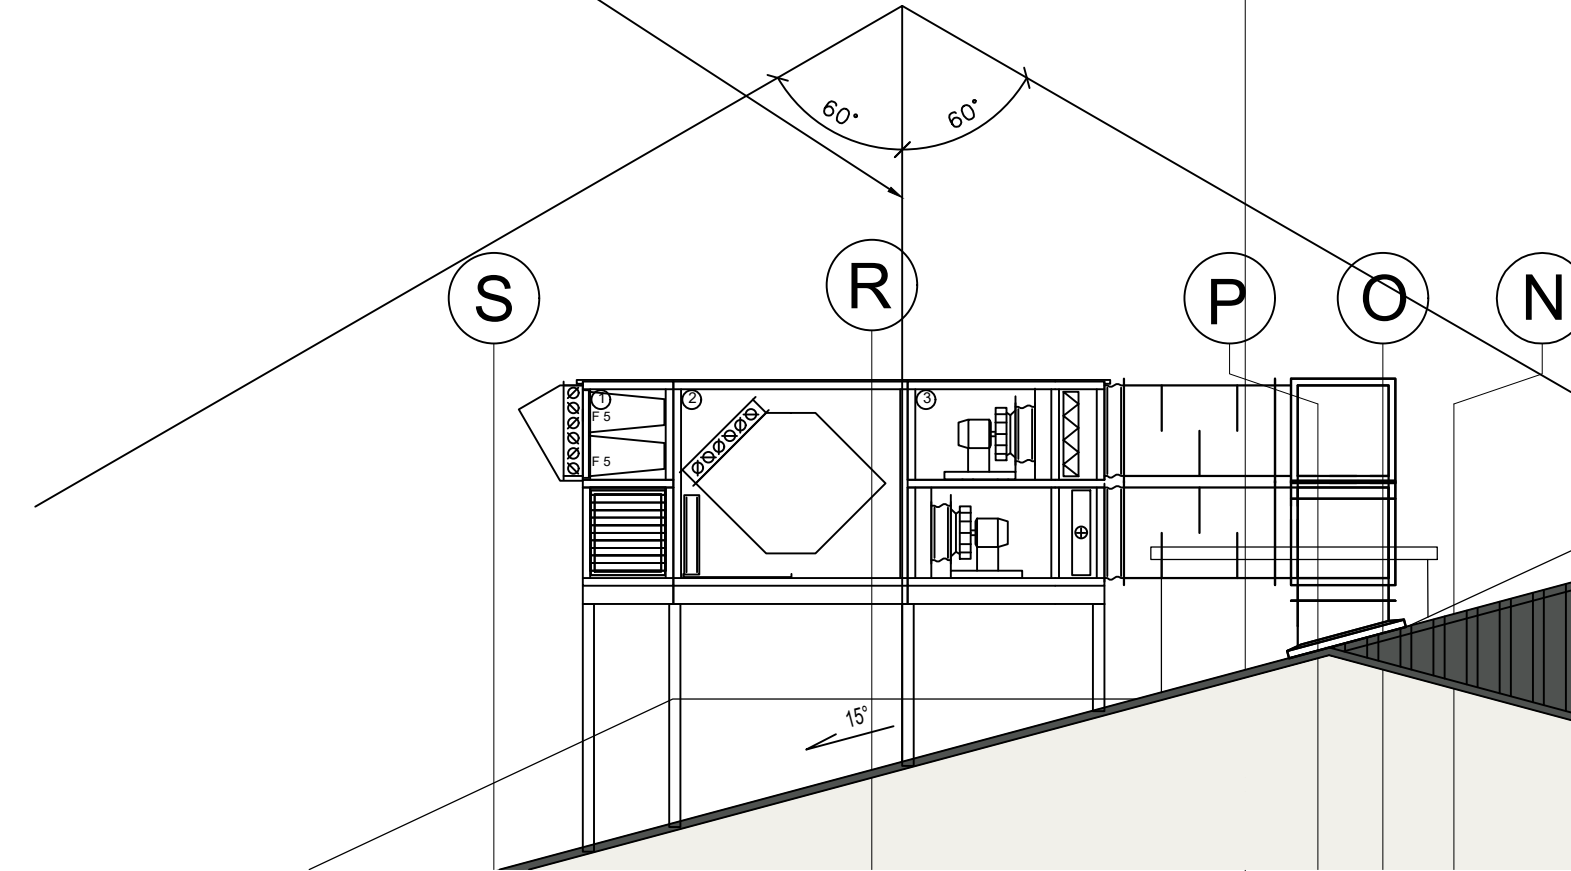

- Uwaga:
1. Dostawa dotyczy kompletnego sytemu. Z racji różnych specyfikacji różnych producentów wraz z dostawą urządzeń (panele , inwerter) w gestii dostawcy są również okablowanie, orurowanie.
 2. Przekroje przewodów oraz typ zabezpieczenia według specyfikacji producenta.
 3. W celu podłączenia instalacji do sieci rozdzielczej budynku, w tablicy głównej przewidziano montaż rozłącznika bezpiecznikowego typu np. RB303 z wkładką gG16A.
 4. Panele montować do pokrycia dachowego poprzez dedykowane do wybranego systemu elementy mocujące i konstrukcje wsporcze.
 5. W raz z dostawą urządzeń należy dostarczyć dokumentację techniczną.
 6. Konstrukcja dachu wraz z typem pokrycia została ujęta w części architektoniczno-konstrukcyjne.
 7. W dokumentacji przewidziano montaż paneli o wymiarach 1675mmx1001mm o mocy 280W. W przypadku użycia paneli o rozmiarze większym niż przyjęto w projekcie, należy wcześniej sprawdzić czy będzie możliwy ich montaż.
 8. Kabel YDYzo 5x4 pomiędzy inwerterem a tablicą główną układać w listwie instalacyjnej.

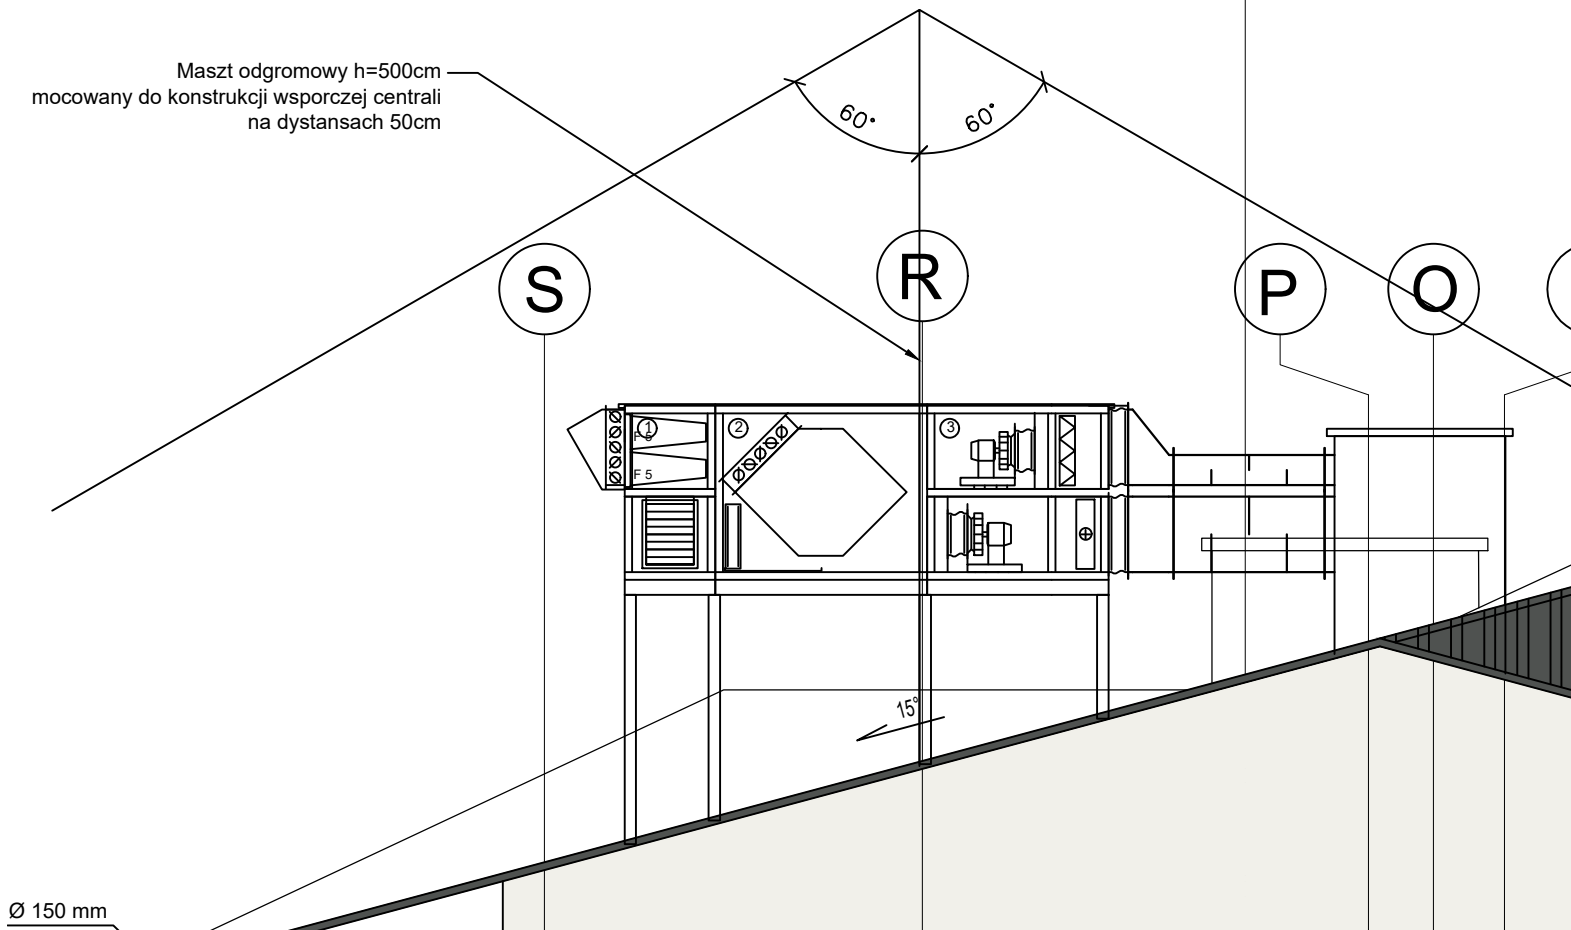

LEGENDA

- drut stalowy ocynkowany ϕ 8mm
- uziom fundamentowy wykonany za pomocą płaskownika FeZn 25x4
- łączenie skręcane
- łączenie spawane
- podłączenie do uziomu fundamentowego poprzez złącze kontrolen w puszcze wnękowej
- maszt odgromowy wysokość i sposób montażu pokazano na rysunku
- WYPUST ZASILANIA min. 30CM

BIURO PROJEKTOWE: FDELITA PIOTR FROSZĘGA 30-605 Kraków, ul. Fredry 4f/14			
Wzrost: ELEKTRYCZNA projektant:	IMI I NADWISKO mgr inż. Bartosz Zbroja	NR UPR: MAP/0103/PBE/15	FOOTR:
Wzrost: ELEKTRYCZNA projektant:	IMI I NADWISKO mgr inż. Stanisław Zbroja	UAN Upr. 333/90	
Tytuł: ROZBUDOWA ORAZ PRZEBUDOWA BUDYNKU ZESPOŁU SZKÓŁ W ROGÓŹNIE POLEGAJĄCA NA BUDOWIE SALI GIMNASTYCZNEJ ORAZ ZAPLECZA SOCJALNEGO WRAZ Z WEWNĘTRZNYMI INSTALACJAMI ELEKTRYCZNĄ, CENTRALNEGO OGRIEWANIA, WODOCIĄGOWĄ, GAZOWĄ, KANALIZACJĄ SANITARNEJ, WENTYLACJĄ MECHANICZNEJ, ORAZ ZAGOSPODAROWANIE TERENU OBEJMUJĄCE ROZBIÓRKĘ ORAZ BUDOWĘ PRZYŁĄCZA GAZOWEGO, BUDOWĘ ZEWNĘTRZNEJ INSTALACJI KANALIZACJI SANITARNEJ, ZEWNĘTRZNA INSTALACJE ELEKTRYCZNA, ROZBIÓRKĘ ORAZ BUDOWĘ PRZYŁĄCZA WODOCIĄGOWEGO, BUDOWĘ ZEWNĘTRZNEJ INSTALACJI KANALIZACJI DESzczOWEJ, BUDOWĘ WEWNĘTRZNEGO UKŁADU KOMUNIKACYJNEGO, DOJŚCIA, ZJAZDU PUBLICZNEGO, ROZBIÓRKĘ ORAZ BUDOWĘ SIECI TELETECHNICZNEJ NA DZIAŁKACH 841, 842/2, 843 W MIEJSCOWOŚCI ROGÓŹNO, GMINA ŁANCUT			
INWESTOR: INWESTOR: GMINA ŁANCUT ul. Mickiewicza 2a 37-100 ŁANCUT			
BRANŻA: BRANŻA: ELEKTRYCZNA	STADIUM: STADIUM: PB	DATA / DATA: DATA / DATA: 09.2019	
NAZWA RYSUNKU: DRAWING NAME: PLAN INSTALACJI ODGROMOWEJ	SKALA: SKALA: 1:50	NR PROJEKTU: PROJECT NO: E-6	