


## Rzut piwnicy, skala 1:100

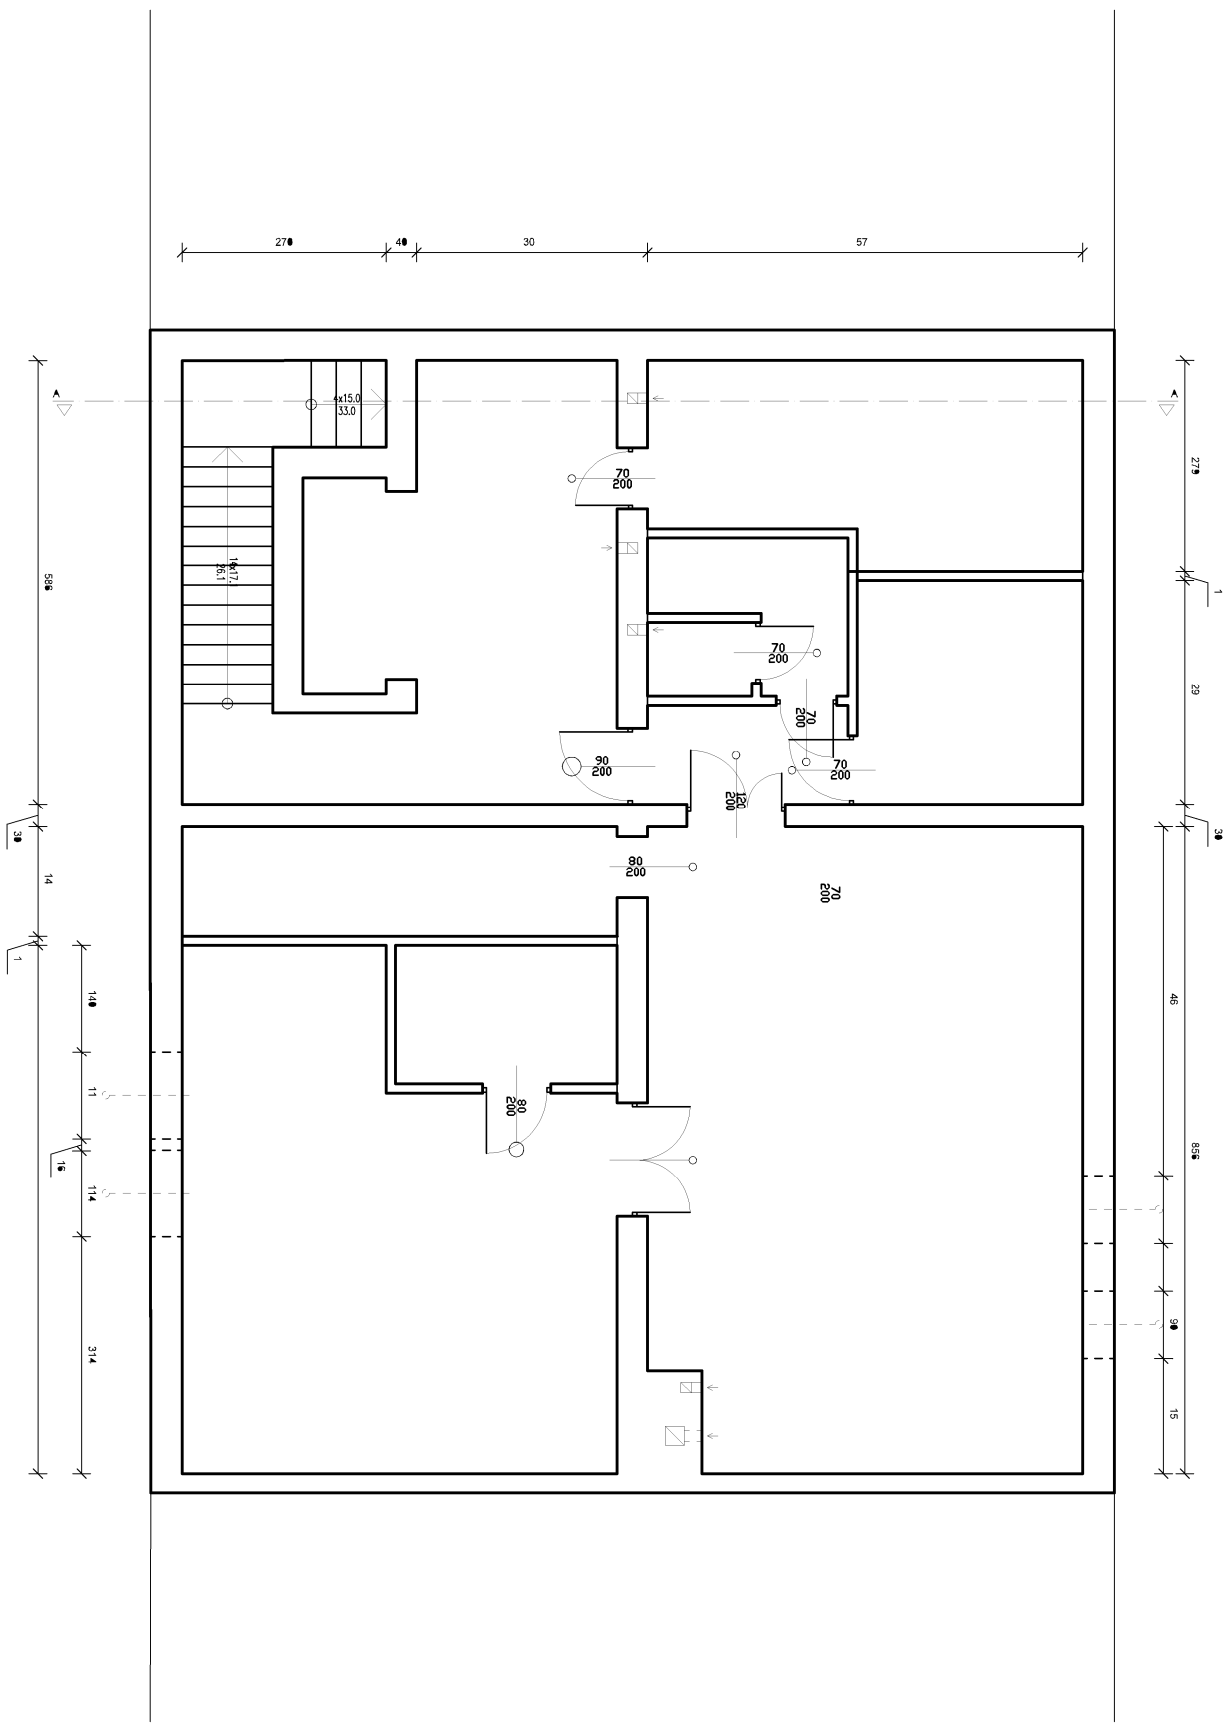

|                                                                                          |                                               |                                 |
|------------------------------------------------------------------------------------------|-----------------------------------------------|---------------------------------|
| BILURO PROJEKTOWE :<br><b>FDELITA</b> PIOTR FROSTZĘGA<br>30-605 Kraków, ul. Fiedry 4F/14 |                                               |                                 |
| Branża:<br>KONSTRUKCJA<br>projektujący:<br>mgr inż. Piotr Frostzega                      | IMIĘ NAZWISKO<br><br>mgr inż. Piotr Frostzega | NR UPR.<br><br>PDK/0002/P00K/12 |
| Projekt:<br>KONSTRUKCJA<br>sprawdzający:<br>mgr inż. Gabriel Sowa                        | PODPIS:<br><br>k-69/01                        |                                 |

TEMAT: ROZBUDOWA ORAZ PRZEBUDOWA BUDYNKU ZESPÓŁU SZKÓŁ W ROGÓŹNIE POLEGAJĄCA NA BUDOWIE SIŁY GIMNASTYCZNEJ ORAZ ZAPLECZA SPOŁECZNEGO WRAZ Z WENETRZNYMI INSTALACJAMI ELEKTRYCZNĄ, CENTRALNEGO OGRZEWANIA, WODOCIĄGOMĄ, GAZOWĄ, KANALIZACJI SANITARNEJ, WENTYLACJI MECHANICZNEJ, ORAZ ZAGOSPODAROWANIE TERENU OBEJMUJĄCE ROZBIÓRKĘ ORAZ BUDOWĘ PRZYSTĄPCZAKOWEGO, BUDOWĘ ZEWNĘTRZNEJ INSTALACJI KANALIZACJI SANITARNEJ, ZEWNĘTRZNEJ INSTALACJE ELEKTRYCZNĄ, ROZBIÓRKĘ ORAZ BUDOWĘ PRZYSTĄPCZAKOWOCIĄGOWEGO, BUDOWĘ ZEWNĘTRZNEJ, INSTALACJI KANALIZACJI DESzczOWEJ, BUDOWĘ WEWNĘTRZNEGO UKŁADU KOMUNIKACYJNEGO, DOJAZDU, ZŁĄCZU PUBLICZNEGO, ROZBIÓRKĘ ORAZ BUDOWĘ SIECI ELEKTRYCZNEJ, NA DZIAŁKACH 84/1, 84/2, 84/3 W WIEŚCOWOŚCI ROGÓŹNIE, GMINA ŁANCUT

|                                                                  |  |                               |  |                             |  |                         |  |
|------------------------------------------------------------------|--|-------------------------------|--|-----------------------------|--|-------------------------|--|
| INVESTOR:<br>GMINA ŁANCUT<br>ul. MICKIEWICZA 2a<br>37-100 ŁAŃCUT |  | BRANŻA:<br>KONSTRUKCJA        |  | FAZA:<br>SYNOPSIS<br>PW     |  | DATA / DATE:<br>09.2019 |  |
| NADZWA RYSUNKU:<br>DRAWING NAME:                                 |  | SKALA:<br>SCALE:<br>1:100     |  | NR PROJEKTU:<br>PROJECT No: |  |                         |  |
| RZUT INWENTARYZACYJNY<br>PIWNICY                                 |  | NUMER RYSUNKU:<br>DRAWING NO: |  | I-01                        |  |                         |  |