


Rzut parteru, skala 1:100

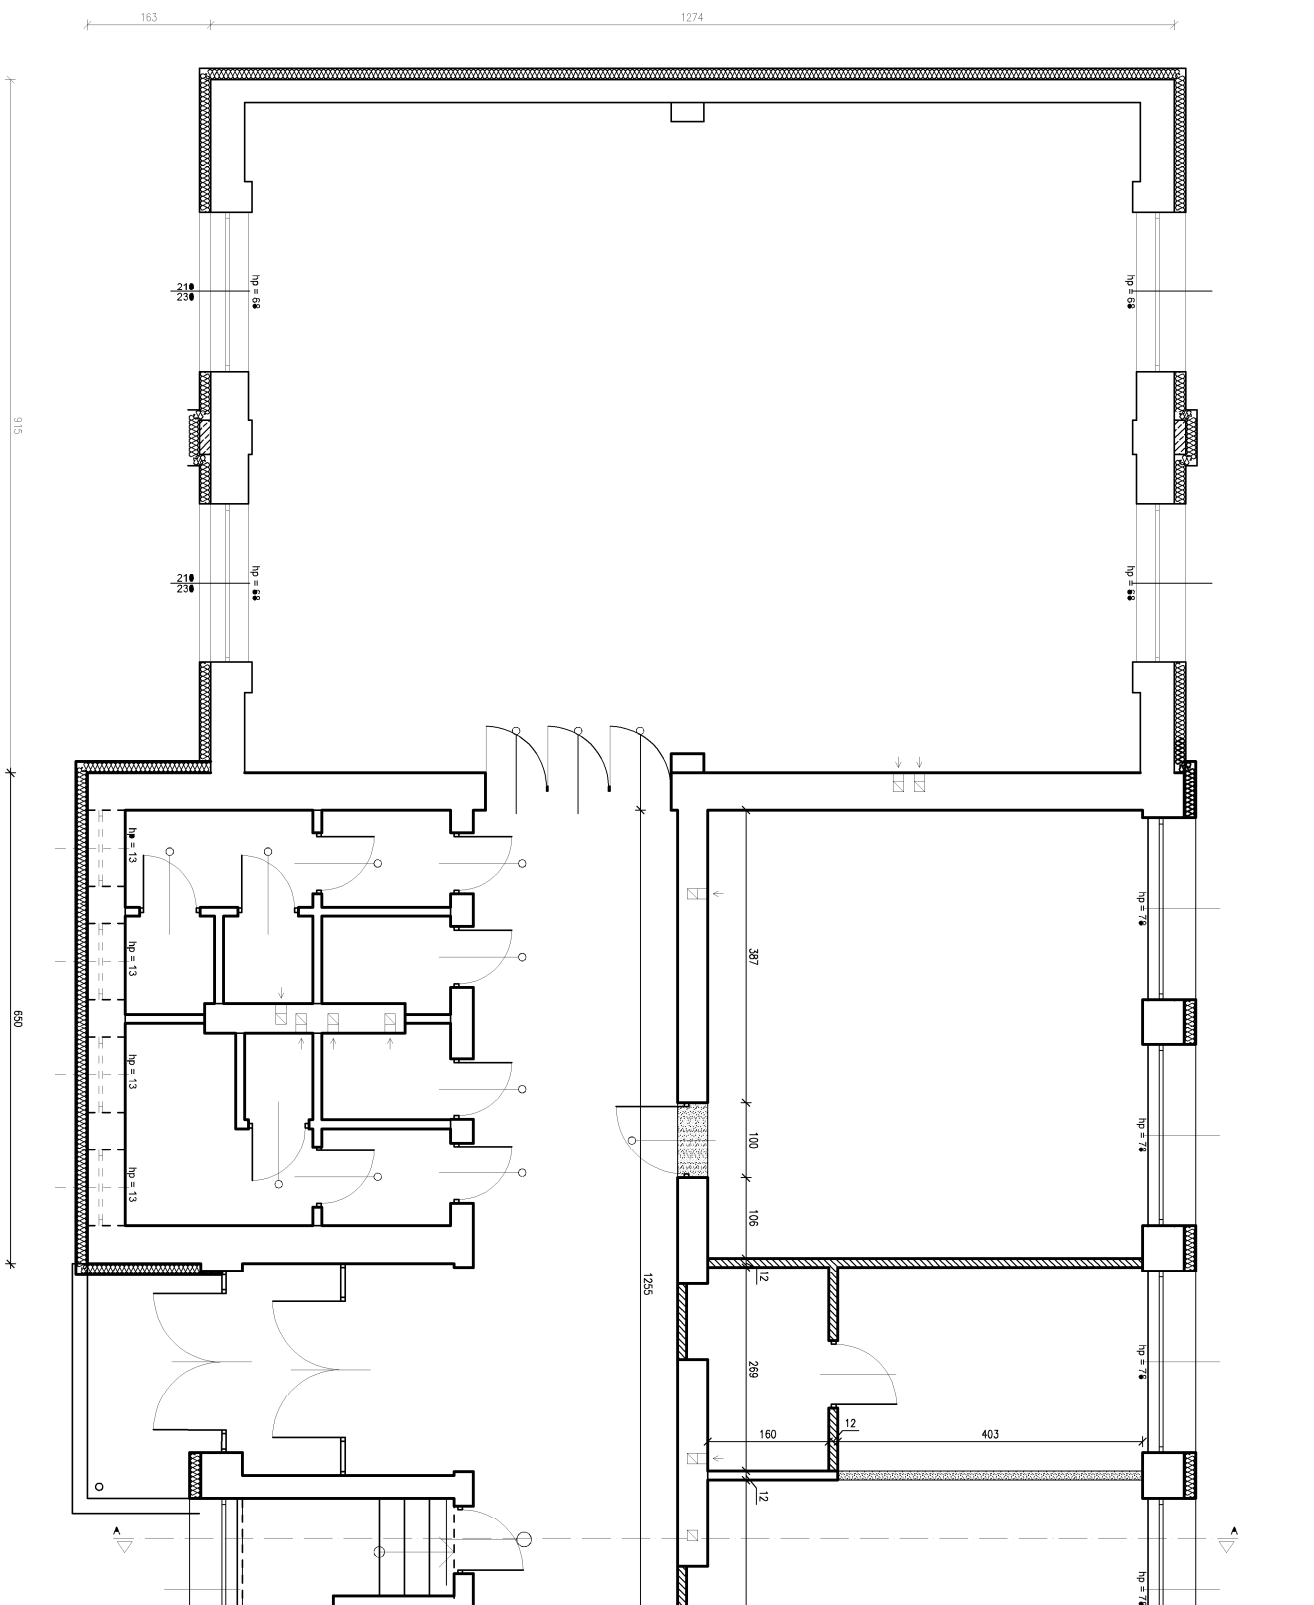

BILURO PROJEKTOWE:		
FDELITA PIOTR FROSZTEGA 30-605 Kraków, ul. Fredry 4F/14		
Biuro: KONSTRUKCJA projektant:	IMIE NAZWISKO	
	mgr inż. Piotr Frosztega	
Biuro: KONSTRUKCJA odpowiedzialny:	NR UPR.	PODS.
	mgr inż. Gabriel Sowa	
	k-69/01	

TEMAT: ROZBUDOWA ORAZ PRZEBUDOWA BUDYNKU ZESPÓŁU SZKÓŁ W ROGÓŹNIE POLEGAJĄCA NA BUDOWIE SALI GIMNASTYCZNEJ ORAZ ZAPLECZA SOCJALNEGO WRAZ Z WENETRZNYMI INSTALACJAMI ELEKTRYCZNĄ, CENTRALNEGO OGRZEWANIA, WODOCIĄGOM, GAZOWĄ, KANALIZACJI SANITARNEJ, WENTYLACJI MECHANICZNEJ, ORAZ ZAGOSZCZOWANIE TERENU OBEJMUJĄCE ROZBIÓRKE ORAZ BUDOWĘ PRZYSTĄCZA GAZOWEGO, BUDOWĘ ZEWNĘTRZNEJ INSTALACJI KANALIZACJI SANITARNEJ, ZEWNĘTRZNA INSTALACJE ELEKTRYCZNA, ROZBIÓRKE ORAZ BUDOWĘ PRZYSTĄCZA WODOCIĄGOWEGO, BUDOWĘ ZEWNĘTRZNEJ INSTALACJI KANALIZACJI DESzczOWEJ, BUDOWĘ WEWNĘTRZNEGO UKŁADU KOMUNIKACYJNEGO, DOJAZDU, ZŁAZDU PUBLICZNEGO, ROZBIÓRKE ORAZ BUDOWĘ SIECI ELEKTRYCZNEJ, NA DZIAŁKACH 84/1, 84/2, 84/3 W WIEŚCOWOŚCI ROGÓŹNO, GMINA ŁANCUT

INWESTOR: INWESTOR:		GMINA ŁANCUT ul. MICKIEWICZA 2a 37-100 ŁANCUT	
BRANŻA: BRANŻA:		KONSTRUKCJA	
NAZWA RYSUNKU: DRAWING NAME:		RZUT INWENTARYZACYJNY PARTERU	
FALA: STAGE:		PW	
SKALA: SCALE:		1:100	
NUMER RYSUNKU: DRAWING NO:		I-02	
		DATA / DATE: 09.2019	
		NR PROJEKTU: PROJECT No:	