


Rzut piętra, skala 1:100

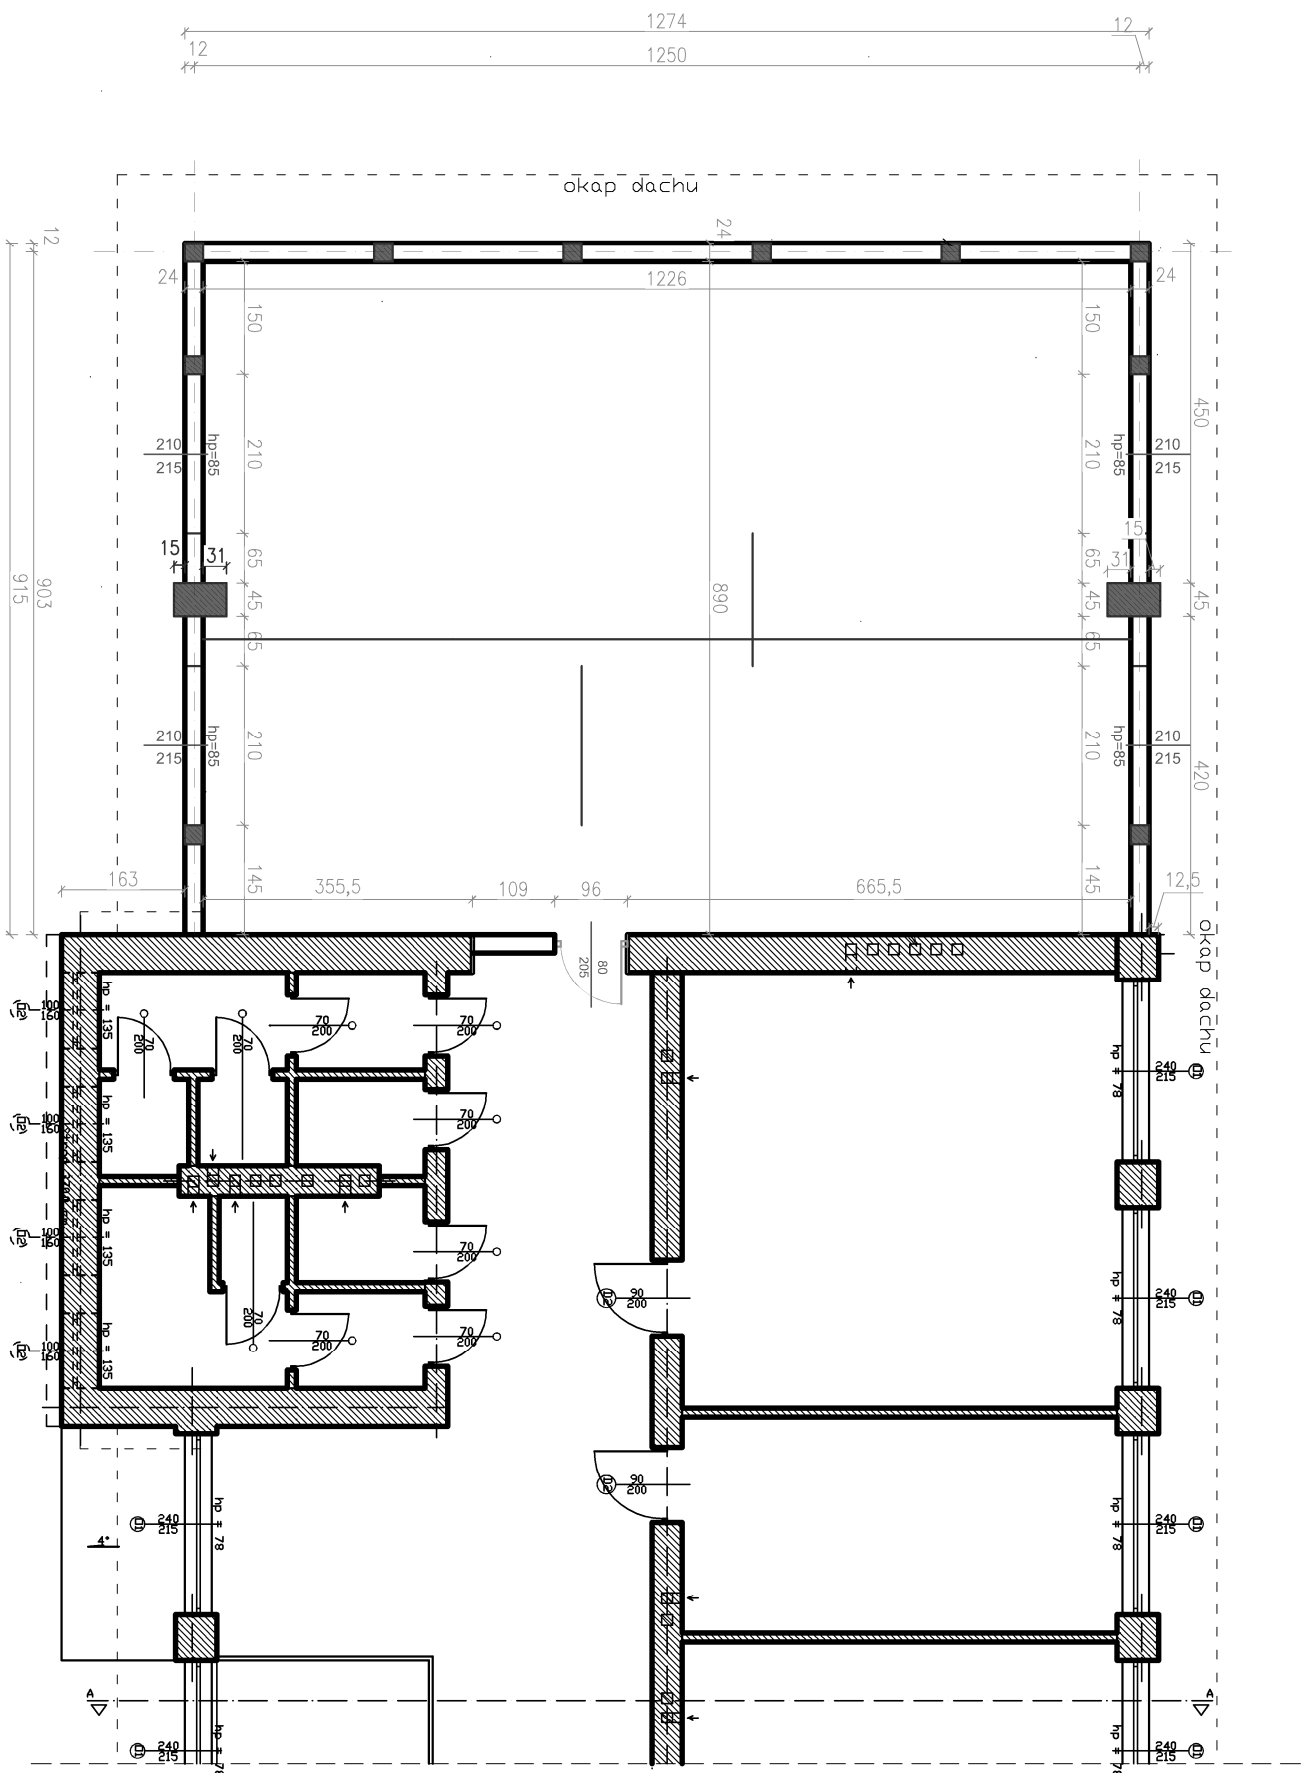

BUDRO PROJEKTOWNE:			
FDELITA PIOTR FROSZTĘGA			
30-605 Kraków, ul. Fredy 4f/14			
Branża: KONSTRUKCJA projektant:	IMIE I NAZWISKO mgr inż. Piotr Frostęga	NR UPR. PKK/0002/PKK/12	PODPIS:
Branża: KONSTRUKCJA sprawdzający:	mgr inż. Gabriel Sowa	K-69/01	
TEMAT:			
ROZBUDOWA ORAZ PRZEBUDOWA BUDYNKU ZESPÓŁU SZKOŁY W ROGÓŻNIE POLEGAJĄCA NA BUDOWIE SALI GIMNASTYCZNEJ ORAZ ZAŁOŻENIA SOCJALNEGO WRAZ Z WEWNĘTRZNYMI INSTALACJAMI ELEKTRYCZNA, CENTRALNEGO ODGRZEWANIA, WODOCIĄGOWĄ, GAZOWĄ, KANALIZACJI SANITARNEJ, WENTYLACJI MECHANICZNEJ), ORAZ ZAGOSPODAROWANIE TERENU OBEJMujące ROZBIORKE ORAZ BUDOWE PRZYŁĄCZA GAZOWEGO, BUDOWE ZEWNĘTRZNEJ INSTALACJI KANALIZACJI SANITARNEJ, ZEWNĘTRZNA INSTALACJE ELEKTRYCZNA, ROZBIORKĘ ORAZ BUDOWE PRZYŁĄCZA WODOCIECIĄGOWEGO, BUDOWE WEWNĘTRZNEJ INSTALACJI KANALIZACJI DESzczOWEj, BUDOWE WEWNĘTRZNEGO UKŁADU KOMUNIKACYJNEGO, DOJSĆCIA, ZŁĄCZU PUBLICZNEGO, ROZBIORKĘ ORAZ BUDOWE SIECI TELETECHNICZNEJ, NA DZIAŁKACH 841, 842/2, 843 W MIEJSCOWOŚCI ROGÓŻNO, GMINA ŁANCUT			