



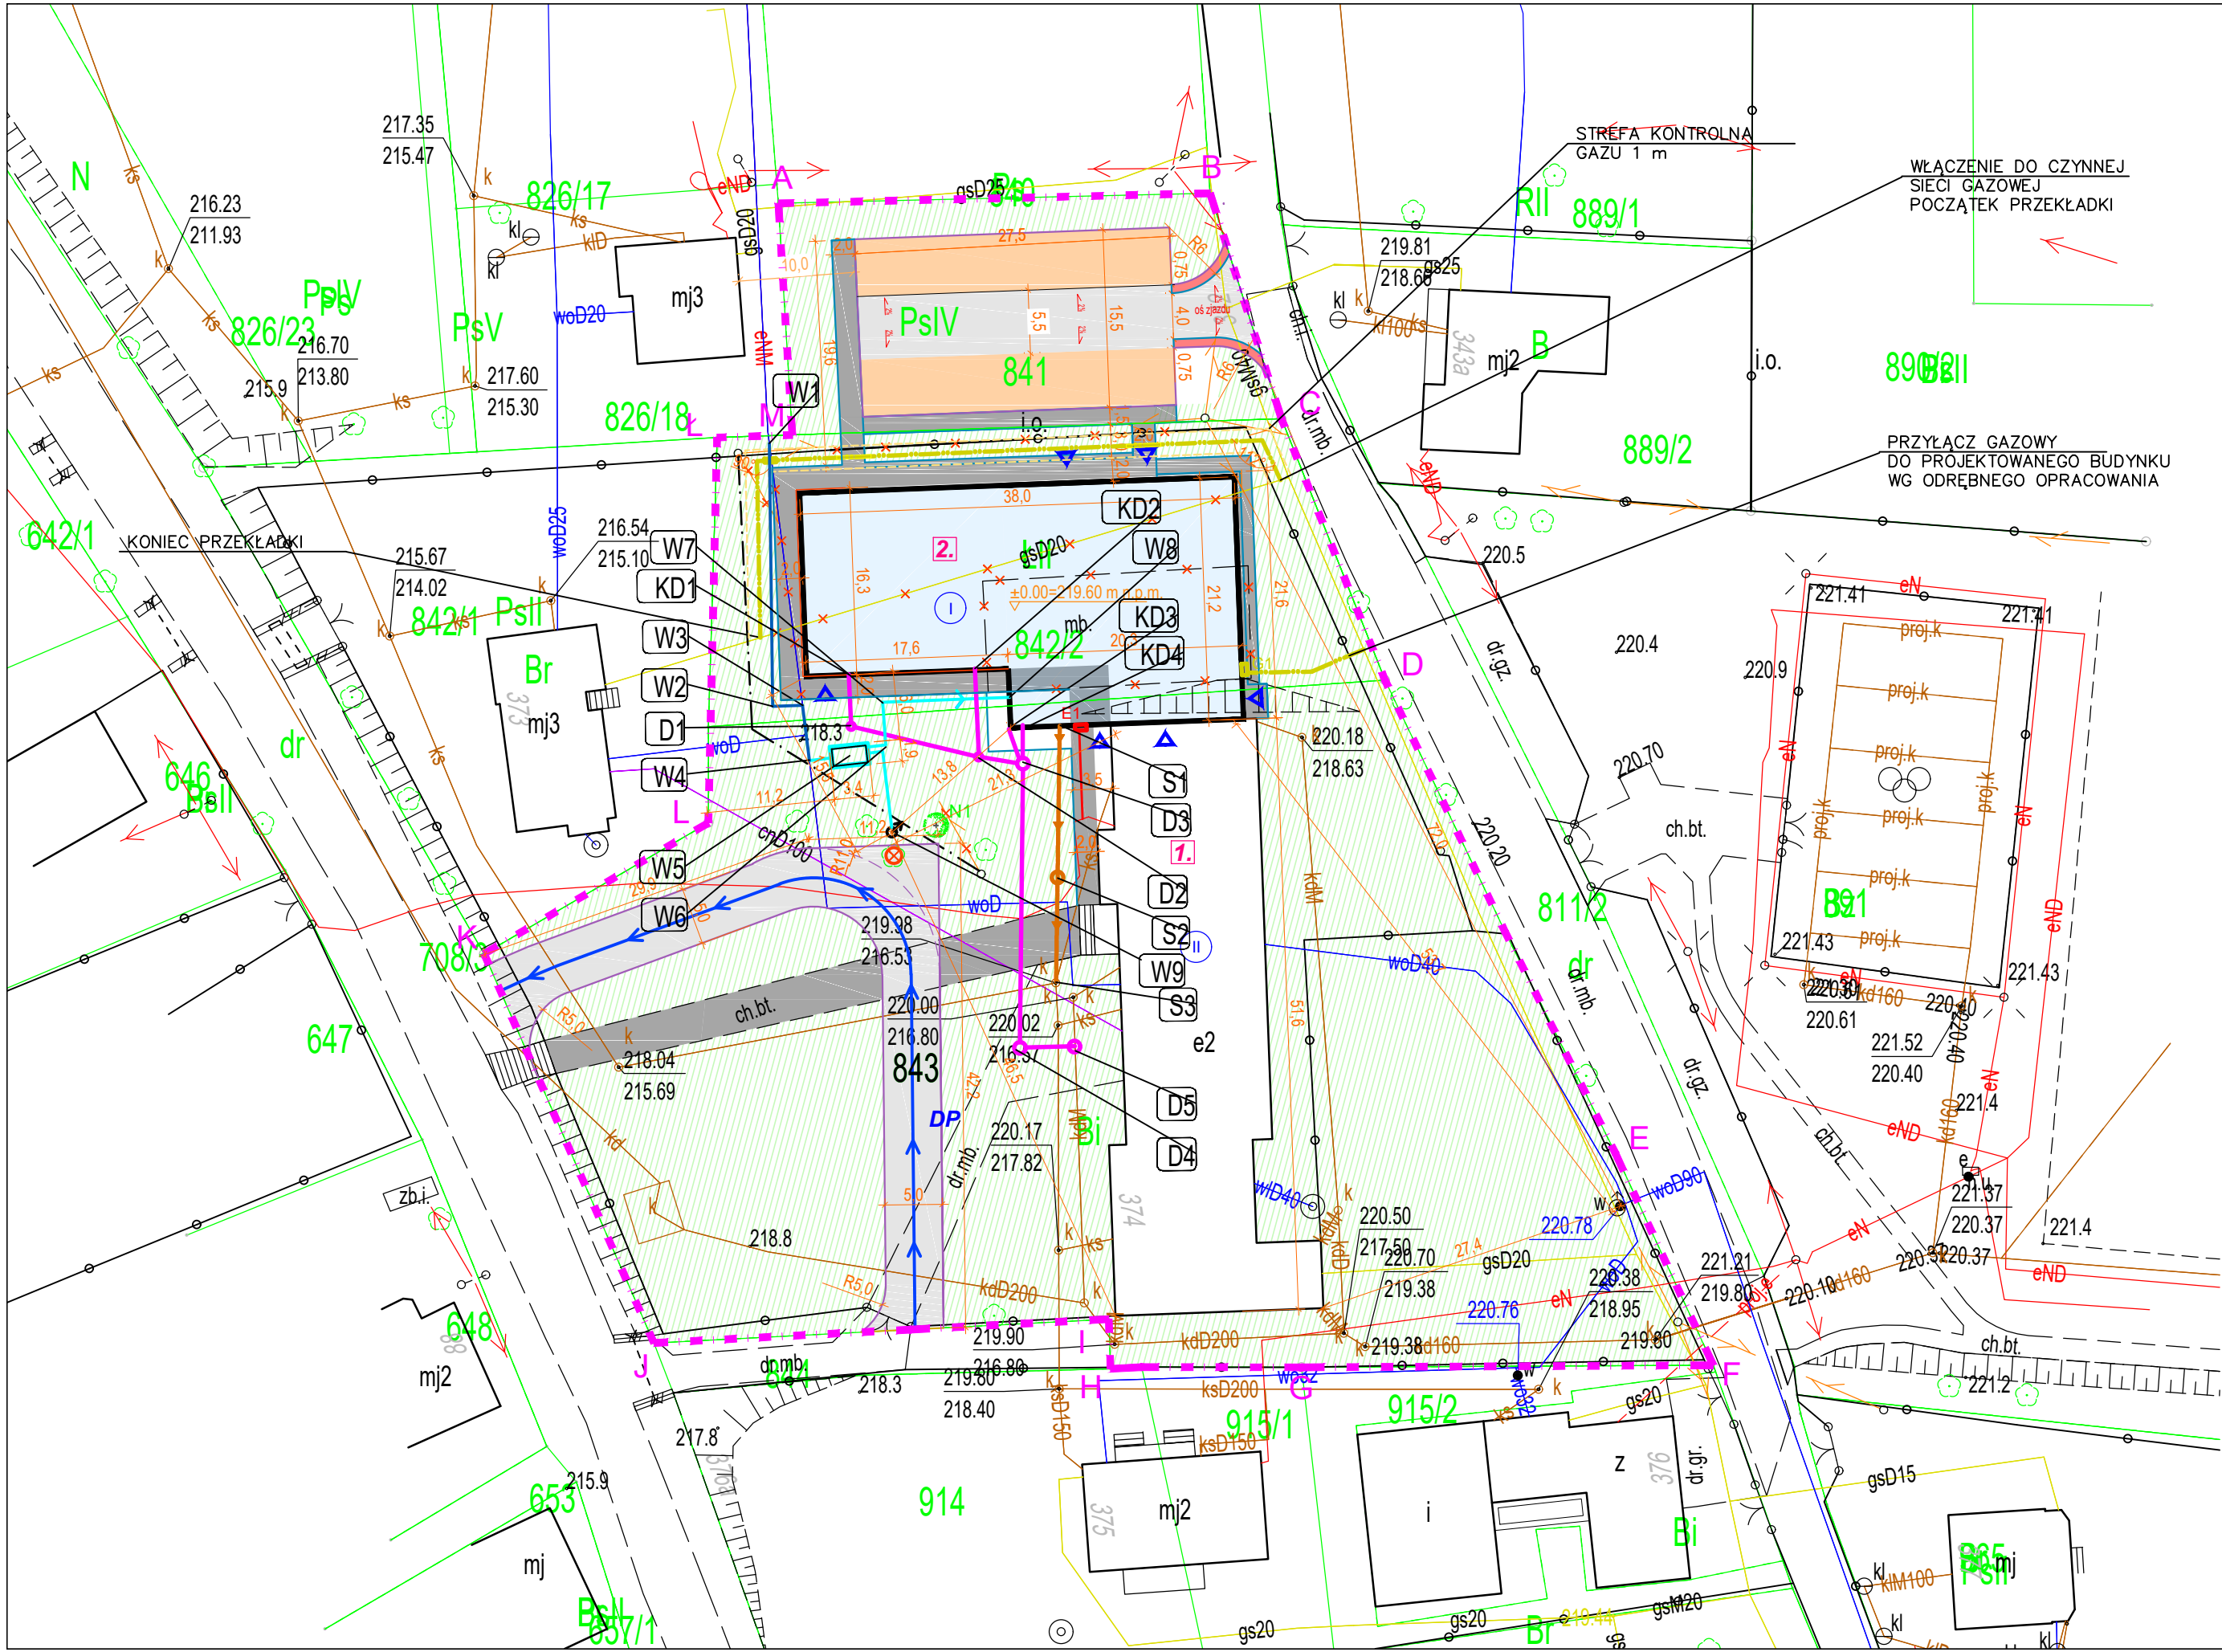

LEGENDA:

A-M ZAKRES INWESTYCJI


PROJEKTOWANE OBIEKTY:

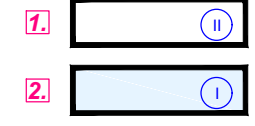

ISTNIEJĄCY BUDYNEK SZKOŁY PODLEGAJĄCY ROZBUDOWIE – PRZEBUDOWA W ZAKRESIE UTWORZENIA POŁĄCZENIA Z NOWOPROJEKTOWANĄ CZĘŚCIĄ
SALA GIMNASTYCZNA Z ZAPLECZEM SOCJALNYM – PROJEKTOWANA ROZBUDOWA

PROJEKTOWANE RZĘDNE TERENU (M N.P.M.)
PROJEKTOWANA RZĘDNA ±0,00 BUDYNKU (M N.P.M.)

PROJEKTOWANE NAWIERZCHNIE:

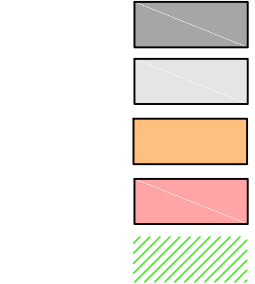

NAWIERZCHNIA Z KOSTKI BRUKOWEJ KOLORU SZAREGO – PROJ. DOJŚCIA I OPASKA WOKÓŁ BUDYNKU
NAWIERZCHNIA Z KOSTKI BRUKOWEJ KOLORU SZAREGO – PROJ. DROGI WEWNĘTRZNE
NAWIERZCHNIA Z BETONOWYCH PŁYT AZUROWYCH – PROJ. PARKING
NAWIERZCHNIA Z KOSTKI BRUKOWEJ KOLORU CZERWONEGO – PROJ. POBOCZE ZJAZDU
PROJEKTOWANA NAWIERZCHNIA TRAWIASTA

Projektowany krawężnik betonowy
Projektowane obrzeże betonowe
Projektowane skarpowanie terenu

PROJEKTOWANA ZIELEŃ:

1 1 DRZEWO PRZEZNACZONE DO LIKWIDACJI
N1 N1 PROJEKTOWANE NASADZONE DRZEWA

ZEWNIĘTRZNA INSTALACJA GAZOWA
projektowana nowa trasa przyłącza gazowego
rozbiórka istniejącego przyłącza gazowego
projektowana skrzynka gazowa na proj. budynku

KANALIZACJA SANITARNA
S1 - S2 projektowana zewnętrzna instalacja kanalizacji sanitarnej
S2 - S3 projektowane przyłącze kanalizacji sanitarnej

WODA
W1 - W4 projektowana przekładka sieci wodociągowej
W5 - W6 demontaż odcinka zewnętrznej sieci wodociągowej
W7 - W8 projektowana instalacja wodociągowa
W9 - W10 projektowane przyłącze wodociągowe
W5 projektowane studnia wodomierzowa
W9 projektowany hydrant HP80

KANALIZACJA DESZCZOWA
KD1 - KD4 projektowana zewnętrzna instalacja kanalizacji deszczowej
KD4 - D5 projektowane przyłącze kanalizacji deszczowej

SIEĆ TELEKOMUNIKACYJNA
rozbiórka istniejącej sieci telekomunikacyjnej
rozbiórka istniejącej sieci telekomunikacyjnej naziemnej
Projektowana sieć telekomunikacyjna
Projektowany rurociąg kablowy sieci telekomunikacyjnej

ZESTAWIENIE PROJEKTOWANYCH NASADZEŃ

Lp.	Zdjęcie poglądowe	Getunek (i odmiana)	Pokrój	Liczba (szt.)
N1		Acer platanoides - Klon zwyczajny	rozłożysty	1

Potwierdzam zgodność mapy z oryginałem mapy do celów projektowych

BIURO PROJEKTOWE:
FDELITA PIOTR FROSZĘTA
30-605 Kraków, ul. Fredry 4F/14

BRANŻA: ARCHITEKTURA projektant:	IMIĘ I NAZWISKO mgr inż. arch. Mirosław Macioszek	NR UPR. MPOIA/090/2010	PODPIS:
BRANŻA: ARCHITEKTURA sprawdzający:	mgr inż. arch. Paweł Orlef	Upr. nr RZ/A-06/05	

TEMAT:
ROZBUDOWA ORAZ PRZEBUDOWA BUDYNKU ZESPOŁU SZKÓŁ W ROGÓŹNIE POLEGAJĄCA NA BUDOWIE SALI GIMNASTYCZNEJ ORAZ ZAPLECZA SOCJALNEGO WRAZ Z WEWNĘTRZNYMI INSTALACJAMI (ELEKTRYCZNA, CENTRALNEGO OGRZEWANIA, WODOCIĄGOWA, GAZOWA, KANALIZACJI SANITARNEJ, WENTYLACJI MECHANICZNEJ), ORAZ ZAGOSPODAROWANIE TERENU OBEJMUJĄCE ROZBIÓRKĘ ORAZ BUDOWĘ PRZYŁĄCZA GAZOWEGO, BUDOWĘ ZEWNIĘTRZNEJ INSTALACJI KANALIZACJI SANITARNEJ, ZEWNIĘTRZNA INSTALACJA ELEKTRYCZNA, ROZBIÓRKĘ ORAZ BUDOWĘ PRZYŁĄCZA WODOCIĄGOWEGO, BUDOWĘ ZEWNIĘTRZNEJ INSTALACJI KANALIZACJI DESZCZOWEJ, BUDOWĘ WEWNĘTRZNEGO UKŁADU KOMUNIKACYJNEGO, DOJŚCIA, ZJAZDU PUBLICZNEGO, ROZBIÓRKĘ ORAZ BUDOWĘ SIECI TELETECHNICZNEJ NA DZIAŁKACH 841, 842/2, 843 W MIEJSCOWOŚCI ROGÓŹNO, GMINA ŁAŃCUT

INWESTOR:
INVESTOR:
GMINA ŁAŃCUT
ul. MICKIEWICZA 2a
37-100 ŁAŃCUT

BRANŻA: ARCHITEKTURA	FAZA: STAGE: PW	DATA / DATE: 09.2019
NAZWA RYSUNKU: DRAWING NAME: PROJEKT ZAGOSPODAROWANIA TERENU	SKALA: SCALE: 1:500	NR PROJEKTU: PROJECT No: PZ-01