


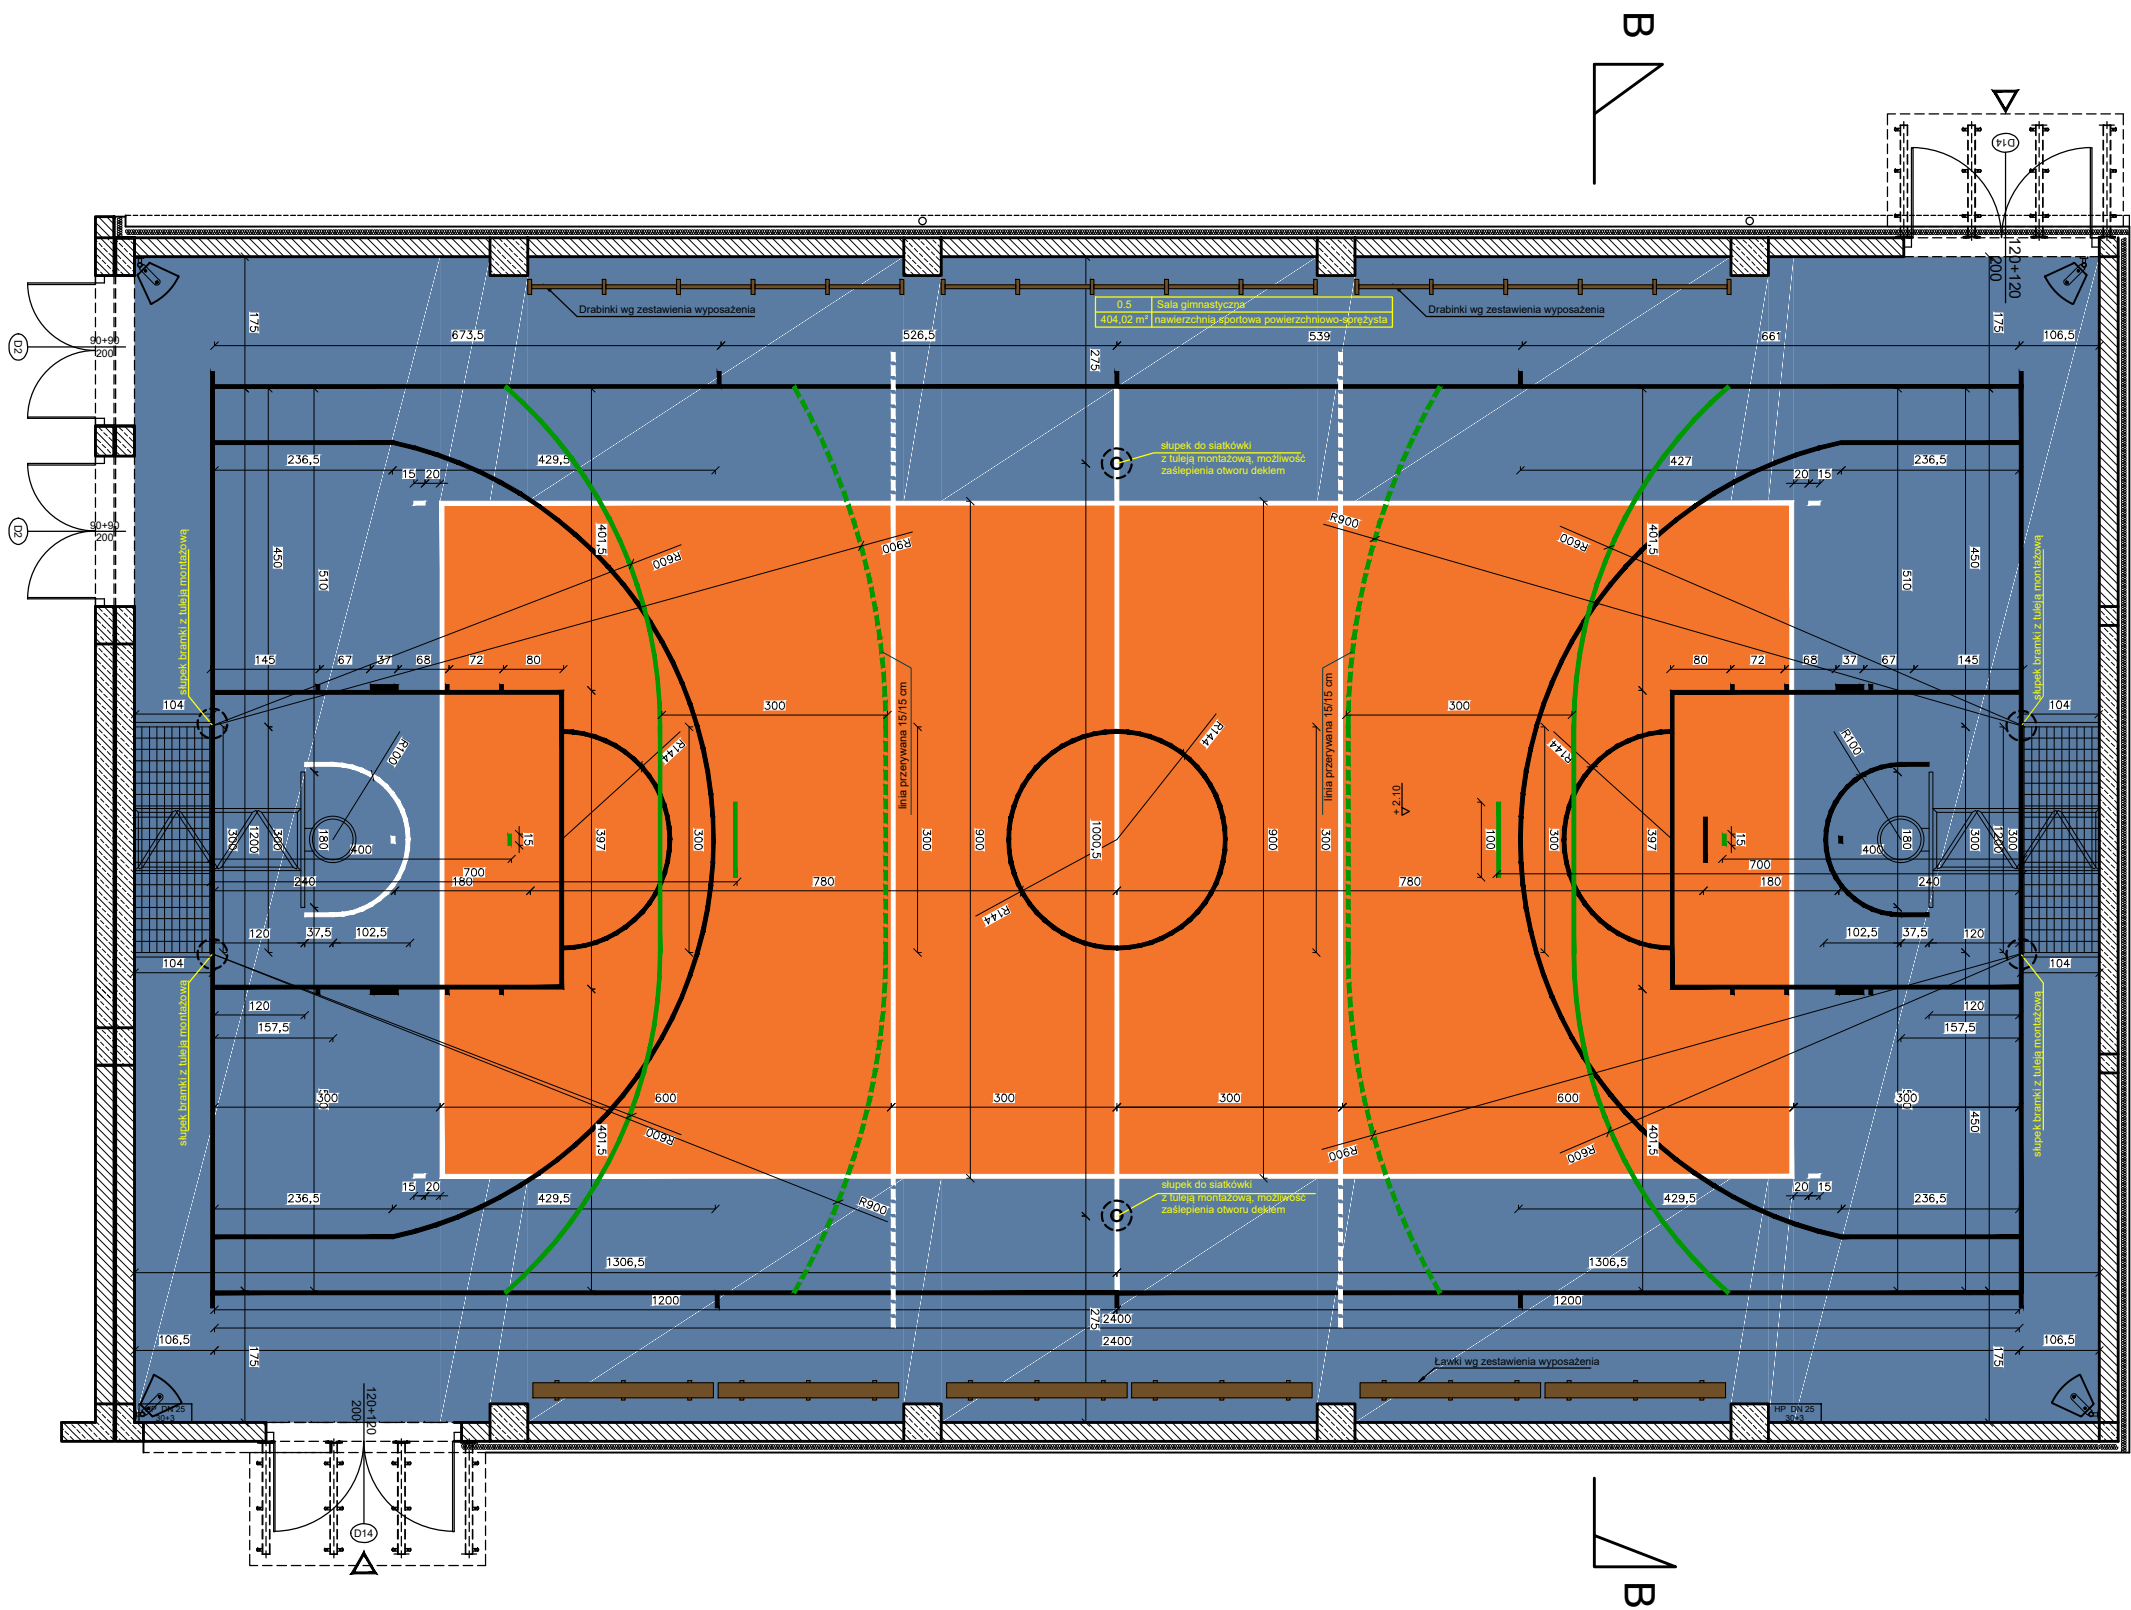

LEGENDA:

NAWIERZCHNIA BOISKA - POW. 404,02m²

BOISKO DO SIATKÓWKI,
KOLOR POMARAŃCZOWY; RAL 2008

BOISKO-POZOSTAŁA POWIERZCHNIA,
KOLOR NIEBIESKI; RAL 5010

LINIE BOISKA DO SIATKÓWKI,
KOLOR BIAŁY; RAL 9010, GR. 5 CM

LINIE BOISKA DO PIŁKI
RĘCZNEJ - KOLOR ZIELONY,
RAL 6010, GR. 5 CM

LINIE BOISKA DO KOSZYKÓWKI,
KOLOR CZARNY, RAL 9005

WYPOSAŻENIE BOISKA:

KOSZ DO KOSZYKÓWKI

BRAMKI DO PIŁKI RĘCZNEJ WRAZ
Z TULEJAMI, WYM. W ŚWIETLE 3x2 M

SŁUPKI DO SIATKÓWKI
WRAZ Z TULEJAMI

BIURO PROJEKTOWE:
FDELITA PIOTR FROSZTĘGA
30-605 Kraków, ul. Fredry 4F/14

Branża: ARCHITEKTURA projektant:	IMIĘ I NAZWISKO mgr inż. arch. Mirosław Macioszek	NR UPR. MPOIA/090/2010	PODPIS:
Branża: ARCHITEKTURA sprawdzający:	mgr inż. arch. Paweł Orlef	Upr. nr A-06/05	

TEMAT:
„ROZBUDOWA ORAZ PRZEBUDOWA BUDYNKU ZESPOŁU SZKÓŁ W ROGÓŹNIE
POLEGAJĄCA NA BUDOWIE SALI GIMNASTYCZNEJ ORAZ ZAPLECZA SOCJALNEGO
WRAZ Z WEWNĘTRZNYMI INSTALACJAMI (ELEKTRYCZNĄ, CENTRALNEGO
OGRIEWANIA, WODOCIĄGOWĄ, GAZOWĄ, KANALIZACJĄ SANITARNEJ, WENTYLACJĄ
MECHANICZNĄ), ORAZ ZAGOSPODAROWANIE TERENU OBEJMUJĄCE ROZBIÓRKĘ
ORAZ BUDOWĘ PRZYŁĄCZA GAZOWEGO, BUDOWĘ ZEWNĘTRZNEJ INSTALACJI
KANALIZACJI SANITARNEJ, ZEWNĘTRZNĄ INSTALACJĘ ELEKTRYCZNĄ, ROZBIÓRKĘ
ORAZ BUDOWĘ PRZYŁĄCZA WODOCIĄGOWEGO, BUDOWĘ ZEWNĘTRZNEJ INSTALACJI
KANALIZACJI DESZCZOWEJ, BUDOWĘ WEWNĘTRZNEGO UKŁADU
KOMUNIKACYJNEGO, DOJŚCIA, ZJAZDU PUBLICZNEGO, ROZBIÓRKĘ ORAZ BUDOWĘ
SIECI TELETECHNICZNEJ NA DZIAŁKACH 841, 842/2, 843 W MIEJSCOWOŚCI ROGÓŹNO,
GMINA ŁAŃCUT”

INWESTOR:
INVESTOR:
GMINA ŁAŃCUT
UL. MICKIEWICZA 2A
37-100 ŁAŃCUT

BRANŻA:
BRANCH: ARCHITEKTURA

FAZA:
STAGE: PW DATA / DATE:
09.2019

NAZWA RYSUNKU:
DRAWING NAME:

SKALA:
SCALE: 1:100 NR PROJEKTU:
PROJECT No:

RZUT BOISKA

NUMER RYSUNKU:
DRAWING No:
A-23