


RZUT STROPU NAD I PIĘTREM

SCHEMAT KONSTRUKCJI
1:100

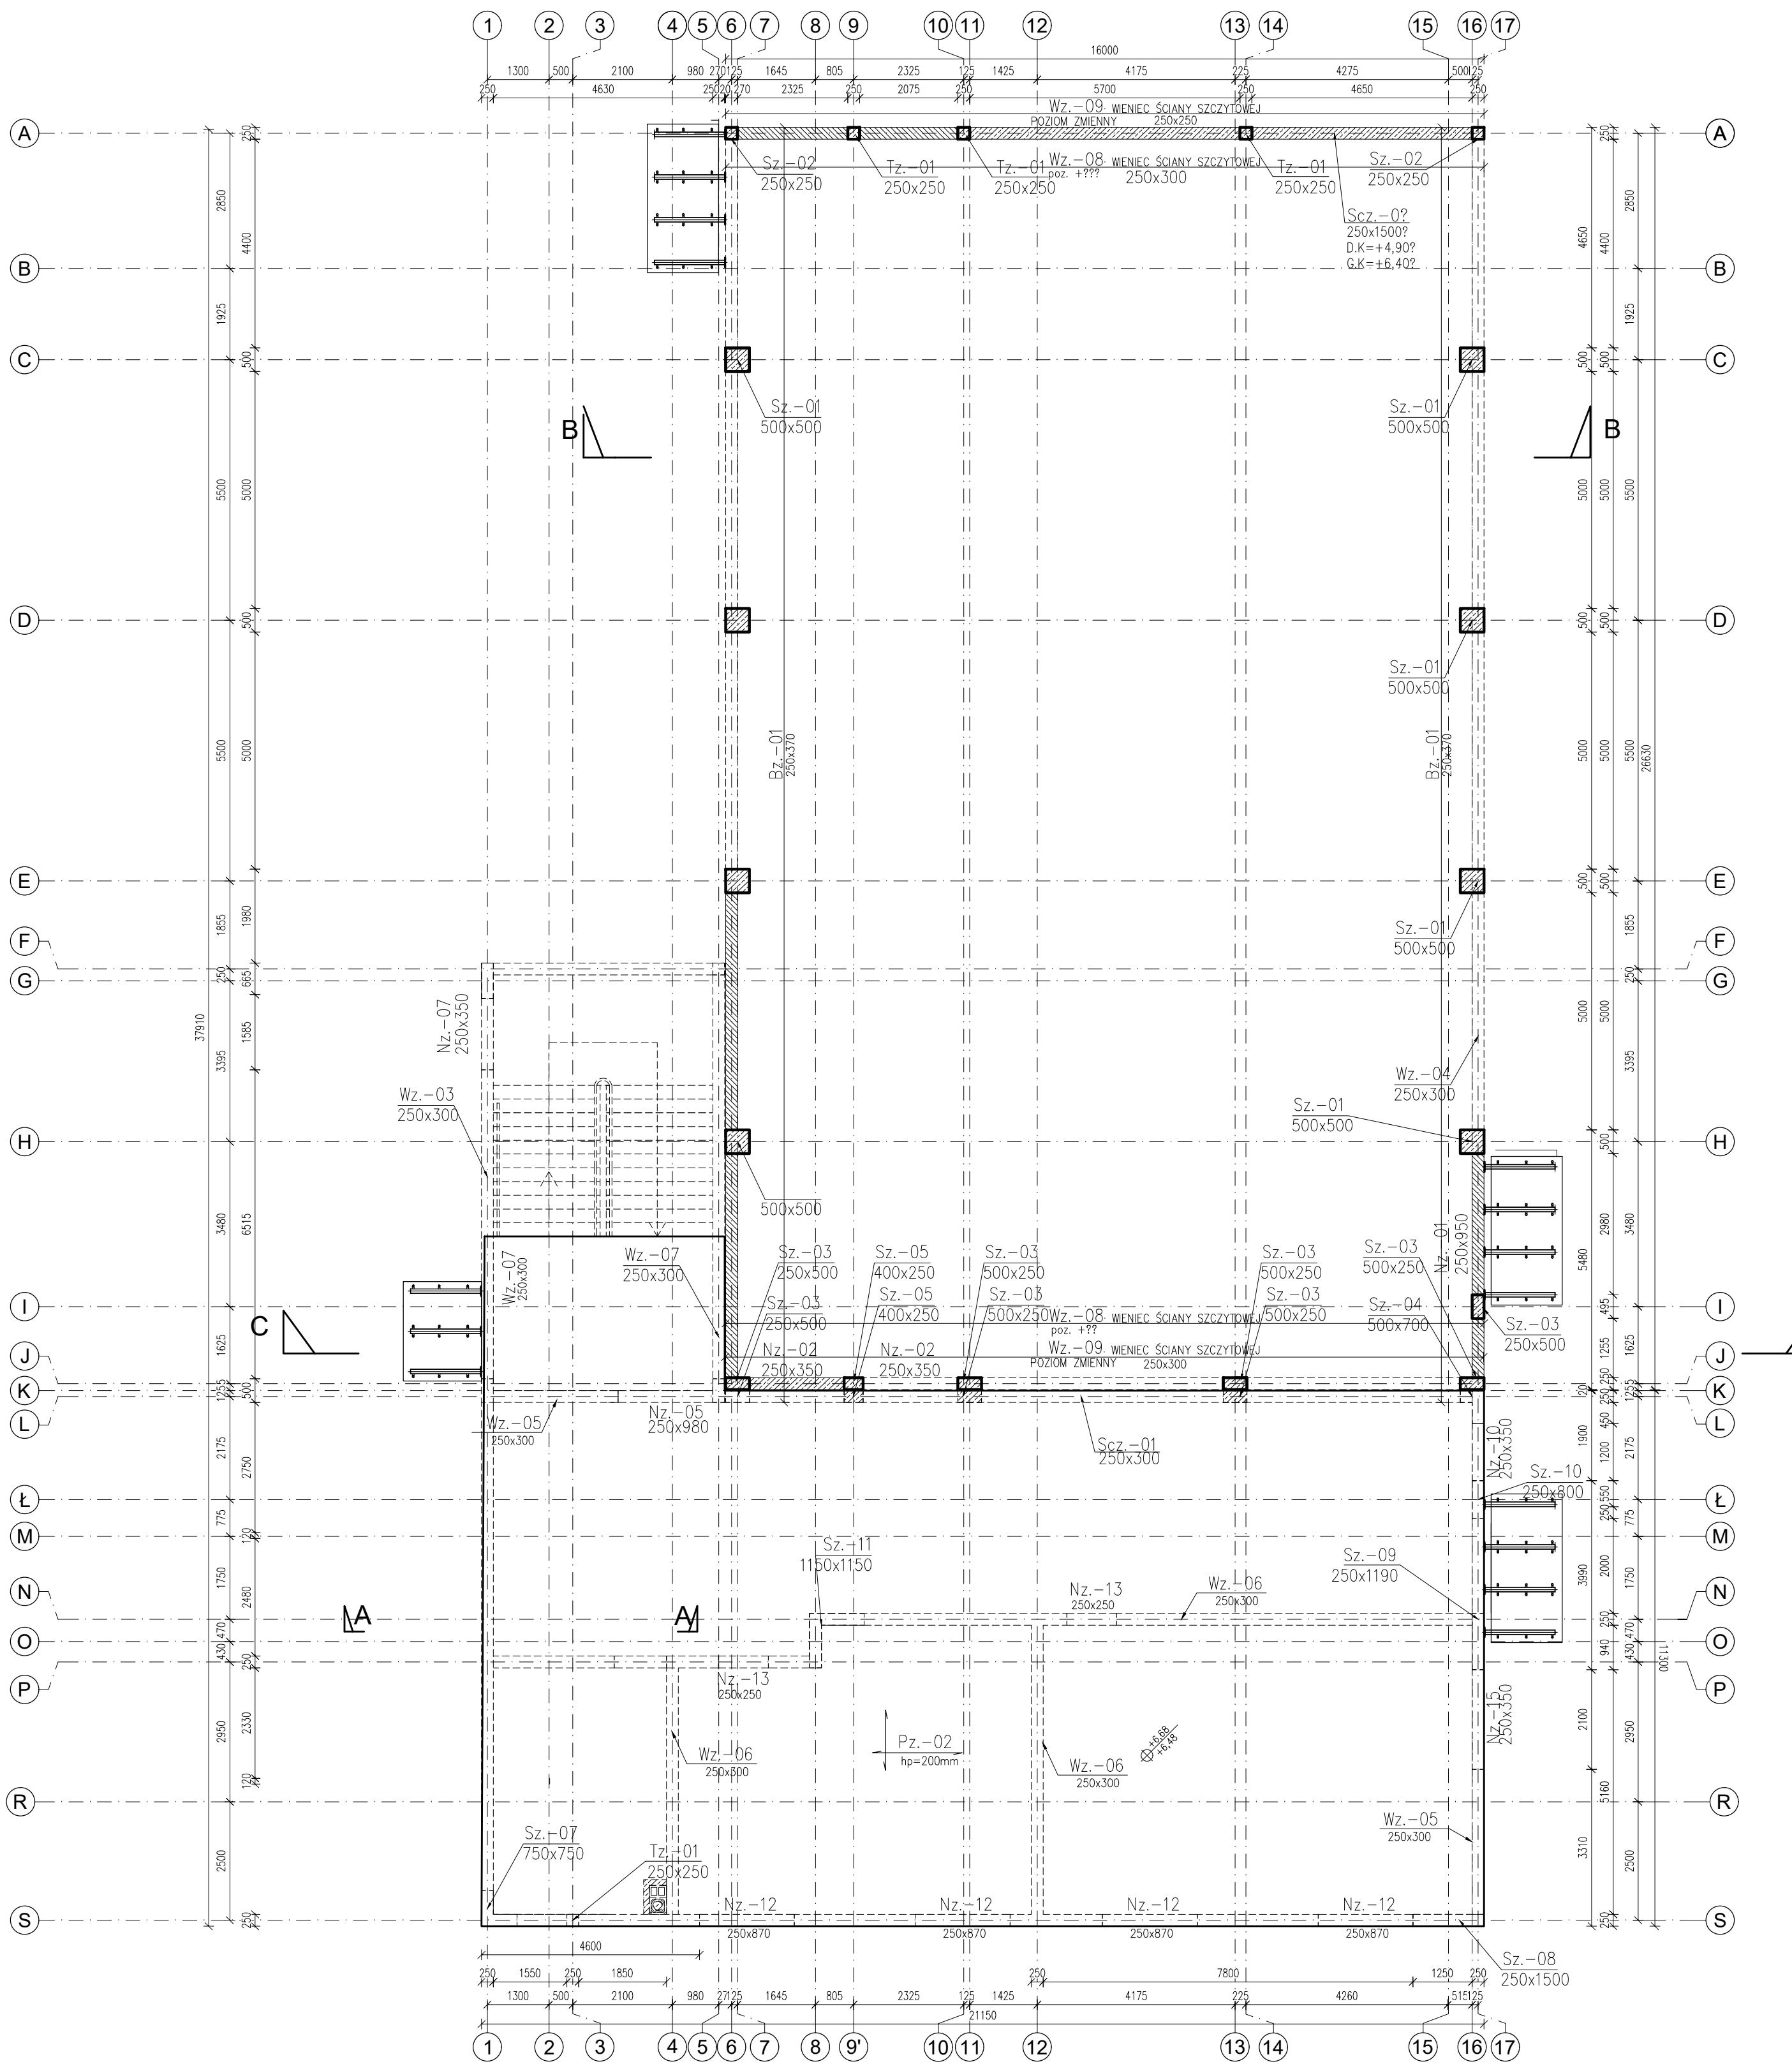

Przebiecia o średnicy $\varnothing 20\text{cm}$ i mniejsze
zaleca się realizować przewierłem
po wykonaniu ścian i stropów.
Wszystkie przebiecia w ścianach i stropach
o odporności ogniowej powinny być wykonane
jako szczelne przepusty p.poz. oraz
zabezpieczone za pomocą specjalnych
mos, zapraw ogniodopornych lub izolacji
pęcznielnych.
Otwory do wymiarów $20\text{x}20\text{cm}$ nie wymagają dobrojenia.

UWAGI:

A. UWAGI OGÓLNE:

RYSEK ROZPATRYWAĆ ŁĄCZNIE Z PROJEKTEM ARCHYTEKTONICZNYM
WSZYSTKIE WYMIARY PODANO W MILIMETRACH.
WSZYSTKIE PRACE PROWADZIĆ POD NADZOREM OSOBY UPRAWNIONEJ,
ZGODNIE Z ZASADAMI BHP ORAZ OGÓLNEJ WIEDZY TECHNICZNEJ.

BETON KONSTR. C25/30
DREWNO C24
PODBETON min C8/10
STAL ZBROJENIOWA Bst500, A-IIIIN

OTULINA wg rysunków szczegółowych

BIURO PROJEKTOWE:
FDELITA PIOTR FROSZĘTA
30-605 Kraków, ul. Fredy 4F/14

BRANŻA: KONSTRUKCJA	IMIE I NAZWISKO mgr inż. Piotr Froszęta	NR UPR. POK0002/POOK/12	PODPIS:
BRANŻA: KONSTRUKCJA	mgr inż. Gabriel Sowa	K-6901	

TEMAT:
ROZBUDOWA ORAZ PRZEBUDOWA BUDYNKU ZESPÓŁU SZKÓŁ W ROGOŹNIE
POLEGAJĄCA NA BUDOWIE SALI GIMNASTYCZNEJ ORAZ ZAPLECZA SOCJALNEGO
WRAZ Z WEWNĘTRZNYMI INSTALACJAMI (ELEKTRYCZNA, CENTRALNEGO
OGRZEWANIA, WODOCIĄGOWA, GAZOWA, KANALIZACJI SANITARNEJ, WENTYLACJI
MECHANICZNEJ) ORAZ ZAGOSPODAROWANIE TERENU OBEJMUJĄCE ROZBIÓRKĘ
ORAZ BUDOWĘ PRZYŁĄCZA GAZOWEGO, BUDOWĘ ZEWNĘTRZNEJ INSTALACJI
KANALIZACJI SANITARNEJ, ZEWNĘTRZNA INSTALACJA ELEKTRYCZNA, ROZBIÓRKĘ
ORAZ BUDOWĘ PRZYŁĄCZA WODOCIĄGOWEGO, BUDOWĘ ZEWNĘTRZNEJ
INSTALACJI KANALIZACJI DESZCZOWEJ, BUDOWĘ WEWNĘTRZNEGO UKŁADU
KOMUNIKACYJNEGO, DOJŚCIA, ZJAZDU PUBLICZNEGO, ROZBIÓRKĘ ORAZ BUDOWĘ
SIECI TELETECHNICZNEJ NA DZIAŁKACH 841, 8422, 843 W MIEJSCOWOŚCI
ROGOŹNO, GMINA ŁANCUT

INWESTOR: GMINA ŁANCUT ul. Mickiewicza 2a 37-100 ŁANCUT	FAZA: STAGE PW	DATA / DATE: 09.2019
BRANŻA: KONSTRUKCJA	SKALA: SCALE 1:100	NR PROJEKTU: PROJECT No:
NAZWA RYSUNKU: DRAWING NAME: RZUT STROPU NAD I PIĘTREM	NUMER RYSUNKU: DRAWING No: KW-05	