
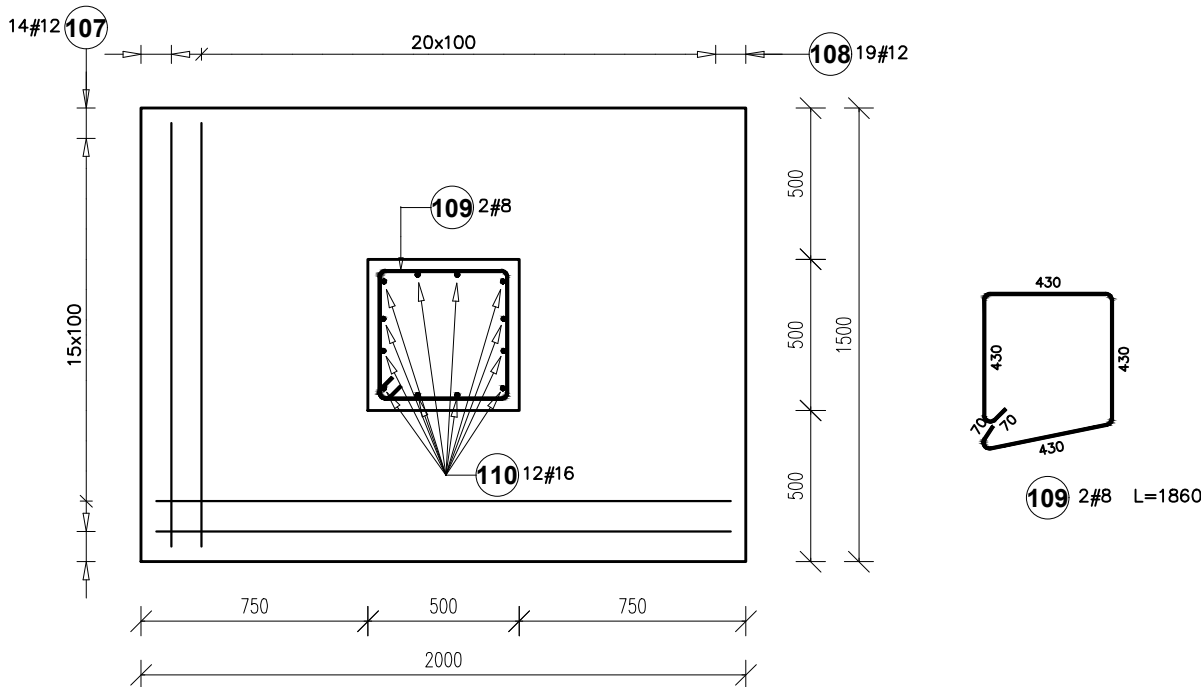
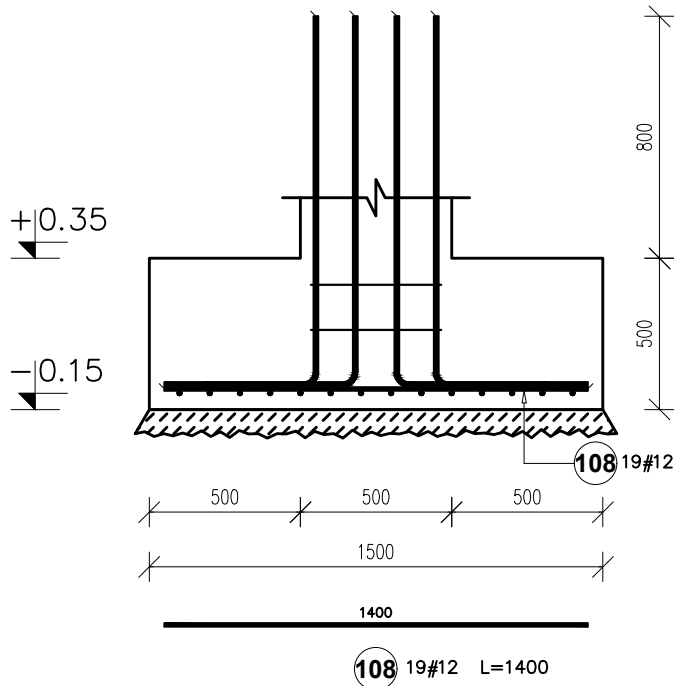


St.-01
1500x2000x500
SZTUK: 8
1: 25

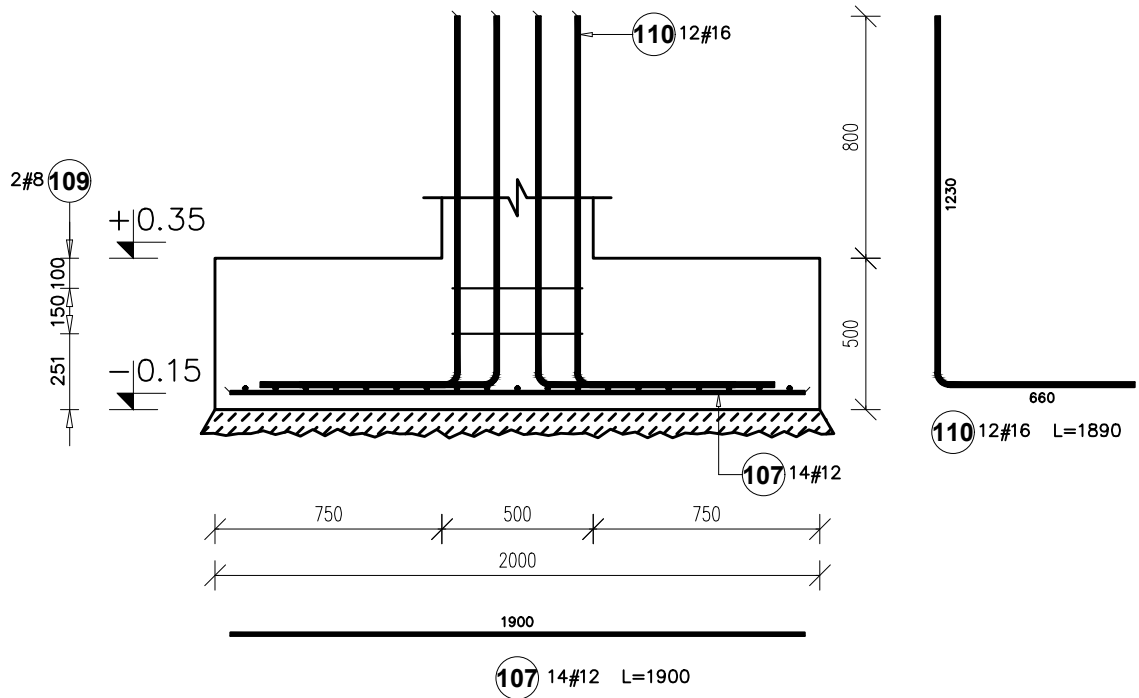

Poz.	Stal	Długość (mm)	Ilość			Długość łączna (m)		
	#		w	elementów	ogółem	A-IIIIN		
	A-IIIIN		elemente			# 8	# 12	# 16
107	12	1900	14	1	14		26,60	
108	12	1400	19	1	19		26,60	
109	8	1860	2	1	2	3,72		
110	16	1890	12	1	12			22,68
Długość wg średnic (m)						3,72	53,20	22,68
Masa 1 m pręta (kg/m)						0,40	0,89	1,58
Masa łączna wg średnic (kg)						1,47	47,24	35,83
Masa łączna wg gatunku stali (kg)						84,55		
Ogółem (kg)						84,55		

BETON KONSTR. C25/30
DREWNO C24
PODBETON MIN B10
STAL ZBROJENIOWA Bst500, A-IIIIN

OTULINA: -40mm ława fundamentowa
-35mm ściana fundamentowa
ZAKŁAD min. 40Ø

BIURO PROJEKTOWE :

FDELITA PIOTR FROSZTĘGA
30-605 Kraków, ul. Fredry 4F/14

Branża: KONSTRUKCJA projektant:	IMIĘ I NAZWISKO mgr inż. Piotr Frosztęga	NR UPR. PDK/0002/POOK/12	PODPIS:
Branża: KONSTRUKCJA sprawdzający:	mgr inż. Gabriel Sowa	K-69/01	

TEMAT :

ROZBUDOWA ORAZ PRZEBUDOWA BUDYNKU ZESPOŁU SZKÓŁ W ROGÓŹNIE
POLEGAJĄCA NA BUDOWIE SALI GIMNASTYCZNEJ ORAZ ZAPLECZA SOCJALNEGO
WRAZ Z WEWNĘTRZNYMI INSTALACJAMI (ELEKTRYCZNĄ, CENTRALNEGO
OGRZEWANIA, WODOCIĄGOWĄ, GAZOWĄ, KANALIZACJI SANITARNEJ, WENTYLACJI
MECHANICZNEJ), ORAZ ZAGOSPODAROWANIE TERENU OBEJMUJĄCE ROZBIÓRKĘ
ORAZ BUDOWĘ PRZYŁĄCZA GAZOWEGO, BUDOWĘ ZEWNĘTRZNEJ INSTALACJI
KANALIZACJI SANITARNEJ, ZEWNĘTRZNĄ INSTALACJĘ ELEKTRYCZNĄ, ROZBIÓRKĘ
ORAZ BUDOWĘ PRZYŁĄCZA WODOCIĄGOWEGO, BUDOWĘ ZEWNĘTRZNEJ
INSTALACJI KANALIZACJI DESZCZOWEJ, BUDOWĘ WEWNĘTRZNEGO UKŁADU
KOMUNIKACYJNEGO, DOJŚCIA, ZJAZDU PUBLICZNEGO, ROZBIÓRKĘ ORAZ BUDOWĘ
SIECI TELETECHNICZNEJ NA DZIAŁKACH 841, 842/2, 843 W MIEJSCOWOŚCI
ROGÓŹNO, GMINA ŁAŃCUT

INWESTOR: INWESTOR:	GMINA ŁAŃCUT ul. MICKIEWICZA 2a 37-100 ŁAŃCUT			
BRANŻA: BRANCH:	KONSTRUKCJA	FAZA: STAGE:	PW	DATA / DATE: 09.2019
NAZWA RYSUNKU: DRAWING NAME:	SKALA: SCALE: 1:10		NR PROJEKTU: PROJECT No:	
Zbrojenie stopy St.-01		NUMER RYSUNKU: DRAWING No: KW-11		