


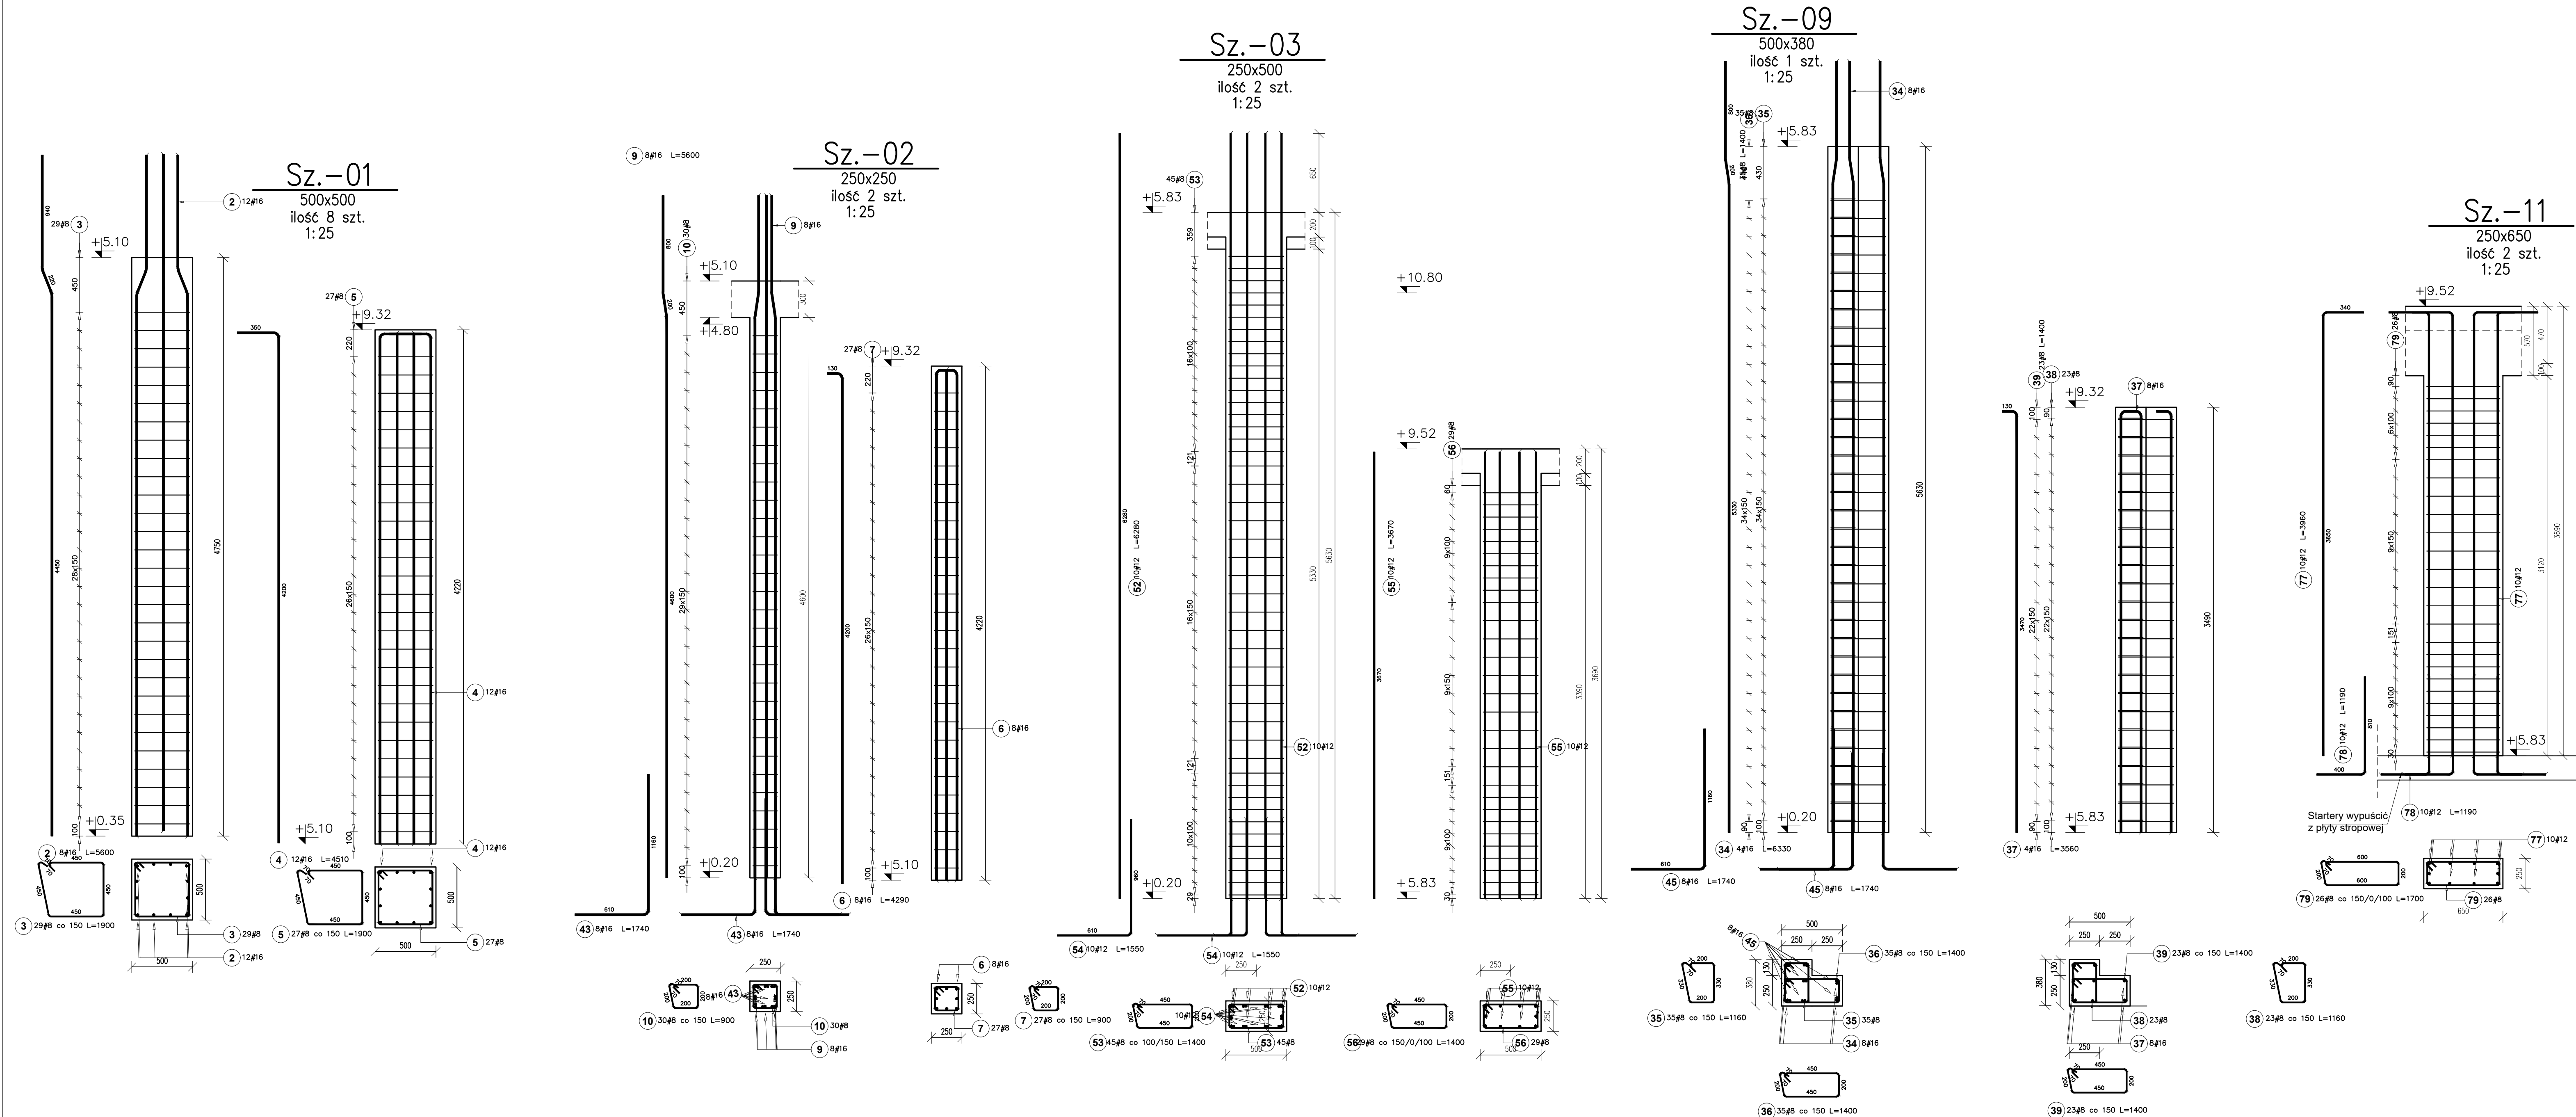

Poz.	Stal	Długość (mm)	Ilość			Długość łączna (m)				
			w elemencie	elementów	ogółem	A-IIIIN				
	#					#	8	12	16	
2	16	5600	12	8	96					537,60
3	8	1900	29	8	232	440,80				
4	16	4510	12	8	96					432,96
5	8	1900	27	8	216	410,40				
6	16	4290	8	2	16					68,64
7	8	900	27	2	54	48,60				
9	16	5600	8	2	16					89,60
10	8	900	30	2	60	54,00				
34	16	6330	8	1	8					50,64
35	8	1160	35	1	35	40,60				
36	8	1400	35	1	35	49,00				
37	16	3560	8	1	8					28,48
38	8	1160	23	1	23	26,68				
39	8	1400	23	1	23	32,20				
43	16	1740	8	2	16					27,84
45	16	1740	8	1	8					13,92
52	12	6280	10	2	20					125,60
53	8	1400	45	2	90	126,00				
54	12	1550	10	2	20					31,00
55	12	3670	10	2	20					73,40
56	8	1400	29	2	58	81,20				
77	12	3960	10	2	20					79,20
78	12	1190	10	2	20					23,80
79	8	1700	26	2	52	88,40				
Długość wg średnic (m)						1397,86	333,00	1249,68		
Masa 1 m pręta (kg/m)						0,40	0,89	1,58		
Masa łączna wg średnic (kg)						552,16	295,70	1974,48		
Masa łączna wg gatunku stali (kg)						2822,36				
Ogółem (kg)						2822,36				

UWAGI:

A. UWAGI OGÓLNE:

RYSEK ROZPATRYWAĆ ŁĄCZNIE Z PROJEKTEM ARCHITEKTONICZNYM. WSZYSTKIE WYMIARY PODANO W MILIMETRACH. WSZYSTKIE PRACE PROWADZIĆ POD NADZOREM OSOBY UPRAWNIIONEJ, ZGODNIE Z ZASADAMI BHP ORAZ OGÓLNEJ MEDZY TECHNICZNEJ.

BETON KONSTR. C25/30
DREWNO C24
PODBETON MIN B10
STAL ZBROJENIOWA Bst500, A-IIIIN
OTULINA: -40mm ława fundamentowa
-35mm ściana fundamentowa
ZAKŁAD min. 40°

BIURO PROJEKTOWE: FDELITA PIOTR FROSZĘGA 30-605 Kraków, ul. Fredry 4F/14			
PROJEKT: KONSTRUKCJA	INŻ. NADZISKO: mgr inż. Piotr Froszęga	NR UPK: POK0002/POK012	PODPIŚ: K-69/01
PROJEKT: KONSTRUKCJA	INŻ. NADZISKO: mgr inż. Gabriel Sowa	NR UPK: K-69/01	
OPIS: ROZBUDOWA ORAZ PRZEBUDOWA BUDYNKU ZESPOŁU SZKÓŁ W ROGÓŹNIE POLEGAJĄCA NA BUDOWIE SALI GIMNASTYCZNEJ ORAZ ZAPLECZA SOCJALNEGO ORAZ Z WEWNĘTRZNYMI INSTALACJAMI ELEKTRYCZNA, CENTRALNEGO OGRZEWANIA, WODOCIĄGOWA, GAZOWA, KANALIZACJA SANITARNEJ, WENTYLACJI MECHANICZNEJ, ORAZ ZAGOSPODAROWANIE TERENU OBEJMUJĄCE ROZBIÓRKĘ ORAZ BUDOWĘ PRZYŁĄCZA GAZOWEGO, BUDOWĘ ZEWNĘTRZNEJ INSTALACJI KANALIZACJI DESZCZOWEJ, BUDOWĘ WEWNĘTRZNEGO UKŁADU KOMUNIKACYJNEGO, DOJŚCIA, ZJAZDU PUBLICZNEGO, ROZBIÓRKĘ ORAZ BUDOWĘ SIECI TELETECHNICZNEJ NA DZIAŁKACH 841, 842/2, 843 W MIEJSCOWOŚCI ROGÓŹNO, GMINA ŁANCUT			
INWESTOR: GMINA ŁANCUT ul. Mickiewicza 2a 37-100 ŁANCUT			
BRANŻA: KONSTRUKCJA	STADIUM: PW	DATA / DATA: 09.2019	
NAZWA RYSUNKU: ZBROJENIE SŁUPA Sz.-01, Sz.-02, Sz.-03, Sz.-09, Sz.-11	SKALA: 1:10	HP PROJEKTU: PROJECT NO:	NUMER RYSUNKU: KW-13