


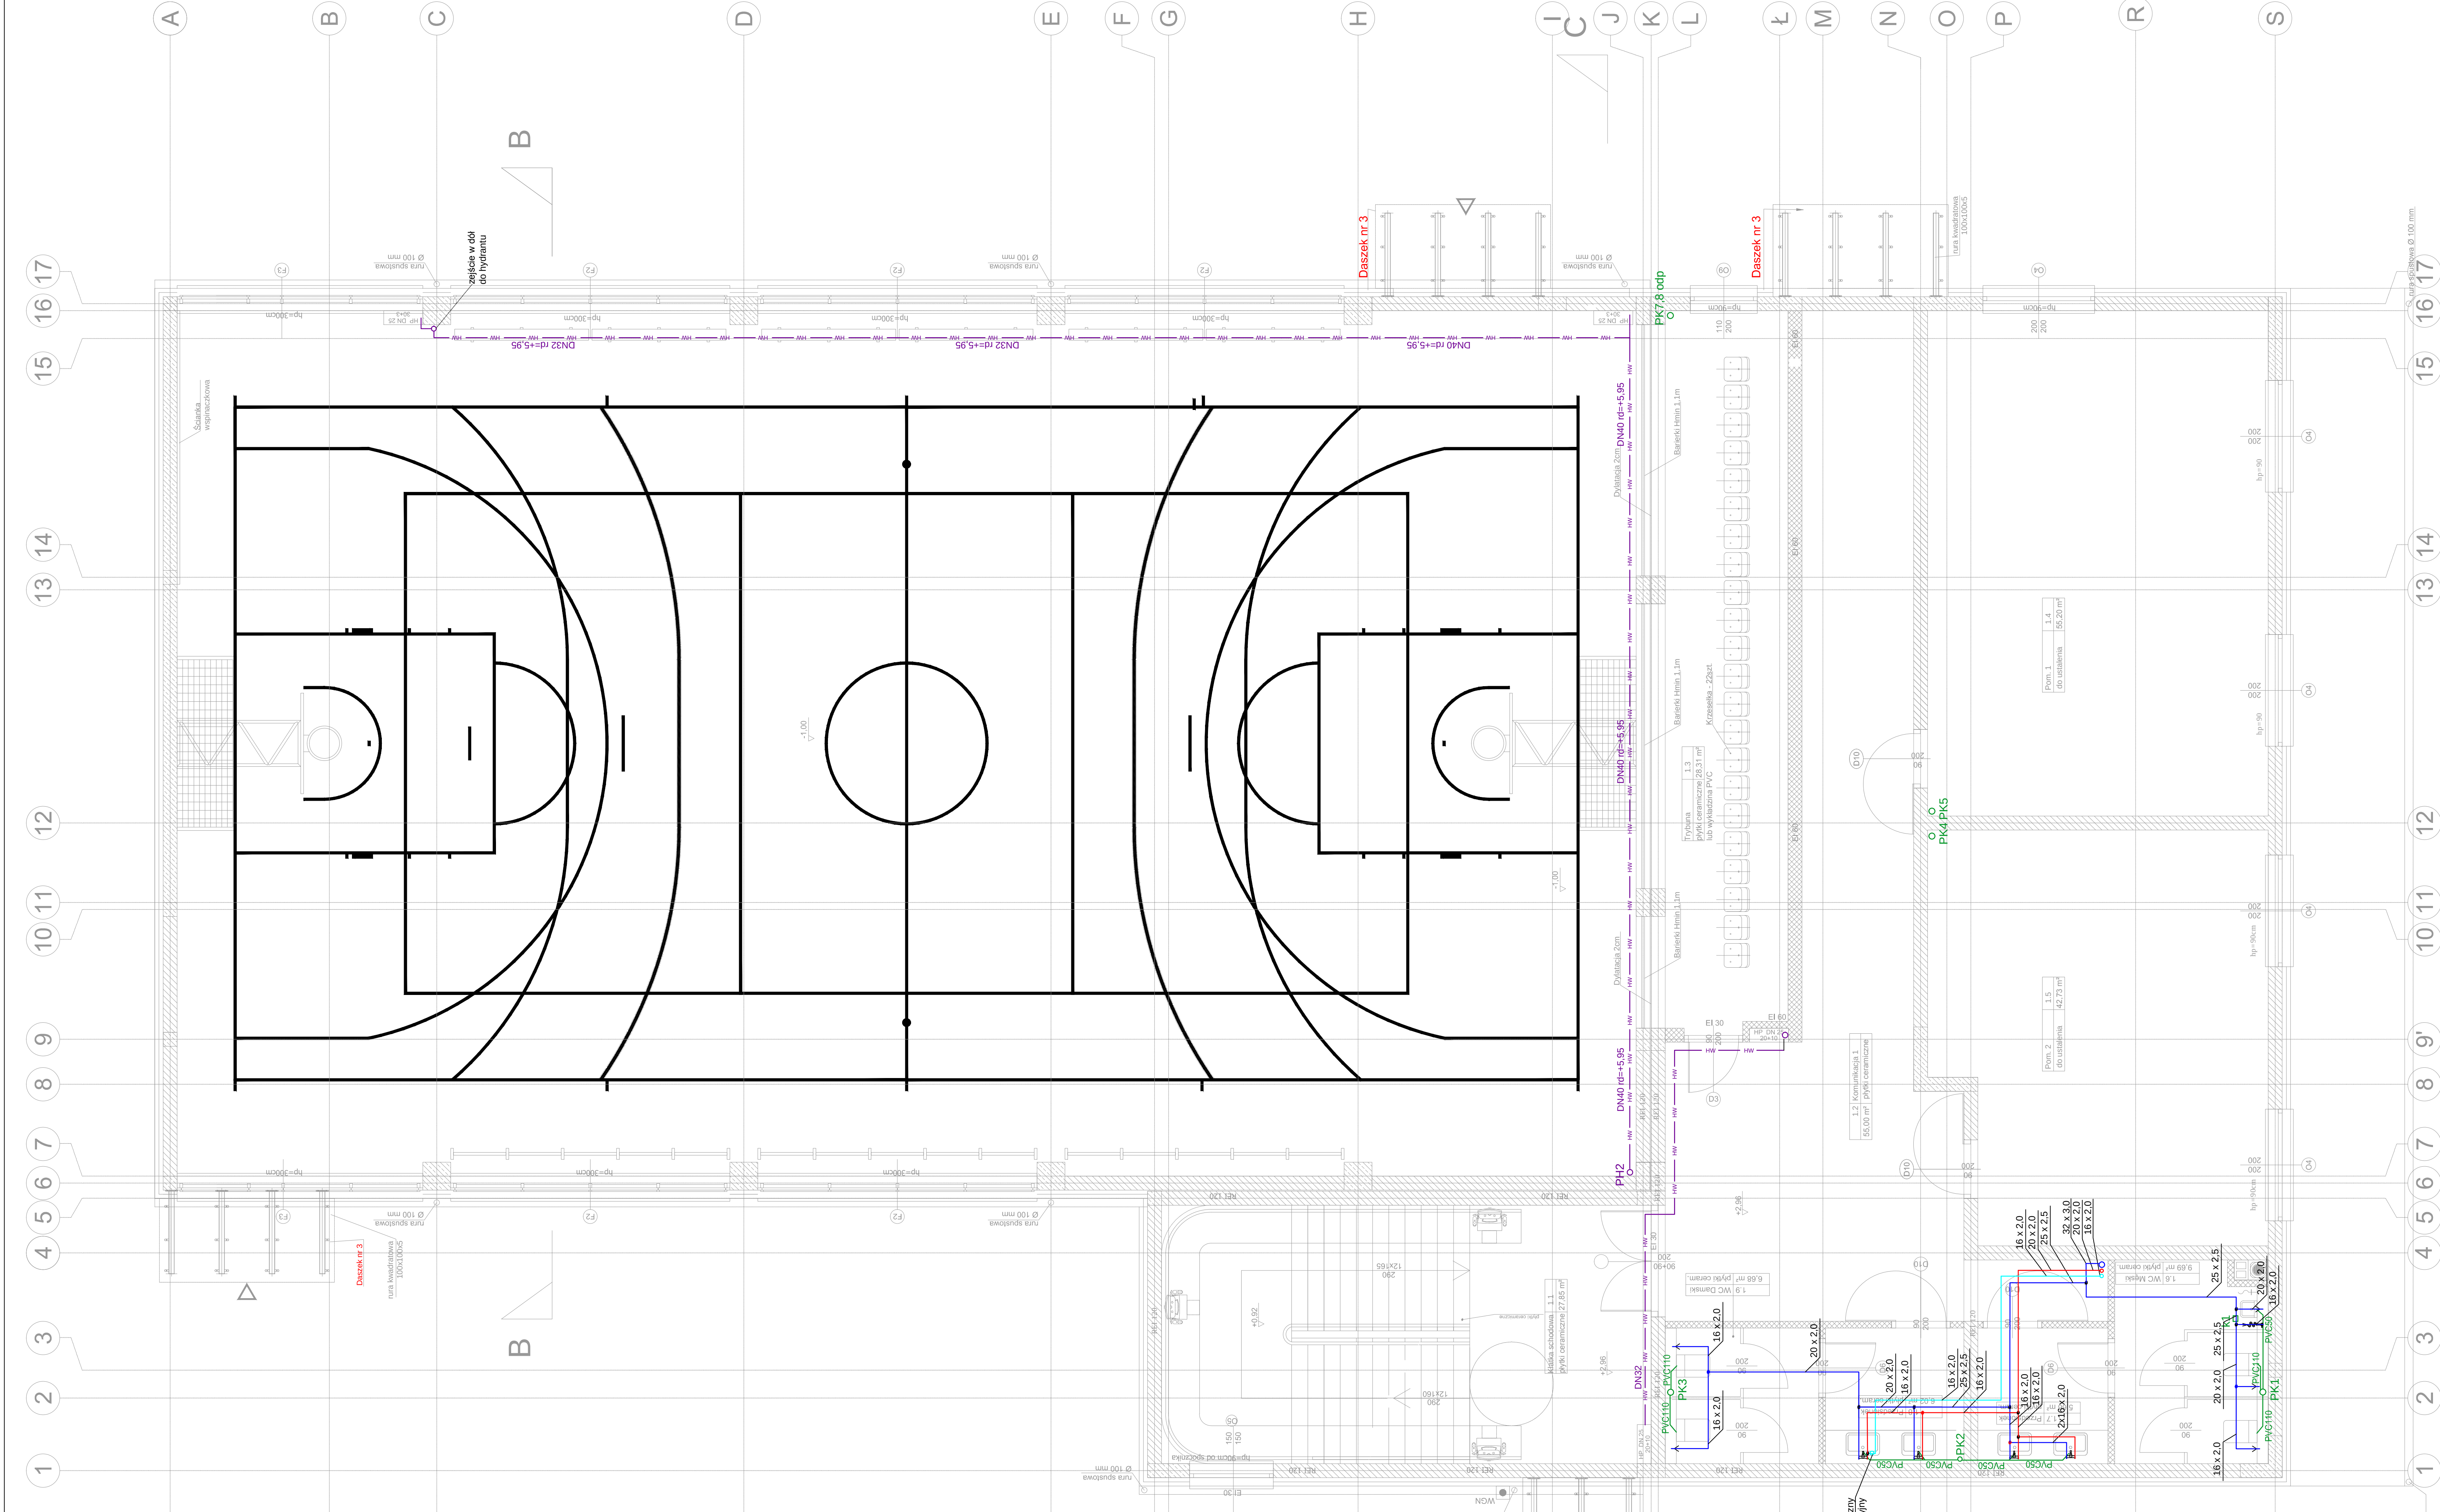

	INSTALACJA WODY ZIEMNEJ
	INSTALACJA WODY CIEPŁEJ
	INSTALACJA WODY CYRKULACYJNEJ
	INSTALACJA KAN. SANITARNEJ PODPOSAZDKOWEJ
	INSTALACJA KANALIZACJI SANITARNEJ
	INSTALACJA KANALIZACJI DESZCZOWEJ

BUDOWA PROJEKTOWA

FDELITA PIOTR FROSZĘGA
30-605 Kraków, ul. Fredry 4f/14

BRANŻA: INŻYNIERIA SANITARNEJ	IMIE I NAZWISKO: mgr inż. Leszek Chmielowski	NR UPB: 454/2009	PODST.: 1
OPIS: BUDOWA I REMONT SANITARNEJ	mgr inż. Marek Kulon	mgr inż. Andrzej B. Pociąg	

OPIS

ROZBUDOWA ORAZ PRZEBUDOWA BUDYNKU ZESPÓŁU SZKÓŁ W ROKOŹNE POŁĘGAJĄCA NA BUDOWIE SALI GIMNASTYCZNEJ ORAZ ZAPLECZA SOCJALNEGO WRAZ Z WEWNĘTRZNYMI INSTALACJAMI ELEKTRYCZNĄ, CENTRALNEGO OGRZEWANIA, WODOCIĄGOWĄ, GAZOWĄ, KANALIZACJI SANITARNEJ, WENTYLACJI MECHANICZNEJ, ORAZ ZAGOSPODAROWANIE TERENU OBEJMUJĄCE ROZBÓRKĘ ORAZ BUDOWĘ PRZELĄCZA GAZOWEGO, BUDOWĘ ZEWNĘTRZNEJ INSTALACJI KANALIZACJI SANITARNEJ, ZEWNĘTRZNA INSTALACJA ELEKTRYCZNA, ROZBÓRKĘ ORAZ BUDOWĘ PRZELĄCZA WODOCIĄGOWEGO, BUDOWĘ ZEWNĘTRZNEJ INSTALACJI KANALIZACJI DESZCZOWEJ, BUDOWĘ WEWNĘTRZNEGO UKŁADU KOMUNIKACYJNOGO, DOŚCIGA ZŁAZDU PUBLICZNEGO, ROZBÓRKĘ ORAZ BUDOWĘ SIECI TELETECHNICZNEJ NA DZIAŁKACH 841, 842I2, 843 W MIEJSCOWOŚCI ROKOŹNO, GMINA ŁANCUT

INWESTOR: GMINA ŁANCUT
ul. Mickiewicza 2a
30-100 ŁANCUT

BRANŻA: INŻYNIERIA SANITARNEJ

OPIS: BUDOWA I REMONT SANITARNEJ

PAZA: 15.09.2019

SKALA: 1:50

NUMER RYSUNKU: 09.2019

INSTRUMENTY: 1:50

INSTRUMENTY: 1:50

INSTRUMENTY: 1:50