


BUDYNEK NR 1 – RZUT PARTERU –
INSTALACJE ELEKTRYCZNE I NISKOPRĄDOWE

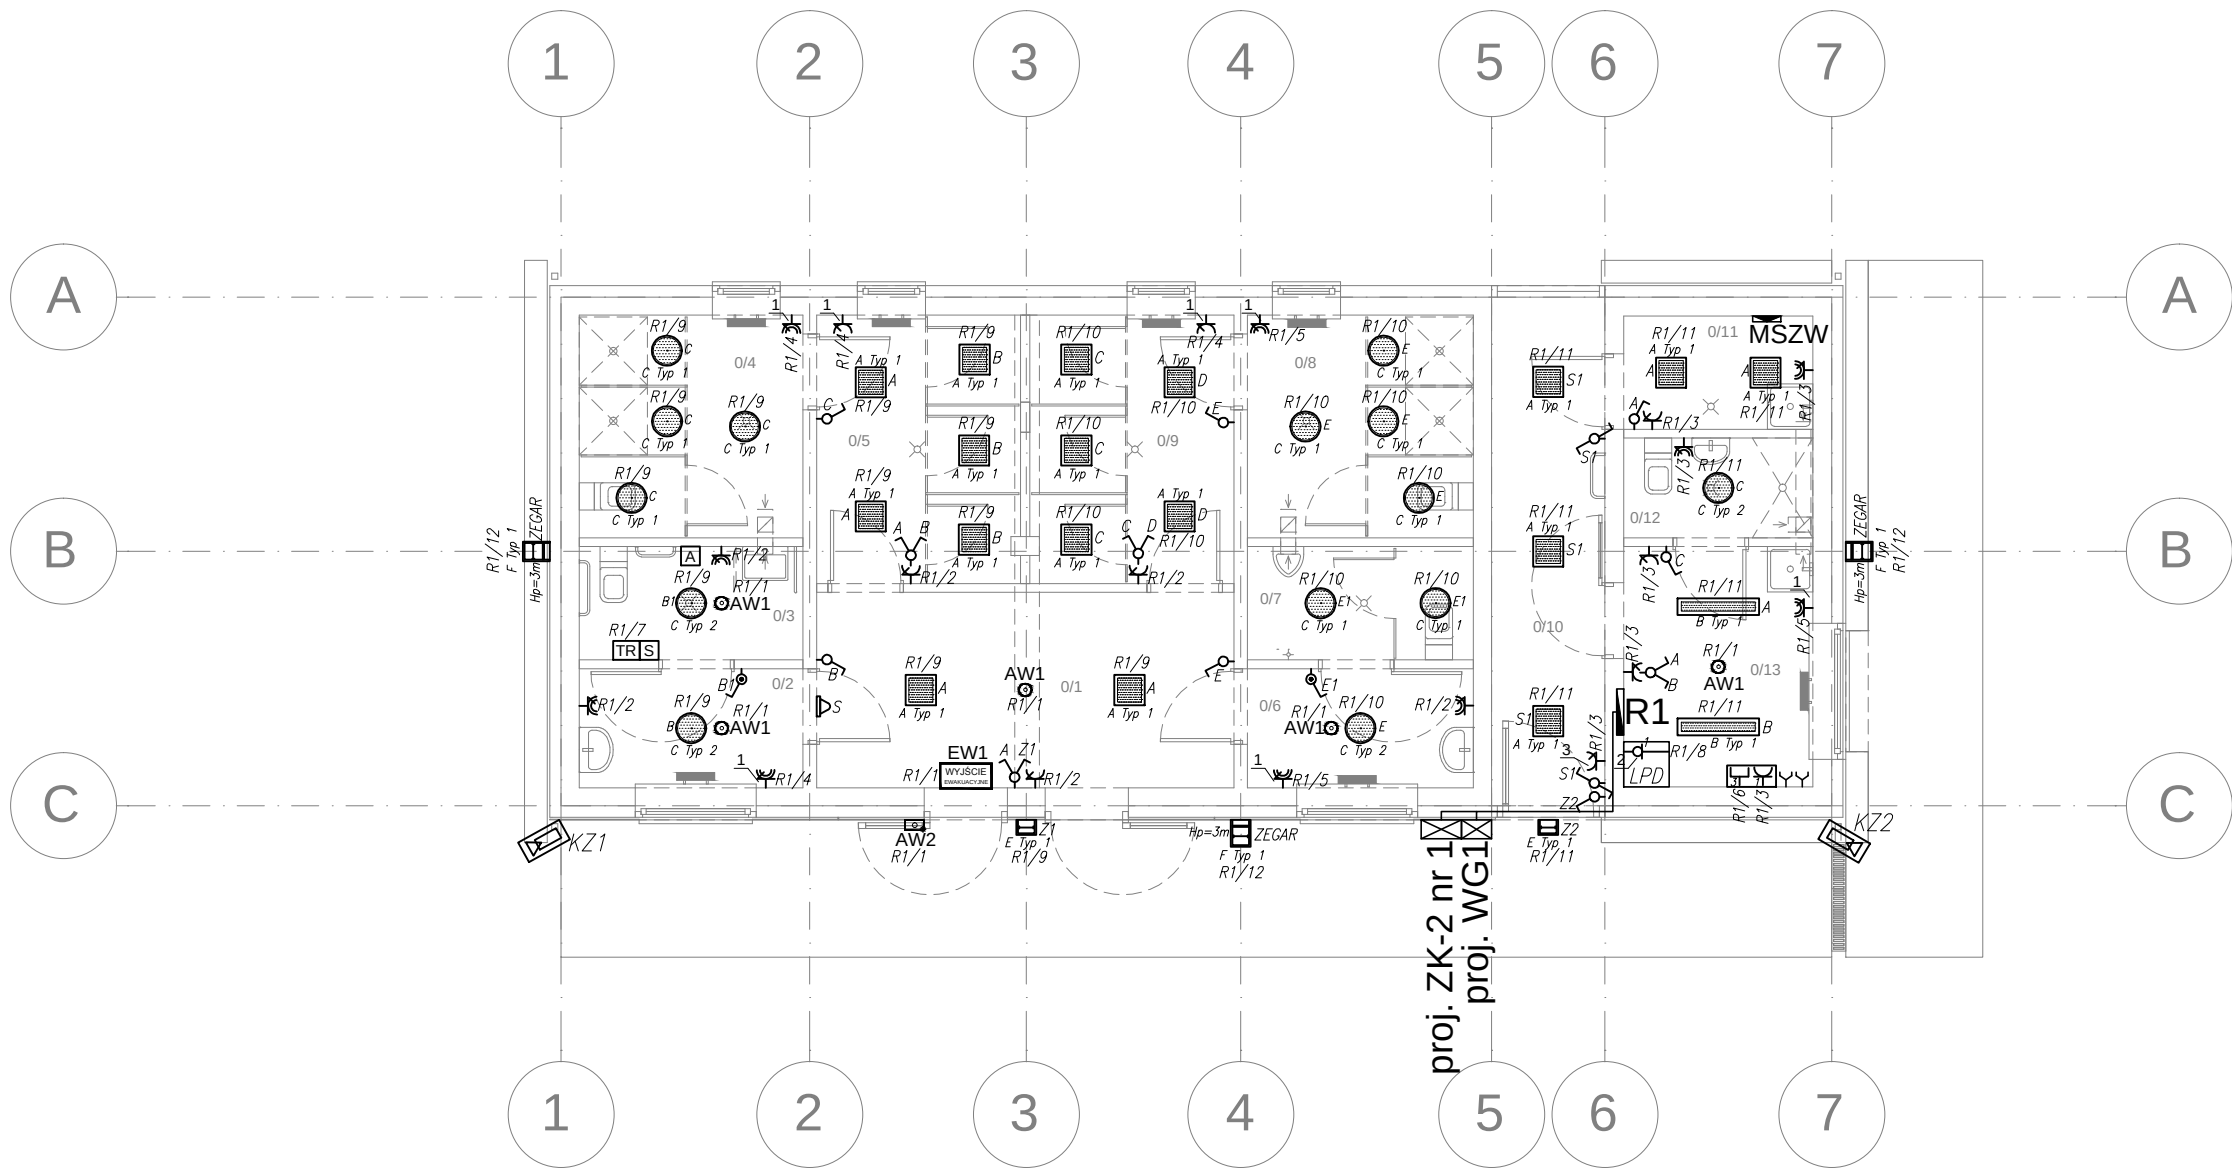

Legenda:

- łącznik 10A,
- łącznik świecznikowy 10A,
- łącznik schodowy 10A,
- łącznik hermetyczny 10A,
- łącznik hermetyczny świecznikowy 10A,
- łącznik hermetyczny schodowy 10A,
- gniazda 1-fazowe podwójne 16A,
- gniazda 1-fazowe podwójne hermetyczne 16A,
- gniazdo logiczne RJ 45,
- wypust 1-faz. puszka o 80 i zapas 2m przewodu,
- wyłącznik pożarowy,
- miejscowa szyna wyrównawcza,
- WLZ,
- rozdzielnica.

LEGENDA INSTALACJI PRZYŻYWOWEJ

- A** – przycisk alarmowy pociągowy (WEZWANIE),
- S** – przycisk anulowania alarmu, kasownik (KASOWANIE),
- Sd** – sygnalizator z bucziem,
- TR** – transformator 230/24V, 63VA, w przestrzeni sufitu podwieszanego.

Legenda opraw:

- A typ 1** – oprawa do montażu nastropowego, zwieszanego lub ściennego, obudowa stalowa, klosz mikropryzmatyczny, IP20, źródło światła LED 19W,
- B typ 1** – oprawa do montażu nastropowego lub zwieszanego, obudowa z blachy stalowej, klosz mikropryzmatyczny, IP20, źródło światła LED 35W,
- C typ 1** – oprawa do montażu nastropowego/ściennego, obudowa z poliwęglanu PC, klosz PC, IP66, źródło światła LED 19W,
- C typ 2** – oprawa do montażu nastropowego/ściennego, obudowa z poliwęglanu PC, klosz PC, IP66, źródło światła LED 25W,
- D typ 1** – oprawa do montażu nastropowego lub zwieszanego, klosz opalowy z poliwęglanu, IP66, IK10, źródło światła LED 17W,
- D typ 2** – oprawa do montażu nastropowego lub zwieszanego, klosz opalowy z poliwęglanu, IP66, IK10, źródło światła LED 31W,
- E typ 1** – oprawa do montażu na ścianie z kloszem z matowego poliwęglanu, korpus z odlewu aluminiowego, IP65, lampy świetłówe 1 x 26W,
- F typ 1** – oprawa ścienna reflektor asymetryczny, obudowa aluminiowa, szyba przezroczysta, IP66, lampa halogenkowa 1 x 70W,
- EW1** – oprawa ewakuacyjna kierunkowa ścienna jednostronna, IP20, źródło LED, zakres temp. 10° do 35°, czas pracy AW 1h, system AT, tryb pracy M,
- AW1** – oprawa awaryjna montaż w sufitach podwieszanych lub natynkowych, obudowa z białego poliwęglanu, optyka dookoła, zakres temp. 10° do 40°, źródło LED 2W, IP20, czas pracy AW 1h, system AT, tryb pracy M,
- AW2** – oprawa awaryjna montaż nastropowy/ścienny, obudowa z białego poliwęglanu, zakres temp. -15° do 40°, źródło LED 2,5W, IP65, czas pracy AW 1h, system AT, tryb pracy NM,

LEGENDA – SYSTEM CCTV:

- KZ** – kamera IP tubowa zewnętrzna, min. 2MPX, montaż sufitowy/ścienny, zasilanie PoE, 1920x1080p, obiektyw 3,6mm, (0lux (IR LED ON)), IP66, zakres temp. od -20° do 50°.

WYKAZ URZĄDZEŃ ELEKTRYCZNYCH

NR	OPIS	ZASILANIE	SZT
1	Grzejnik elektryczny	230V, 0,5kW, 2,2A	7
2	Lokalny Punkt Dystrybucyjny	230V, 0,5kW, 2,2A	1
3	Gniazdo do odkurzacza basenowego	230V, 0,3kW, 1,3A	1

NR POM.	NAZWA POMIESZCZENIA	SREDNIE NATĘŻENIE OŚWIETLENIA	WSPÓŁCZYNNIK ODDAWANIA BARWY
0/1	HOL	100 lx	40
0/2	USTĘP K+NP – PRZEDSIONEK	200 lx	80
0/3	USTĘP K+NP	200 lx	80
0/4	UMYWALNIA K	200 lx	80
0/5	PRZEBIERALNIA K	200 lx	80
0/6	USTĘP M – PRZEDSIONEK	200 lx	80
0/7	USTĘP M	200 lx	80
0/8	UMYWALNIA M	200 lx	80
0/9	PRZEBIERALNIA M	200 lx	80
0/10	KORYTARZ	100 lx	40
0/11	POM. GOSPODARCZE	200 lx	60
0/12	USTĘP	200 lx	80
0/13	POMIESZCZENIE RATOWNIKÓW	300 lx	80

Układ instalacji: TN – S

Ochrona przed dotykiem bezpośrednim:

- izolowanie części czynnych
- wyłącznik różnicowy o prądzie 30mA

Ochrona przed dotykiem pośrednim:

- samoczynne wyłączenie zasilania
- urządzenia II klasy ochronności
- połączenia wyrównawcze

oznaczenie nr obwodu

oznaczenie rozdzielnicy

oznaczenie nr obwodu

oznaczenie nr odbiornika

Inwestor:	Gmina Łańcut ul. Mickiewicza 2a 37-100 Łańcut	BIURO PROJEKTÓW ALDABRA UL. SZAFERA 5/32, 31-543 KRAKÓW	tel. 600-215-743 e-mail: jackbaran@poczta.onet.pl NIP 675-122-23-71 REGON 356912490
Nazwa obiektu budowlanego:	Nazwa obiektu budowlanego: Utworzenie rekreacyjnej przestrzeni wspólnej w miejscowości Wysoka w ramach rewitalizacji gminy Łańcut na lata 2016-2020 - rozbudowa i nadbudowa istniejącego budynku socjalnego, budowa nowego budynku technicznego, wchodzących w skład zaplecza socjalno-sanitarnego i technologicznego otwartego basenu rekreacyjnego, remont istniejącej niecki basenowej - budowa instalacji elektrycznych		
Adres obiektu budowlanego:	Miejscowość: Wysoka	Powiat: łańcucki	Województwo: podkarpackie
Faza:	PROJEKT WYKONAWCZY		SKALA: 1:100
Branża:	ELEKTRYCZNA		
Funkcja:	Imię, Nazwisko:	Uprawnienia:	Podpis:
Projektant:	mgr inż. Jacek Baran		MAP/0081/POOE/05
Sprawdzający:	mgr inż. Paweł Kopyciński		MAP/0378/POOE/08
Nazwa rys:	Budynek nr 1 - rzut parteru - instalacje elektryczne i niskoprądowe		Nr rys. E-02
Prawa autorskie zastrzeżone, łącznie z prawem reprodukcji lub udostępniania osobom trzecim niniejszego rysunku lub jego części bez upoważnienia Inwestora.			Kraków, kwiecień 2018 r.