


BUDYNEK NR 2 – RZUT PARTERU –
INSTALACJE ELEKTRYCZNE

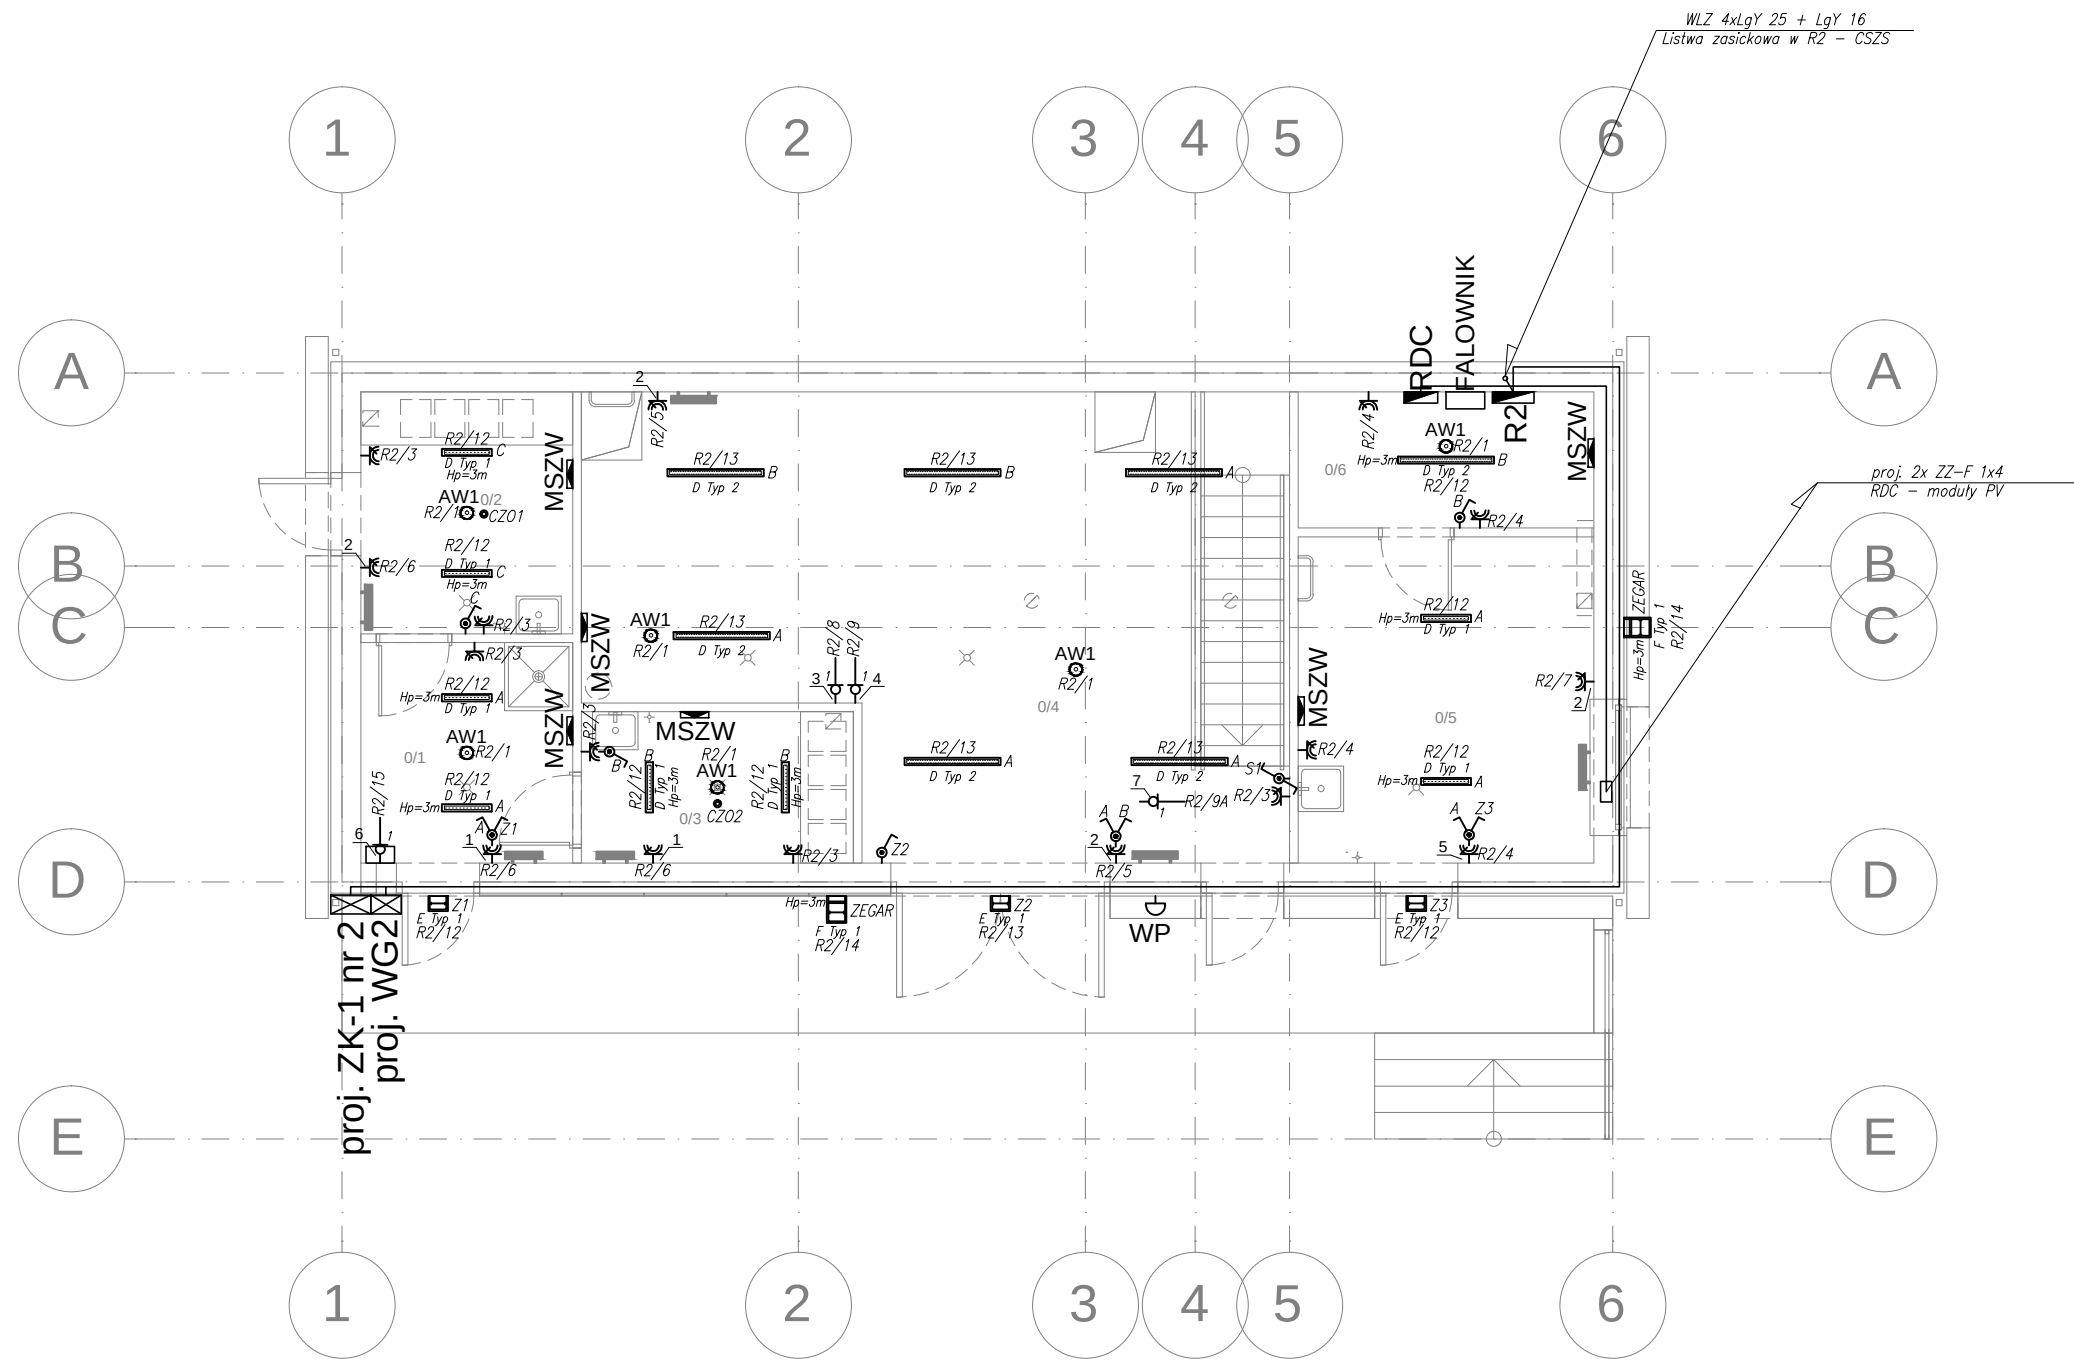

Legenda:

- łącznik 10A,
- łącznik świecznikowy 10A,
- łącznik schodowy 10A,
- łącznik hermetyczny 10A,
- łącznik hermetyczny świecznikowy 10A,
- łącznik hermetyczny schodowy 10A,
- gniazda 1–fazowe podwójne 16A,
- gniazda 1–fazowe podwójne hermetyczne 16A,
- gniazdo logiczne RJ 45,
- wypust 1–faz. puszka o 80 i zapas 2m przewodu,
- – czujnik obecności (z opóźnieniem czasowym 30min)
- WP – wyłącznik pożarowy,
- miejscowa szyna wyrównawcza,
- WLZ,
- rozdzielnica.

Legenda oprav:

- A typ 1 – oprawa do montażu nastropowego, zwieszanego lub ściennego, obudowa stalowa, klosz mikropryzmatyczny, IP20, źródło światła LED 19W,
- B typ 1 – oprawa do montażu nastropowego lub zwieszanego, obudowa z blachy stalowej, klosz mikropryzmatyczny, IP20, źródło światła LED 35W,
- C typ 1 – oprawa do montażu nastropowego/ściennego, obudowa z poliwęglanu PC, klosz PC, IP66, źródło światła LED 19W,
- C typ 2 – oprawa do montażu nastropowego/ściennego, obudowa z poliwęglanu PC, klosz PC, IP66, źródło światła LED 25W,
- D typ 1 – oprawa do montażu nastropowego lub zwieszanego, klosz opalowy z poliwęglanu, IP66, IK10, źródło światła LED 17W,
- D typ 2 – oprawa do montażu nastropowego lub zwieszanego, klosz opalowy z poliwęglanu, IP66, IK10, źródło światła LED 31W,
- E typ 1 – oprawa do montażu na ścianie z kloszem z matowego poliwęglanu, korpus z odlewu aluminiowego, IP65, lampy świetłówkowe 1 x 26W,
- F typ 1 – oprawa ścienna reflektor asymetryczny, obudowa aluminiowa, szyba przezroczysta, IP66, lampa halogenkowa 1 x 70W,
- EW1 – oprawa ewakuacyjna kierunkowa ścienna jednostronna, IP20, źródło LED, zakres temp. 10° do 35°, czas pracy AW 1h, system AT, tryb pracy M,
- AW1 – oprawa awaryjna montaż w sufitach podwieszanych lub natynkowych, obudowa z białego poliwęglanu, optyka dookólna, zakres temp. 10° do 40°, źródło LED 2W, IP20, czas pracy AW 1h, system AT, tryb pracy M,
- AW2 – oprawa awaryjna montaż nastropowy/ścienny, obudowa z białego poliwęglanu, zakres temp. –15° do 40°, źródło LED 2,5W, IP65, czas pracy AW 1h, system AT, tryb pracy NM,



Układ instalacji: TN – S

Ochrona przed dotykiem bezpośrednim:

- izolowanie części czynnych
- wyłącznik różnicowy o prądzie 30mA

Ochrona przed dotykiem pośrednim:

- samoczynne wyłączenie zasilania
- urządzenia II klasy ochronności
- połączenia wyrównawcze

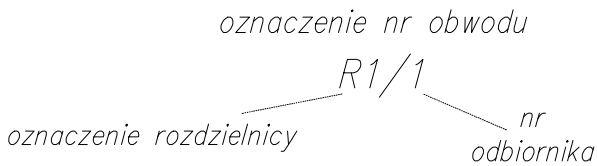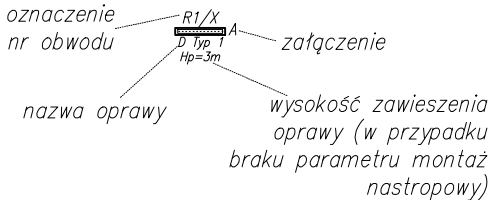

WYKAZ URZĄDZEŃ ELEKTRYCZNYCH

NR	OPIS	ZASILANIE	SZT.
1	Grzejnik elektryczny	230V, 0,5kW, 2,3A	2
2	Grzejnik elektryczny	230V, 1kW, 4,7A	4
3	Stacja solarna	230V, 0,2kW, 0,9A	1
4	Pompa obiegowa	230V, 0,1kW, 0,4A	1
5	Gniazdo do odkurzacza basenowego	230V, 0,3kW, 1,3A	1
6	Szafka zasilająco-sterująca pompownie	230V, 1,7kW, 8,2A	1
7	Pompa cyrkulacyjna	230V, 0,06kW, 0,3A	1

NR POM.	NAZWA POMIESZCZENIA	ŚREDNIE NATAŻENIE OŚWIETLENIA	WSPÓŁCZYNNIK ODDAWANIA BARWY
0/1	POMIESZCZENIE TECHNICZNE	200 lx	80
0/2	POMIESZCZENIE DOZOROWANIA	200 lx	80
0/3	POMIESZCZENIE DOZOROWANIA KOREKTORA PH	200 lx	80
0/4	MASZYNOWNIA – FILTRY	200 lx	60
0/5	MAGAZYN	100 lx	60
0/6	POMIESZCZENIE TECHNICZNE	200 lx	80

Inwestor:	Gmina Łańcut ul. Mickiewicza 2a 37-100 Łańcut	BIURO PROJEKTÓW ALDABRA UL. SZAFERA 5/32, 31-543 KRAKÓW	tel. 600-215-743 e-mail: jackbaran@poczta.onet.pl NIP 675-122-23-71 REGON 356912490
Nazwa obiektu budowlanego:	Utworzenie rekreacyjnej przestrzeni wspólnej w miejscowości Wysoka w ramach rewitalizacji gminy Łańcut na lata 2016-2020 - rozbudowa i nadbudowa istniejącego budynku socjalnego, budowa nowego budynku technicznego, wchodzących w skład zaplecza socjalno-sanitarnego i technologicznego otwartego basenu rekreacyjnego, remont istniejącej niecki basenowej - budowa instalacji elektrycznych		
Adres obiektu budowlanego:	Miejscowość: Wysoka	Powiat: łańcucki	Województwo: podkarpackie
Faza:	PROJEKT WYKONAWCZY		SKALA: 1:100
Branża:	ELEKTRYCZNA		
Funkcja:	Imię, Nazwisko:	Uprawnienia:	Podpis:
Projektant:	mgr inż. Jacek Baran		MAP/0081/POOE/05
Sprawdzający:	mgr inż. Paweł Kopyciński		MAP/0378/POOE/08
Nazwa rys:	Budynek nr 2 - rzut parteru - instalacje elektryczne		Nr rys. E-05
Prawa autorskie zastrzeżone, łącznie z prawem reprodukcji lub udostępniania osobom trzecim niniejszego rysunku lub jego części bez upoważnienia Inwestora.		Kraków, kwiecień 2018 r.	