


RZUT PARTERU

INSTALACJA WODOCIĄGOWA

SKALA 1:75

- LEGENDA
- przewody inst. wody zimnej ciepłej i cyrkulacyjnej z rur Pe-RT/Al/Pe-HD

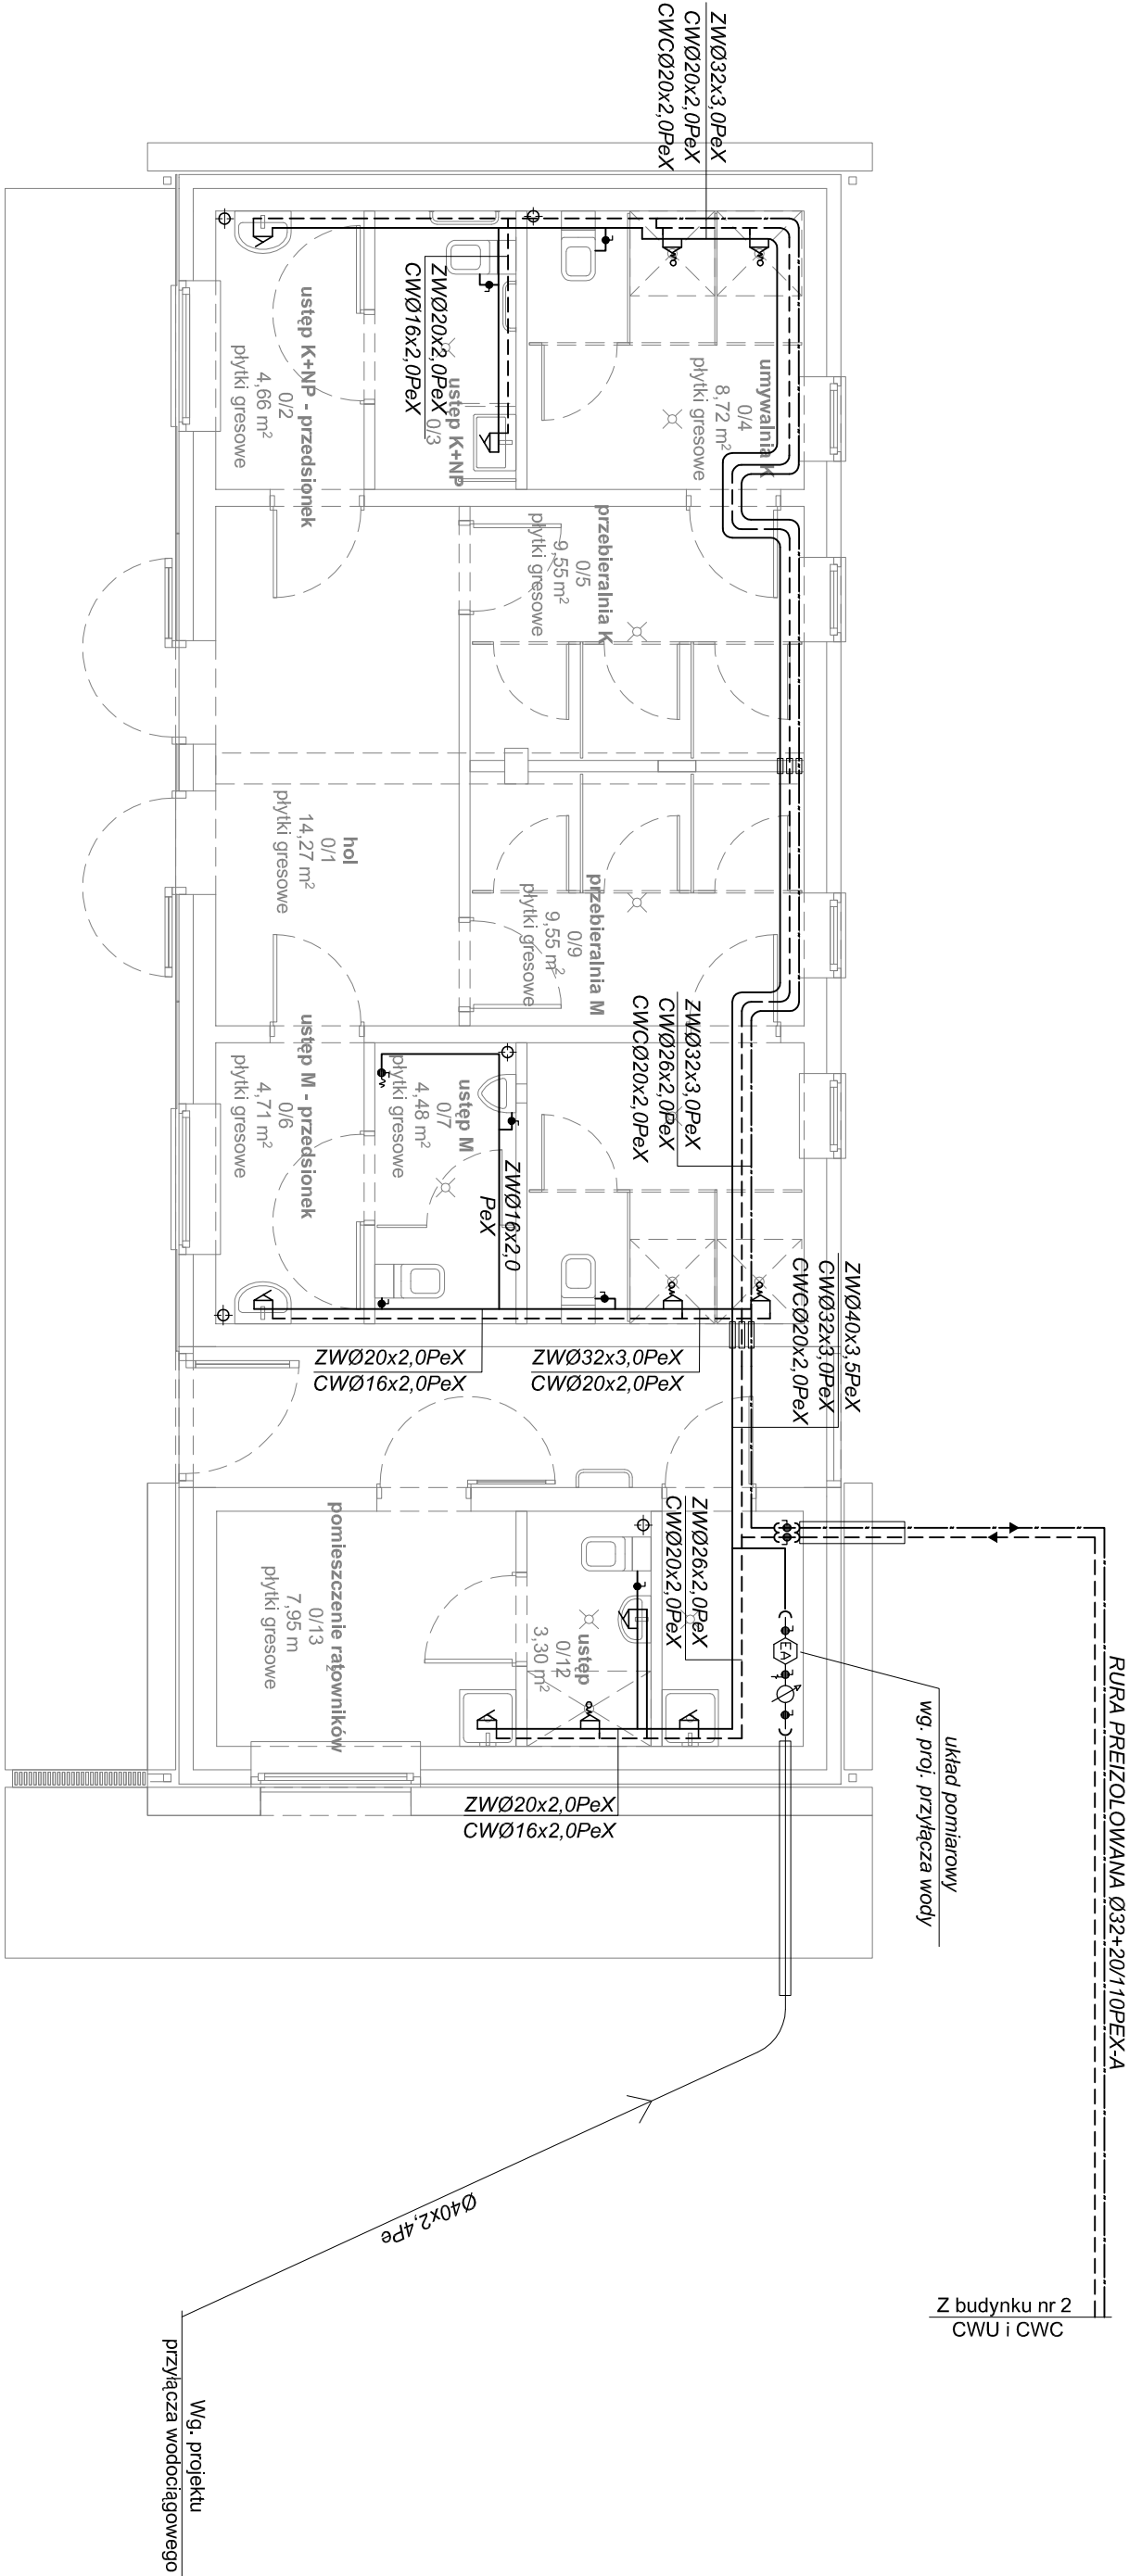

UWAGA:

Nieopisane średnice wody zimnej ciepłej i cyrkulacyjnej zaprojektowano z rur wielowarstwowych Ø16x2,0 Pe-RT/Al/Pe-HD.

Prowadzenie instalacji w warstwie wylewki podłogowej, a do urządzeń w bruzdach ściennych

Trasy zapewniają samokompensację wydłużeń cieplnych

Temat:		Umocnienie rekreacyjnej przestrzeni wspólnej w miejscowości Wysoka w ramach rewitalizacji gminy Łañcut na lata 2016-2020 - rozbudowa i nadbudowa istniejącego budynku socjalnego, budowa nowego budynku technicznego, wchodzących w skład zaplecza socjalno-sanitarnego i technologicznego otwartego basenu rekreacyjnego, remont istniejącej niecki basenowej, budowa przyłącza wody, kanalizacji sanitarnej, wolnostojących kolektorów słonecznych, niezbędnej infrastruktury i urządzeń technicznych oraz obiektów małej architektury.		
Inwestor:		Gmina Łañcut, ul. Mickiewicza 2A, 37-100 Łañcut		
Lokalizacja:		Wysoka, gmina Łañcut, dz. nr ewid. 392/10, obręb 0009-Wysoka		
Przedmiot rysunku:		RZUT PARTERU BUDYNIEK NR1 - INSTALACJA WODOCIĄGOWA		
Projektant:	inż. Marian Budzik, upr. nr S-234/79 S-234/80		Faza: PW	
Opisownik:	mgr inż. Daniel Kocurek			Nr rysunku:
Sprawdził:	mgr inż. Witold Duszałek, upr. nr S-158/01			S-01