

RZUT PIWNIC

INSTALACJA WODOCIĄGOWA


SKALA 1:75

LEGENDA

DN50 STOC

- przewody instalacji wodociągowej z rur stalowych ocynkowanych obustronnie

- przewody doziemnej części instalacji CWU i CWC z rur preizolowanych Ø32+20/10 PeX-A

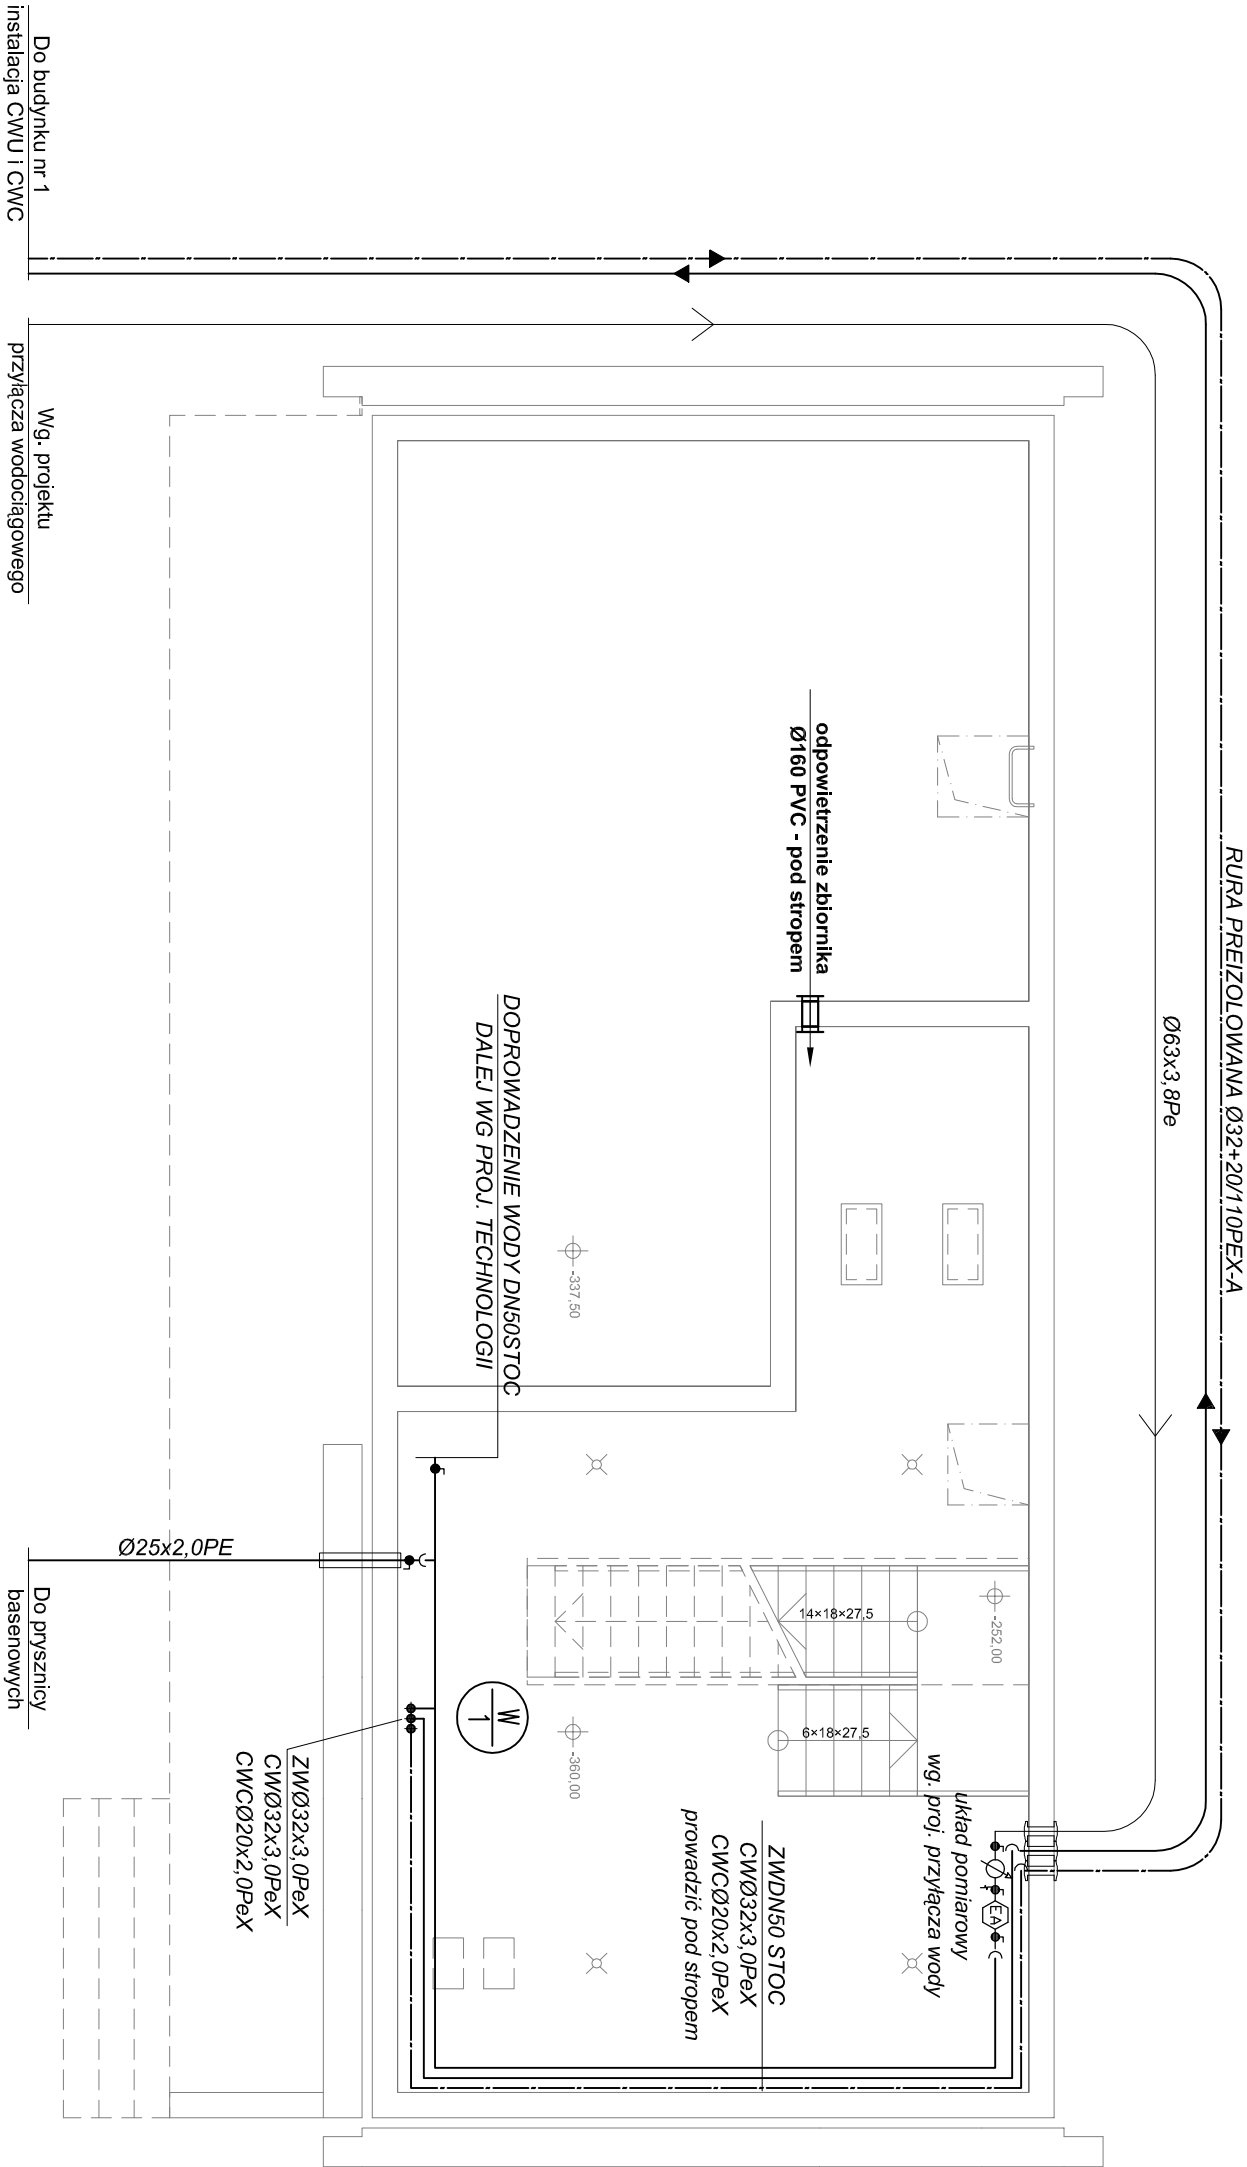

Temat: Utworzenie rekreacyjnej przestrzeni wspólnej w miejscowości Wysoka w ramach rewitalizacji gminy Łañcut na lata 2016-2020 - rozbudowa i nadbudowa istniejącego budynku socjalnego, budowa nowego budynku technicznego, wchodzących w skład zaplecza socjalno-sanitarnego i technologicznego otwartego basenu rekreacyjnego, remont istniejącej niecki basenowej, budowa przyłącza wody, kanalizacji sanitarnej, wolnostojących kolektorów słonecznych, niezbędnej infrastruktury i urządzeń technicznych oraz obiektów małej architektury.

Inwestor: Gmina Łañcut, ul. Mickiewicza 2A, 37-100 Łañcut

Lokalizacja: Wysoka, gmina Łañcut, dz. nr ewid. 392/10, obręb 0009-Wysoka

Przedmiot rysunku: RZUT PIWNIC BUDYNEK NR2 - INSTALACJA WODOCIĄGOWA

Projektant: Inż. Marian Budzik, upr. nr S-234/79 S-234/80

Opisownik: mgr inż. Daniel Kocurek

Sprawdził: mgr inż. Witold Duszałek, upr. nr S-158/01

Skala: 1:75	
Data: kwiecień 2018	
Faza: PW	
Nr rysunku: S-12	