


RZUT PARTERU

INSTALACJA WODOCIĄGOWA

SKALA 1:75

LEGENDA	
	- pion instalacji wody zimnej ciepłej i cyrkulacyjnej
	- przewody inst. wody ładowania zasobnika z rur stalowych nierdzewnych
	- przewody inst. wody zimnej ciepłej i cyrkulacyjnej z rur Pe-RT/Al/Pe-HD

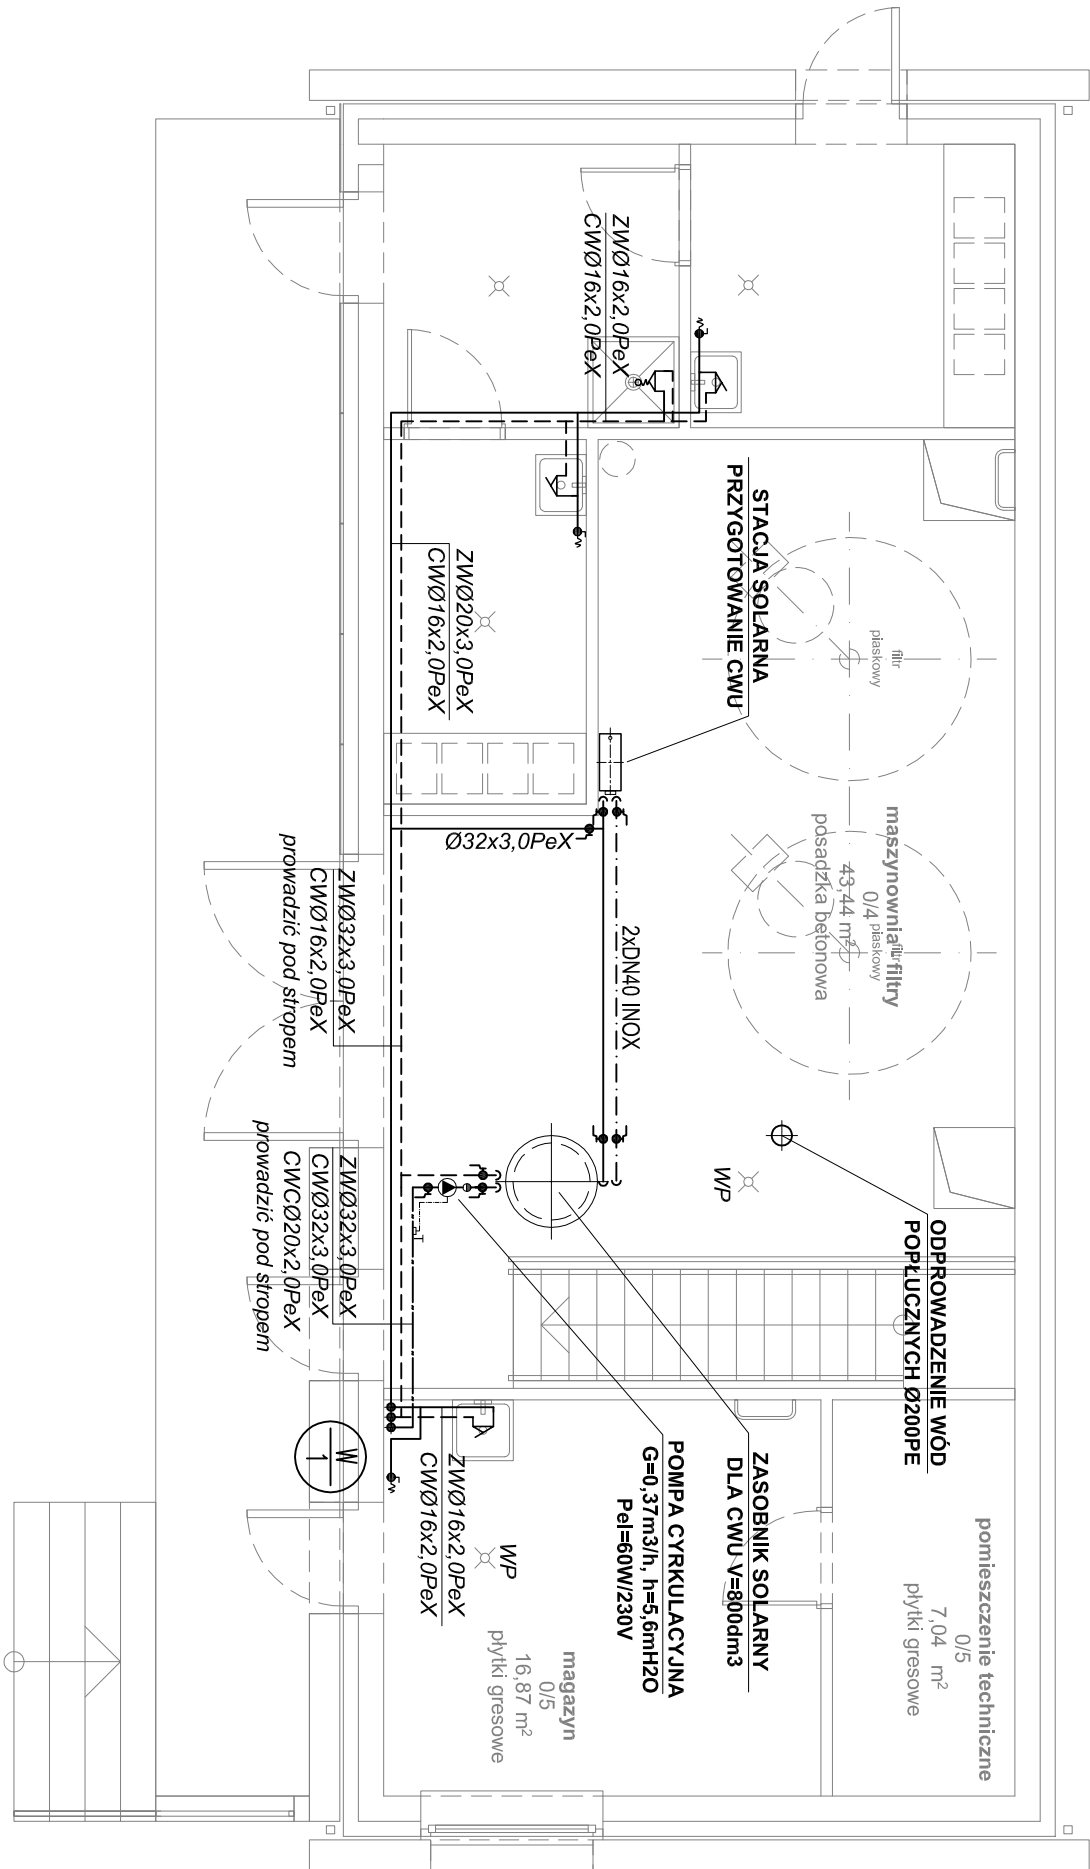

Temat:	Utworzenie rekreacyjnej przestrzeni wspólnej w miejscowości Wysoka w ramach rewitalizacji gminy Łañcut na lata 2016-2020 - rozbudowa i nadbudowa istniejącego budynku socjalnego, budowa nowego budynku technicznego, wchodzących w skład zaplecza socjalno-sanitarnego i technologicznego otwartego basenu rekreacyjnego, remont istniejącej niecki basenowej, budowa przyłącza wody, kanalizacji sanitarnej, wolnostojących kolektorów słonecznych, niezbędnej infrastruktury i urządzeń technicznych oraz obiektów małej architektury.		
Inwestor:	Gmina Łañcut, ul. Mickiewicza 2A, 37-100 Łañcut		

Lokalizacja:	Wysoka, gmina Łañcut, dz. nr ewid. 392/10, obręb 0009-Wysoka	Skala:	1:75
Przedmiot rysunku:	RZUT PARTERU BUDYNEK NR2 - INSTALACJA WODOCIĄGOWA	Data:	kwiecień 2018
Projektant:	inż. Marian Budzik, upr. nr S-234/79 S-234/80	Faza:	PW
Opisownik:	mgr inż. Daniel Kocurek	Nr rysunku:	S-13
Sprawdził:	mgr inż. Witold Duszałek, upr. nr S-158/01		

UWAGA:
Nieopisane średnice wody zimnej ciepłej i cyrkulacyjnej zaprojektowano z rur wielowarstwowych Ø16x2,0 Pe-RT/Al/Pe-HD.