


RZUT PIWNIC

INSTALACJA SOLARNA I PODGRZEWU

WODY BASENOWEJ

SKALA 1:75

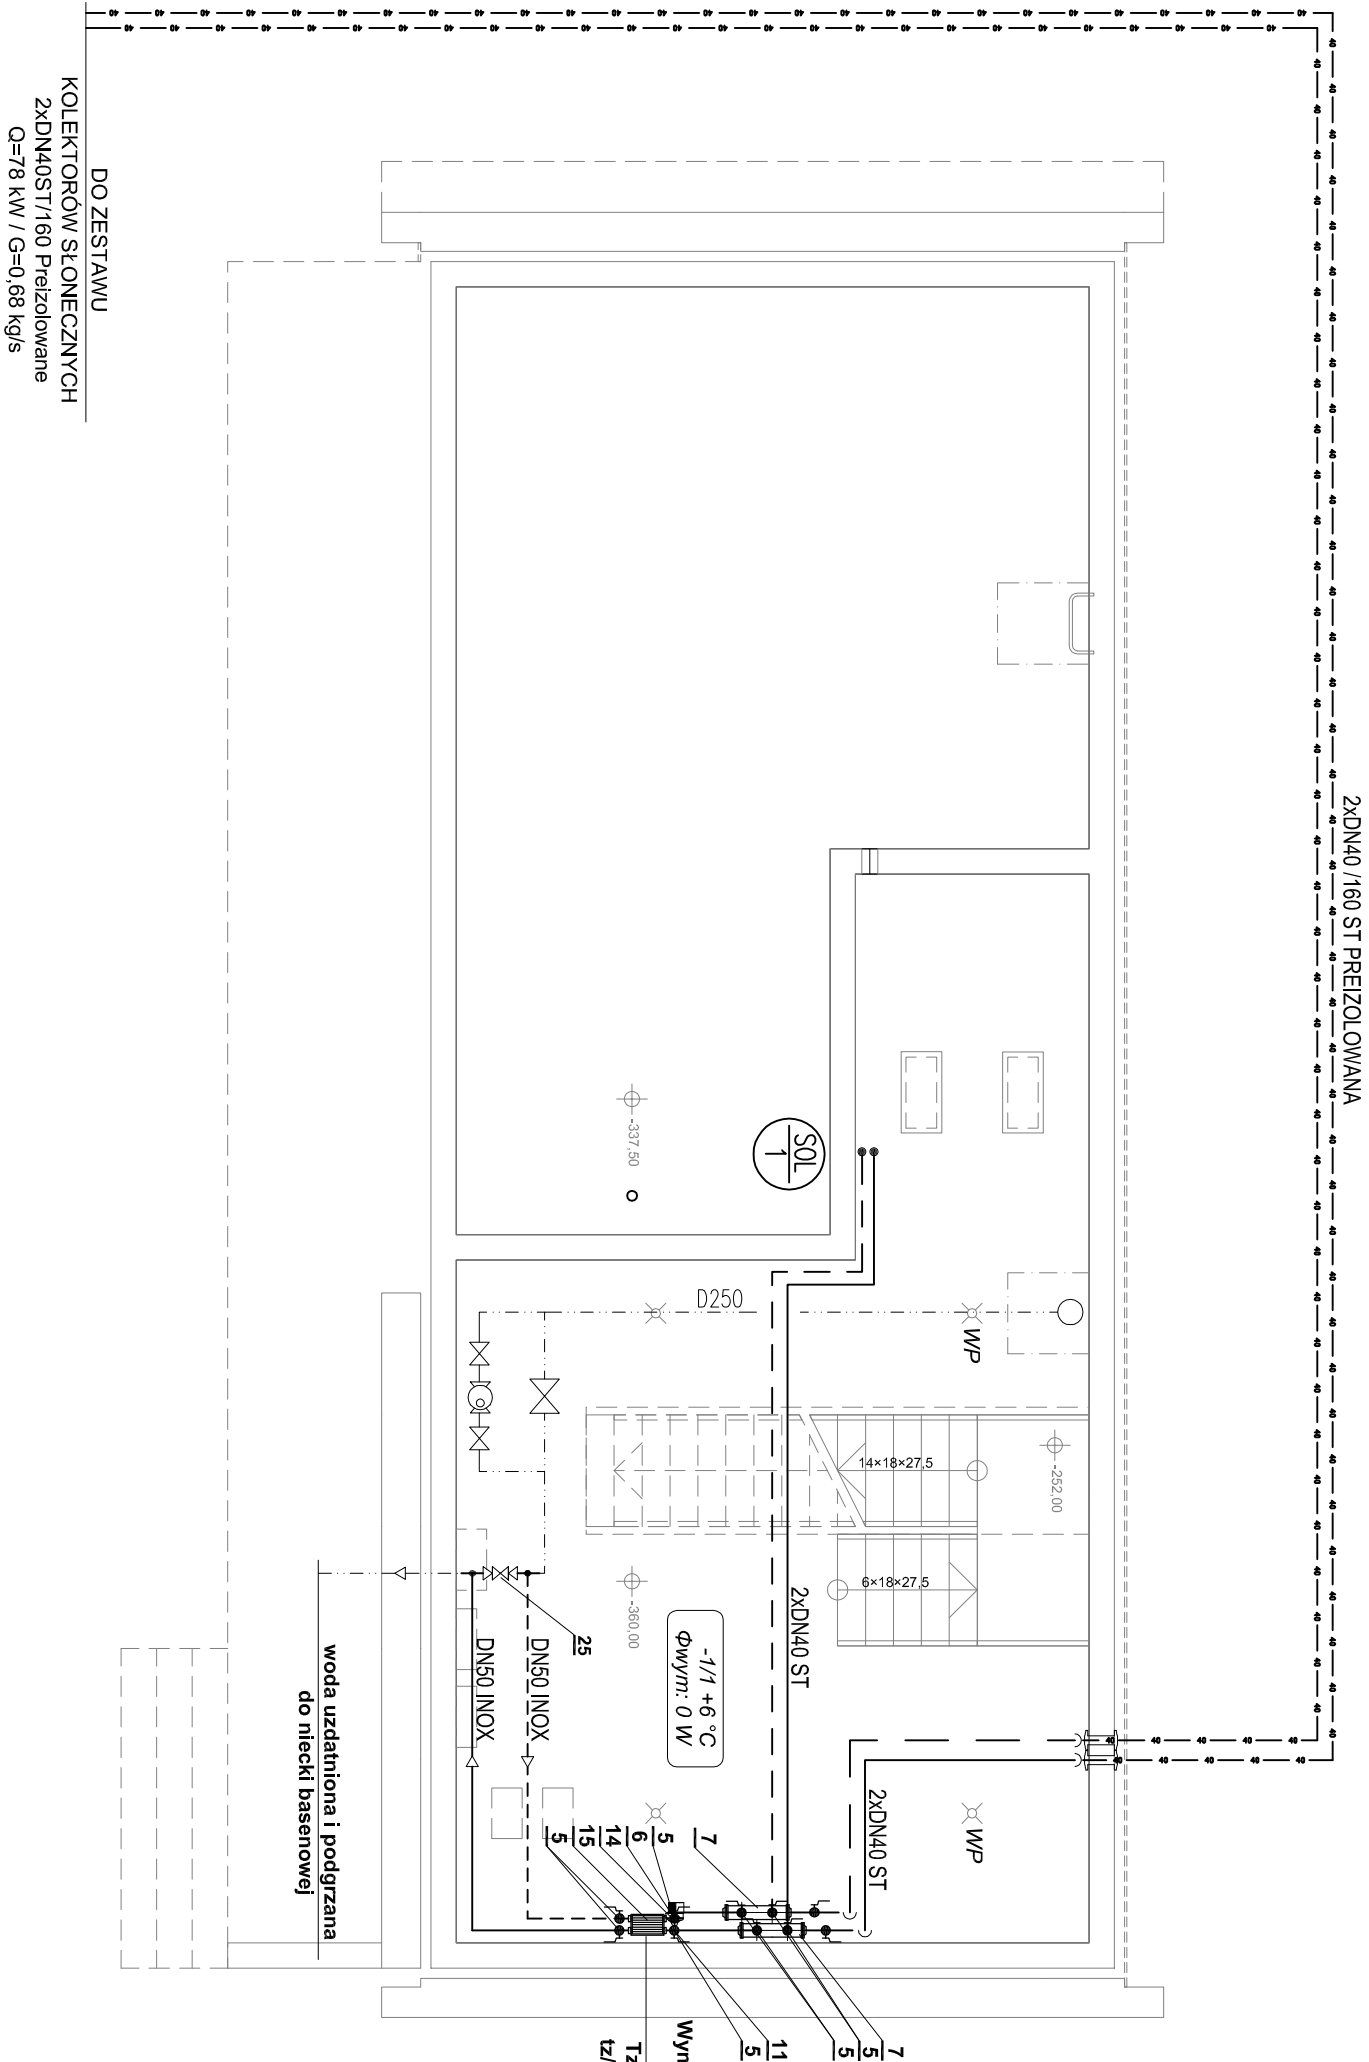

UWAGA:
Wyszczególnienie elementów wg. rys.:
SCHEMAT TECHNOLOGICZNY INSTALACJI SOLARNEJ

Temat: Utworzenie rekreacyjnej przestrzeni wspólnej w miejscowości Wysoka w ramach rewitalizacji gminy Łañcut na lata 2016-2020 - rozbudowa i nadbudowa istniejącego budynku socjalnego, budowa nowego budynku technicznego, wchodzących w skład zaplecza socjalno-sanitarnego i technologicznego otwartego basenu rekreacyjnego, remont istniejącej nlecki basenowej, budowa przyłącza wody, kanalizacji sanitarnej, wolnostojących kolektorów słonecznych, niezbędnej infrastruktury i urządzeń technicznych oraz obiektów małej architektury.			
Inwestor: Gmina Łañcut, ul. Mickiewicza 2A, 37-100 Łañcut			
Lokalizacja: Wysoka, gmina Łañcut, dz. nr ewid. 392/10, obręb 0009-Wysoka			Skala: 1:75
Przedmiot rysunku: RZUT PIWNIC BUDYNEK NR2 - INSTALACJA SOLARNA I PODGRZEWU WODY BASENOWEJ			Data: kwiecień 2018
Projektant: inż. Marjan Budzik, upr. nr S-234/79 S-234/80	Opisownik: mgr inż. Daniel Kocurek	Faza: PW	Nr rysunku: S-14
Sprawca: mgr inż. Witold Duszałek, upr. nr S-158/01	Kontrola: [Podpis]		