


RZUT PARTERU

INSTALACJA SOLARNA I PODGRZEWU

WODY BASENOWEJ

SKALA 1:75

Stacja solarna-podgrzew wody basenowej/przygotowanie CWU  
wypożazona w wymiennik płytowy,  
pompe pierwotną i wtórną, zawór bezpieczeństwa 6 bar,  
zawory zwrotne klapowe, manometr, zawory napełniania  
i opróżniania, termometry, separator powietrza, rotametr.  
Q=78 kW, Hp=5,6 mH<sub>2</sub>O, G=0,68 kg/s

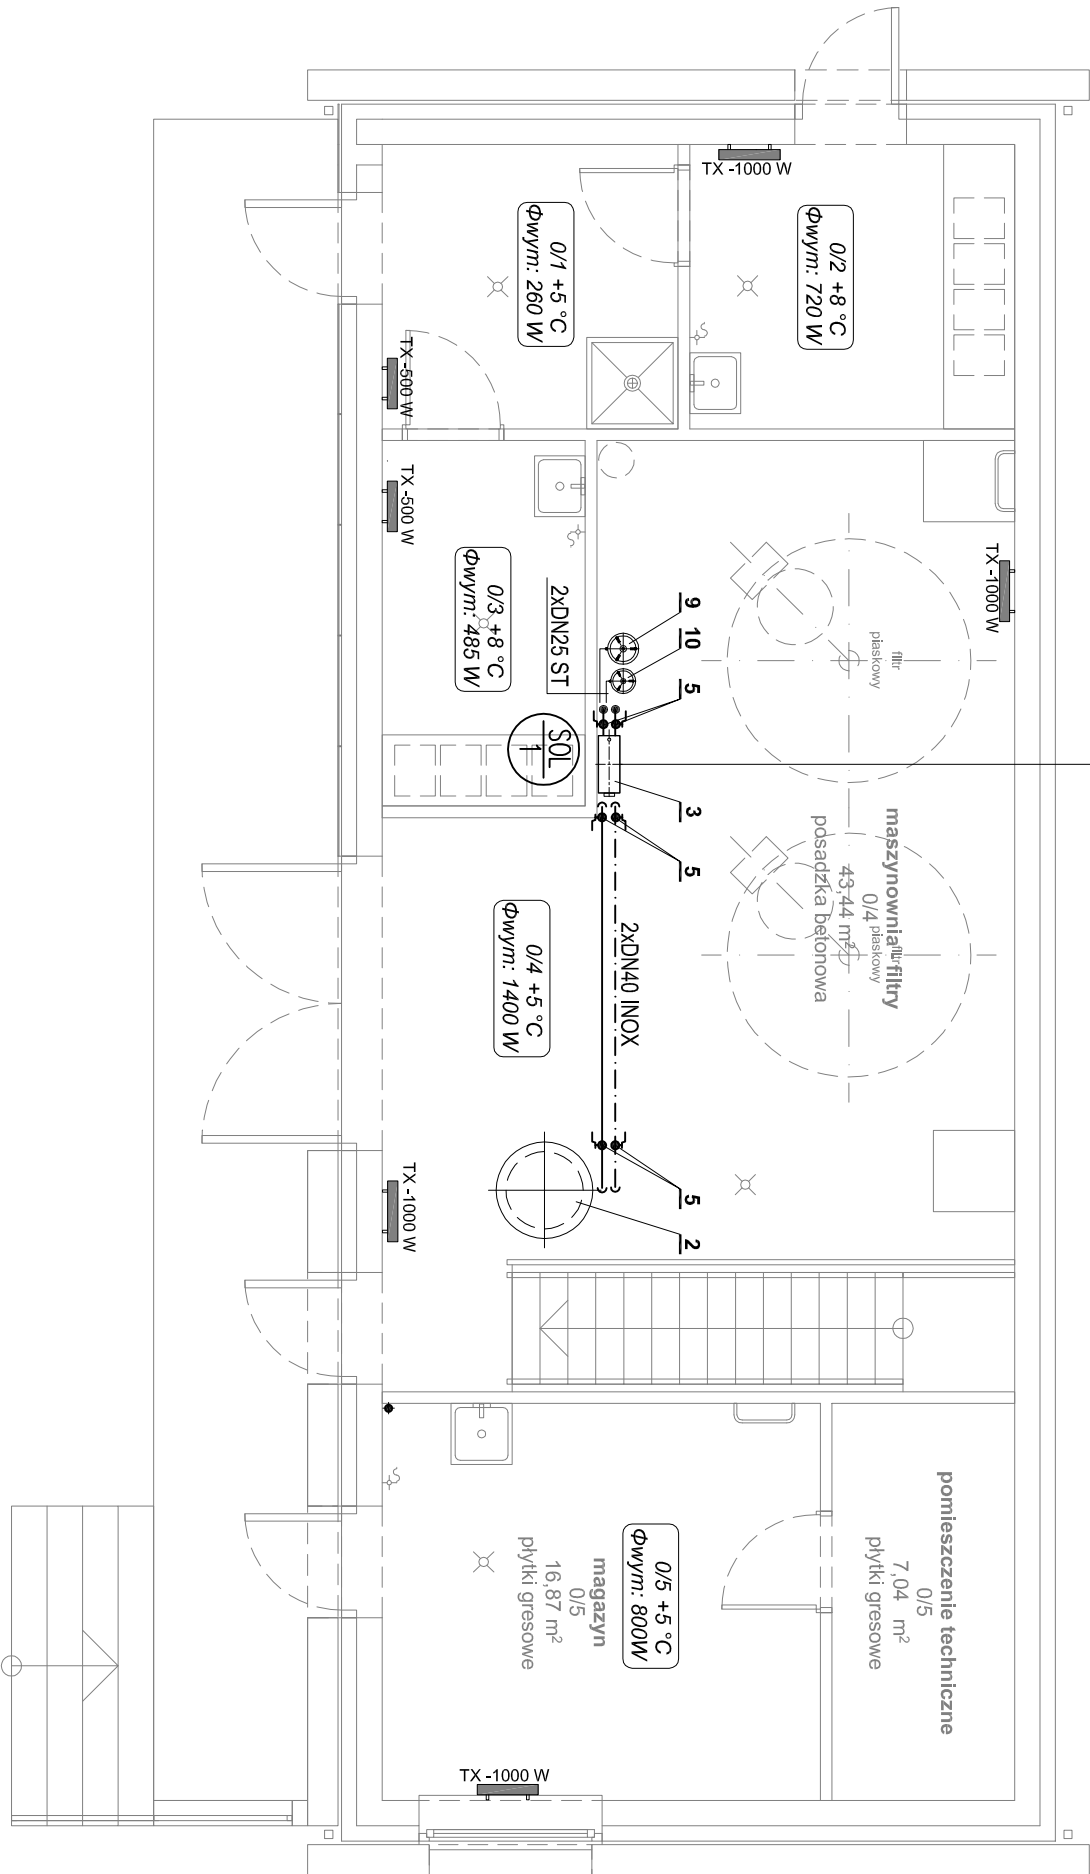

LEGENDA



- pion instalacji solarnej

- Przewody inst. solarnej z rur stalowych czarnych średnich bez szwu wg. PN-H / 74209

- Przewody inst. CWU z rur stalowych nierdzewnych zgodnych z EN 10088 o połączeniach zaciskowych

- Nr pomieszczenia, projektowa temp. wewnętrzna pomieszczenia, projektowe obciążenie ciepłone

- Grzejnik płytowy elektryczny o mocy Q=1000W

-1/1 +6 °C  
Φwym.: 0 W

TX -1000 W

UWAGA:

Wyszczególnienie elementów wg. rys.:

SCHEMAT TECHNOLOGICZNY INSTALACJI SOLARNEJ

**Temat:** Utworzenie rekreacyjnej przestrzeni wspólnej w miejscowości Wysoka w ramach rewitalizacji gminy Łañcut na lata 2016-2020 - rozbudowa i nadbudowa istniejącego budynku socjalnego, budowa nowego budynku technicznego, wchodzących w skład zaplecza socjalno-sanitarnego i technologicznego otwartego basenu rekreacyjnego, remont istniejącej niecki basenowej, budowa przyłącza wody, kanalizacji sanitarnej, wolnostojących kolektorów słonecznych, niezbędnej infrastruktury i urządzeń technicznych oraz obiektów małej architektury.

**Inwestor:** Gmina Łañcut, ul. Mickiewicza 2A, 37-100 Łañcut

**Lokalizacja:** Wysoka, gmina Łañcut, dz. nr ewid. 392/10, obręb 0009-Wysoka

**Przedmiot rysunku:** RZUT PARTERU BUDYNEK NR2 - INSTALACJA SOLARNA I PODGRZEWU WODY BASENOWEJ

**Projektant:** Inż. Marjan Budzik, upr. nr S-234/79 S-234/80

**Opisownik:** mgr inż. Daniel Kocurek

**Sprawdził:** mgr inż. Witold Duszałek, upr. nr S-158/01

**Skala:** 1:75

**Data:** kwiecień 2018

**Faza:** PW

**Nr rysunku:** S-15