


RZUT PIWNIC
INSTALACJA GRZEWICZA
I WENTYLACYJNA
SKALA 1:75

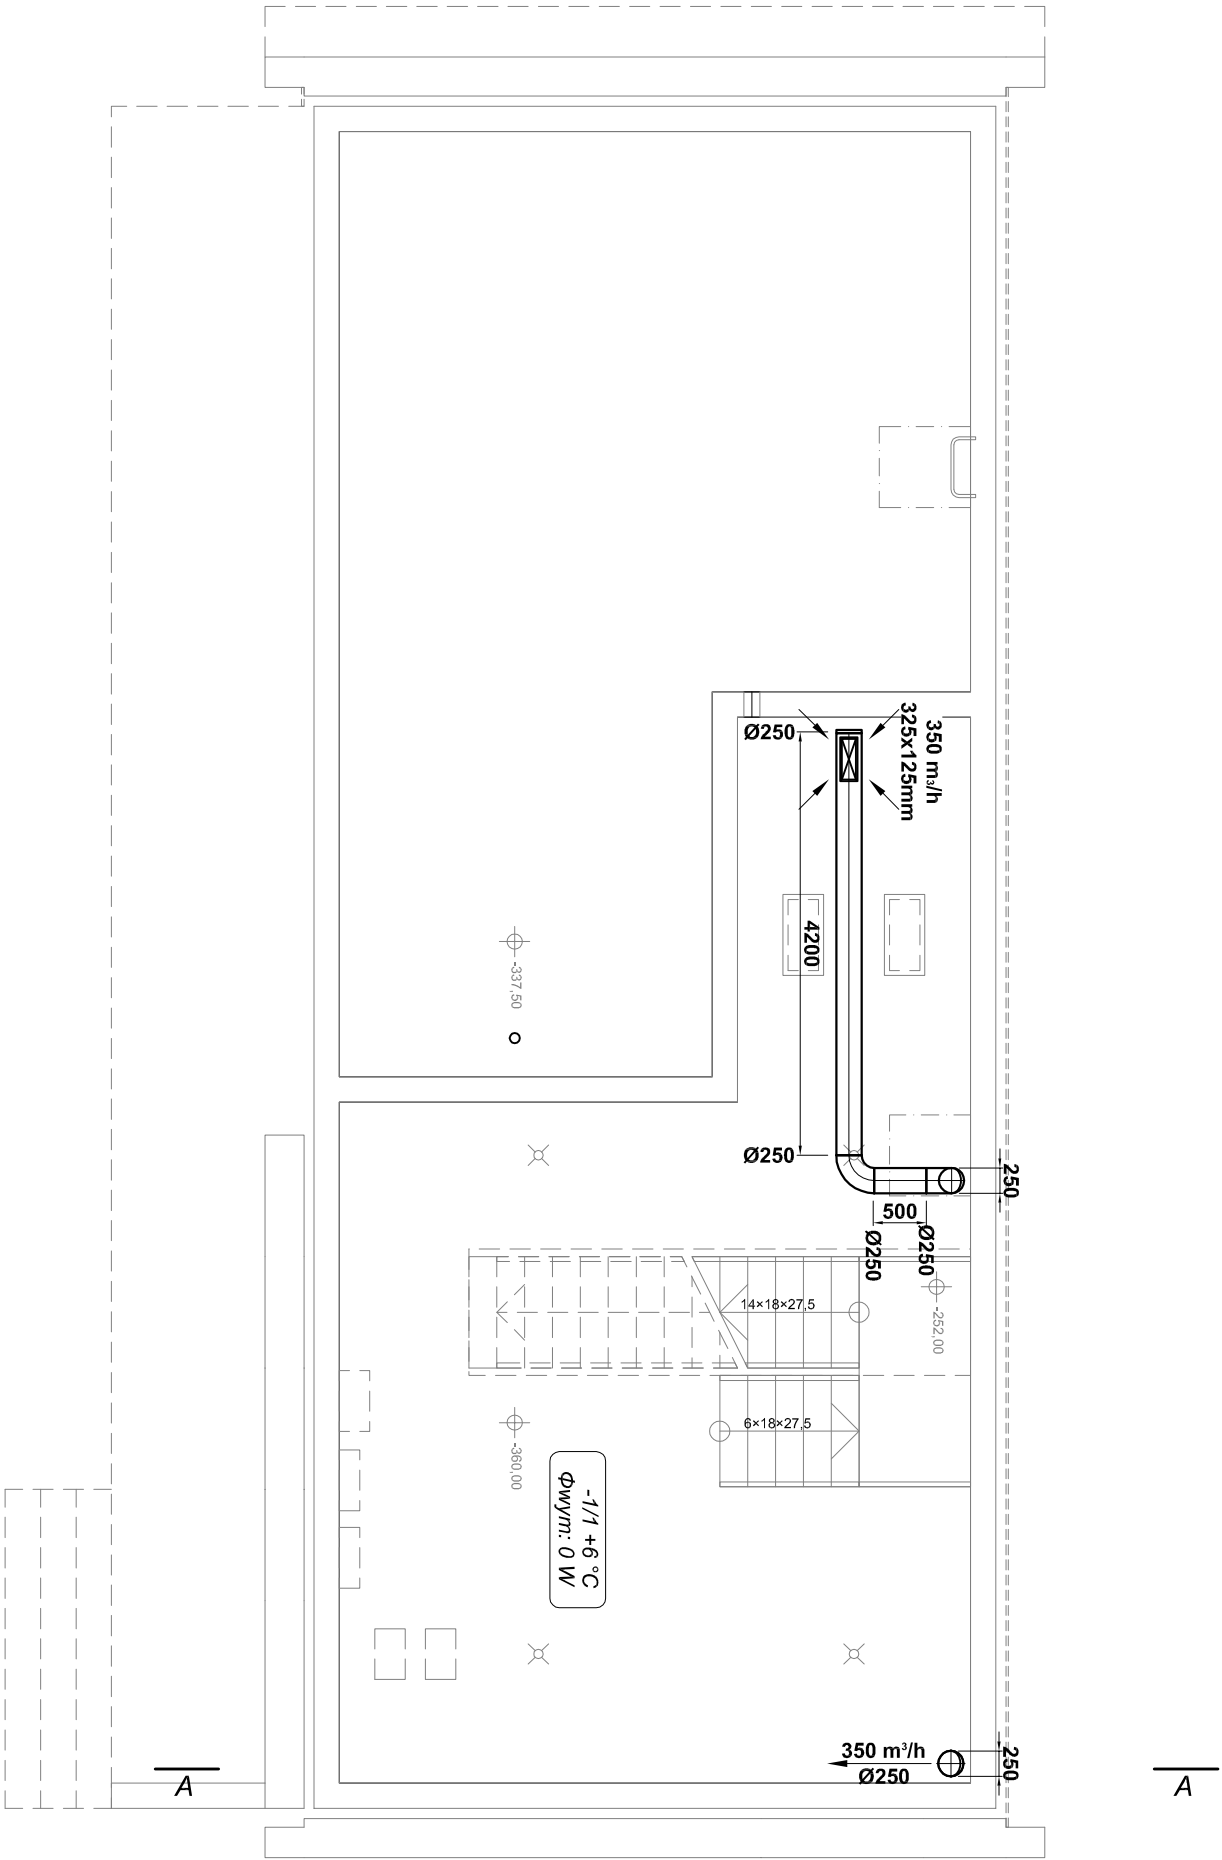

LEGENDA

- Kanały wentylacyjne stalowe ocynkowane typu SPIRO
- kratka wentylacyjna wydłużona prostokątna dla przewodów spiro
- kratka wentylacyjna nawiewna kanał ścięty
- Nr pomieszczenia, projektowa temp. wewnętrzna pomieszczenia, projektowe obciążenie cieplne

Temat: Utworzenie rekreacyjnej przestrzeni wspólnej w miejscowości Wysoka w ramach rewitalizacji gminy Łañcut na lata 2016-2020 - rozbudowa i nadbudowa istniejącego budynku socjalnego, budowa nowego budynku technicznego, wchodzących w skład zaplecza socjalno-sanitarnego i technologicznego otwartego basenu rekreacyjnego, remont istniejącej niecki basenowej, budowa przyłącza wody, kanalizacji sanitarnej, wolnostojących kolektorów słonecznych, niezbędnej infrastruktury i urządzeń technicznych oraz obiektów małej architektury.

Inwestor: Gmina Łañcut, ul. Mickiewicza 2A, 37-100 Łañcut

Lokalizacja: Wysoka, gmina Łañcut, dz. nr ewid. 392/10, obręb 0009-Wysoka

Przedmiot rysunku: RZUT PIWNIC BUDYNEK NR2 - INSTALACJA GRZEWICZA I WENTYLACYJNA

Projektant	inż. Marfan Budzik, upr. nr S-234/79 S-234/80	Data:	kwiecień 2018
Opisownik	mgr inż. Daniel Kocurek	Nr rysunku:	PW
Sprawca	mgr inż. Witold Duszek, upr. nr S-158/01		S-17