


RZUT PARTERU
INSTALACJA GRZEWICZA
I WENTYLACYJNA
SKALA 1:75

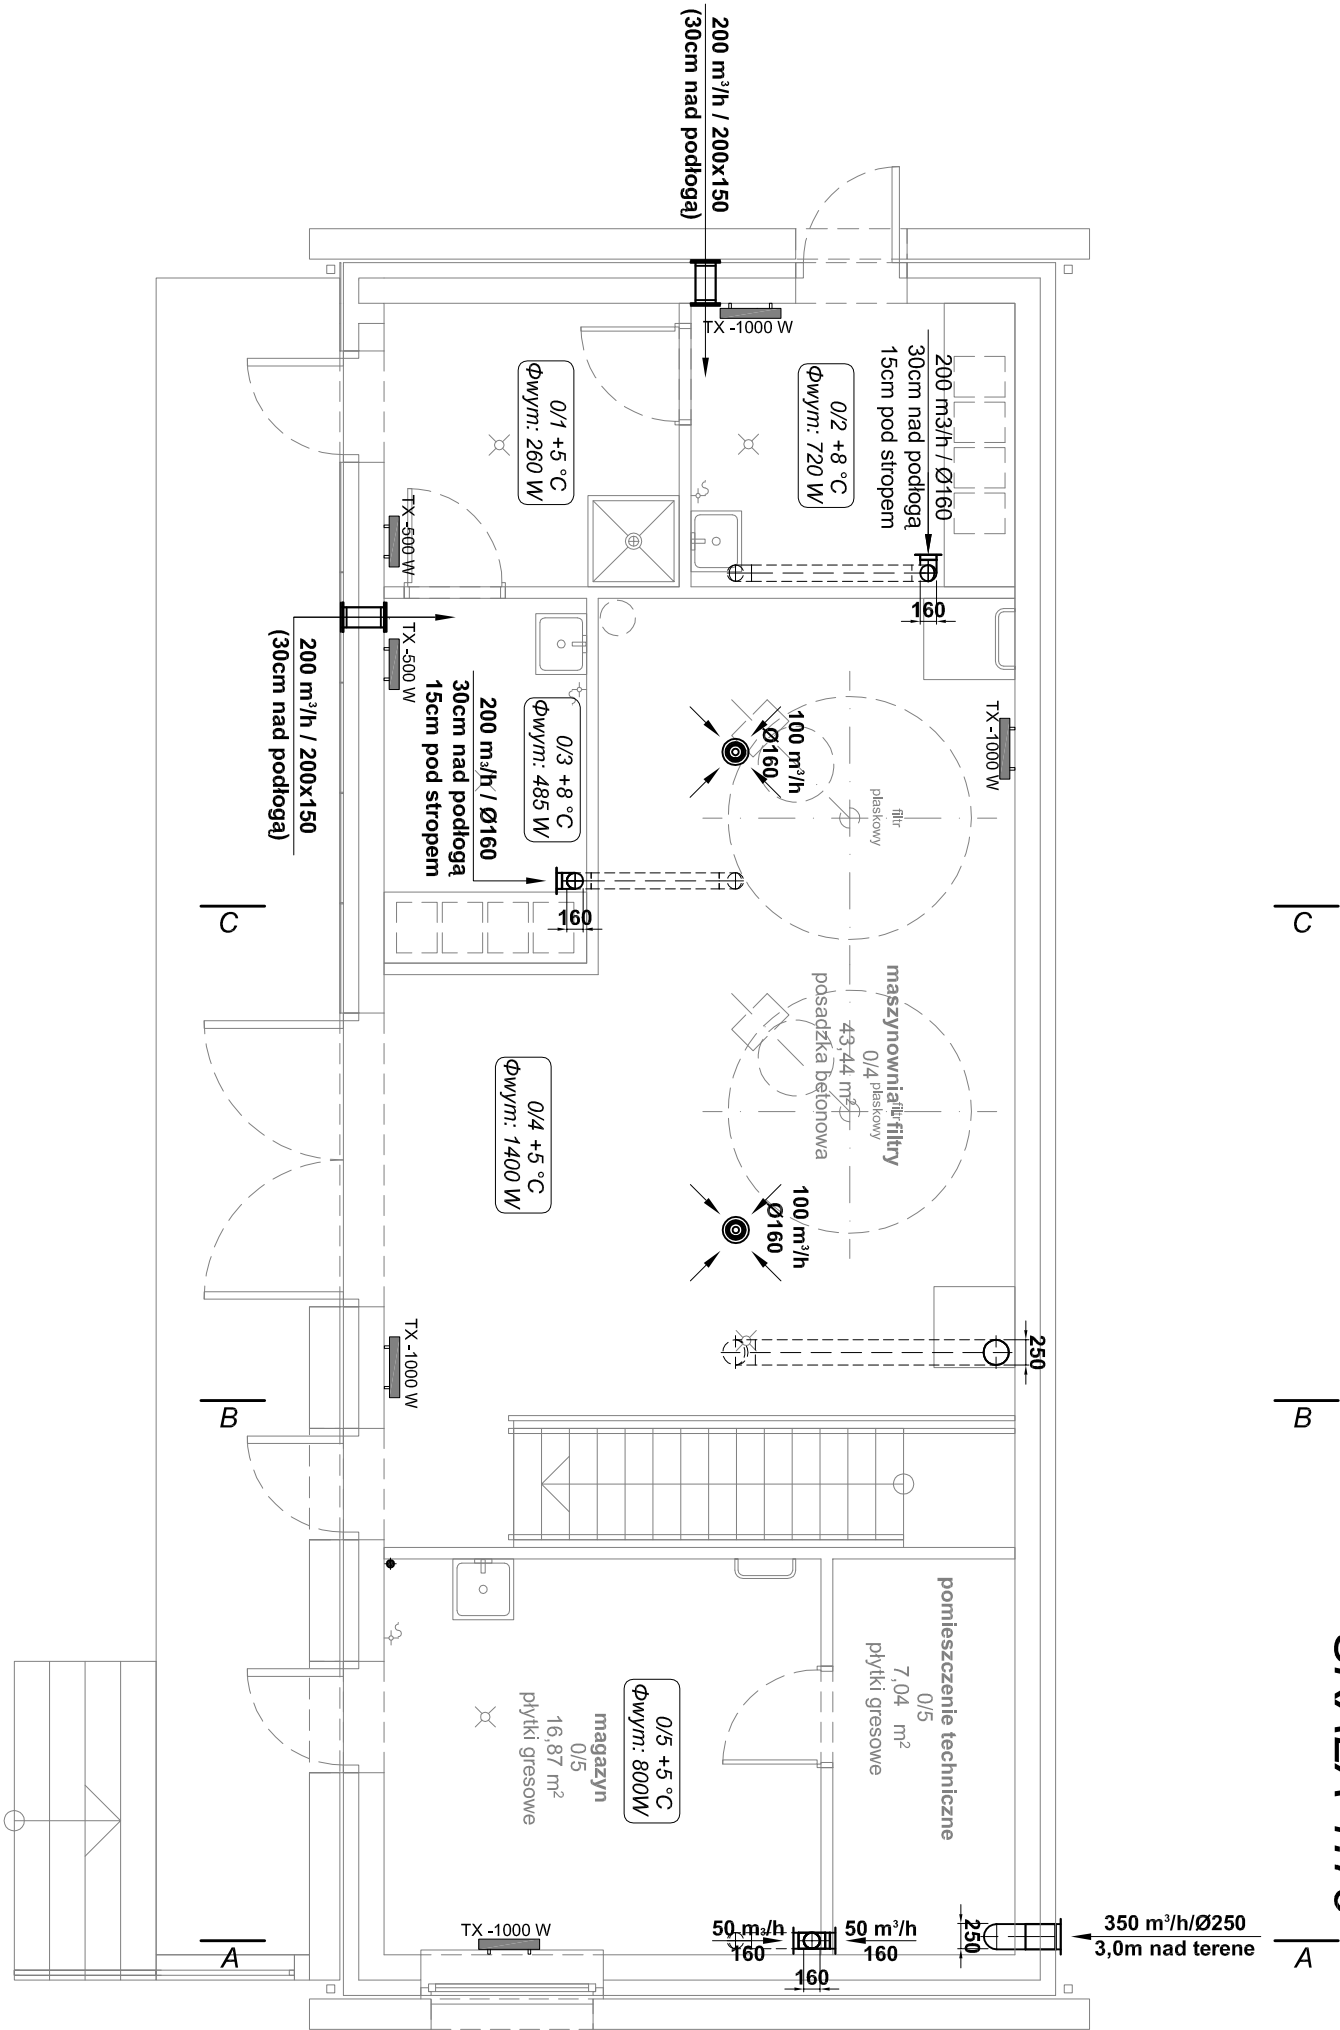

LEGENDA

- Kanaty wentylacyjne stalowe ocynkowane typu spiro prowadzone w przestrzeni poddasza

- okrągły zawór wywiewny Dn160mm

- okrągła czerpnia ścienna DN250mm

-1/1 +6 °C
Φwym: 0 W

- Nr pomieszczenia, projektowa temp. wewnętrzna pomieszczenia, projektowe obciążenie cieplne

TX -1000 W

- Grzejnik płytowy elektryczny o mocy Q=1000W

Temat: Utworzenie rekreacyjnej przestrzeni wspólnej w miejscowości Wysoka w ramach rewitalizacji gminy Łañcut na lata 2016-2020 - rozbudowa i nadbudowa istniejącego budynku socjalnego, budowa nowego budynku technicznego, wchodzących w skład zaplecza socjalno-sanitarnego i technologicznego otwartego basenu rekreacyjnego, remont istniejącej niecki basenowej, budowa przyłącza wody, kanalizacji sanitarnej, wolnostojących kolektorów słonecznych, niezbędnej infrastruktury i urządzeń technicznych oraz obiektów małej architektury.

Inwestor: Gmina Łañcut, ul. Mickiewicza 2A, 37-100 Łañcut

Lokalizacja: Wysoka, gmina Łañcut, dz. nr ewid. 392/10, obręb 0009-Wysoka

Przedmiot rysunku: I WENTYLACYJNA

Projektant	mgr inż. Marfan Budzik, upr. nr S-234/79 S-234/80	Data:	kwiecień 2018
Opisownik	mgr inż. Daniel Kocurek	Faza:	PW
Sprawdził	mgr inż. Witold Duszałek, upr. nr S-158/01	Nr rysunku:	S-18