

RZUT PARTERU

INSTALACJA KANALIZACYJNA


SKALA 1:75

Do studzienki S4

dalej wg. proj. przyłączy kanalizacyjnych

Do studzienki S5

dalej wg. proj. przyłączy kanalizacyjnych

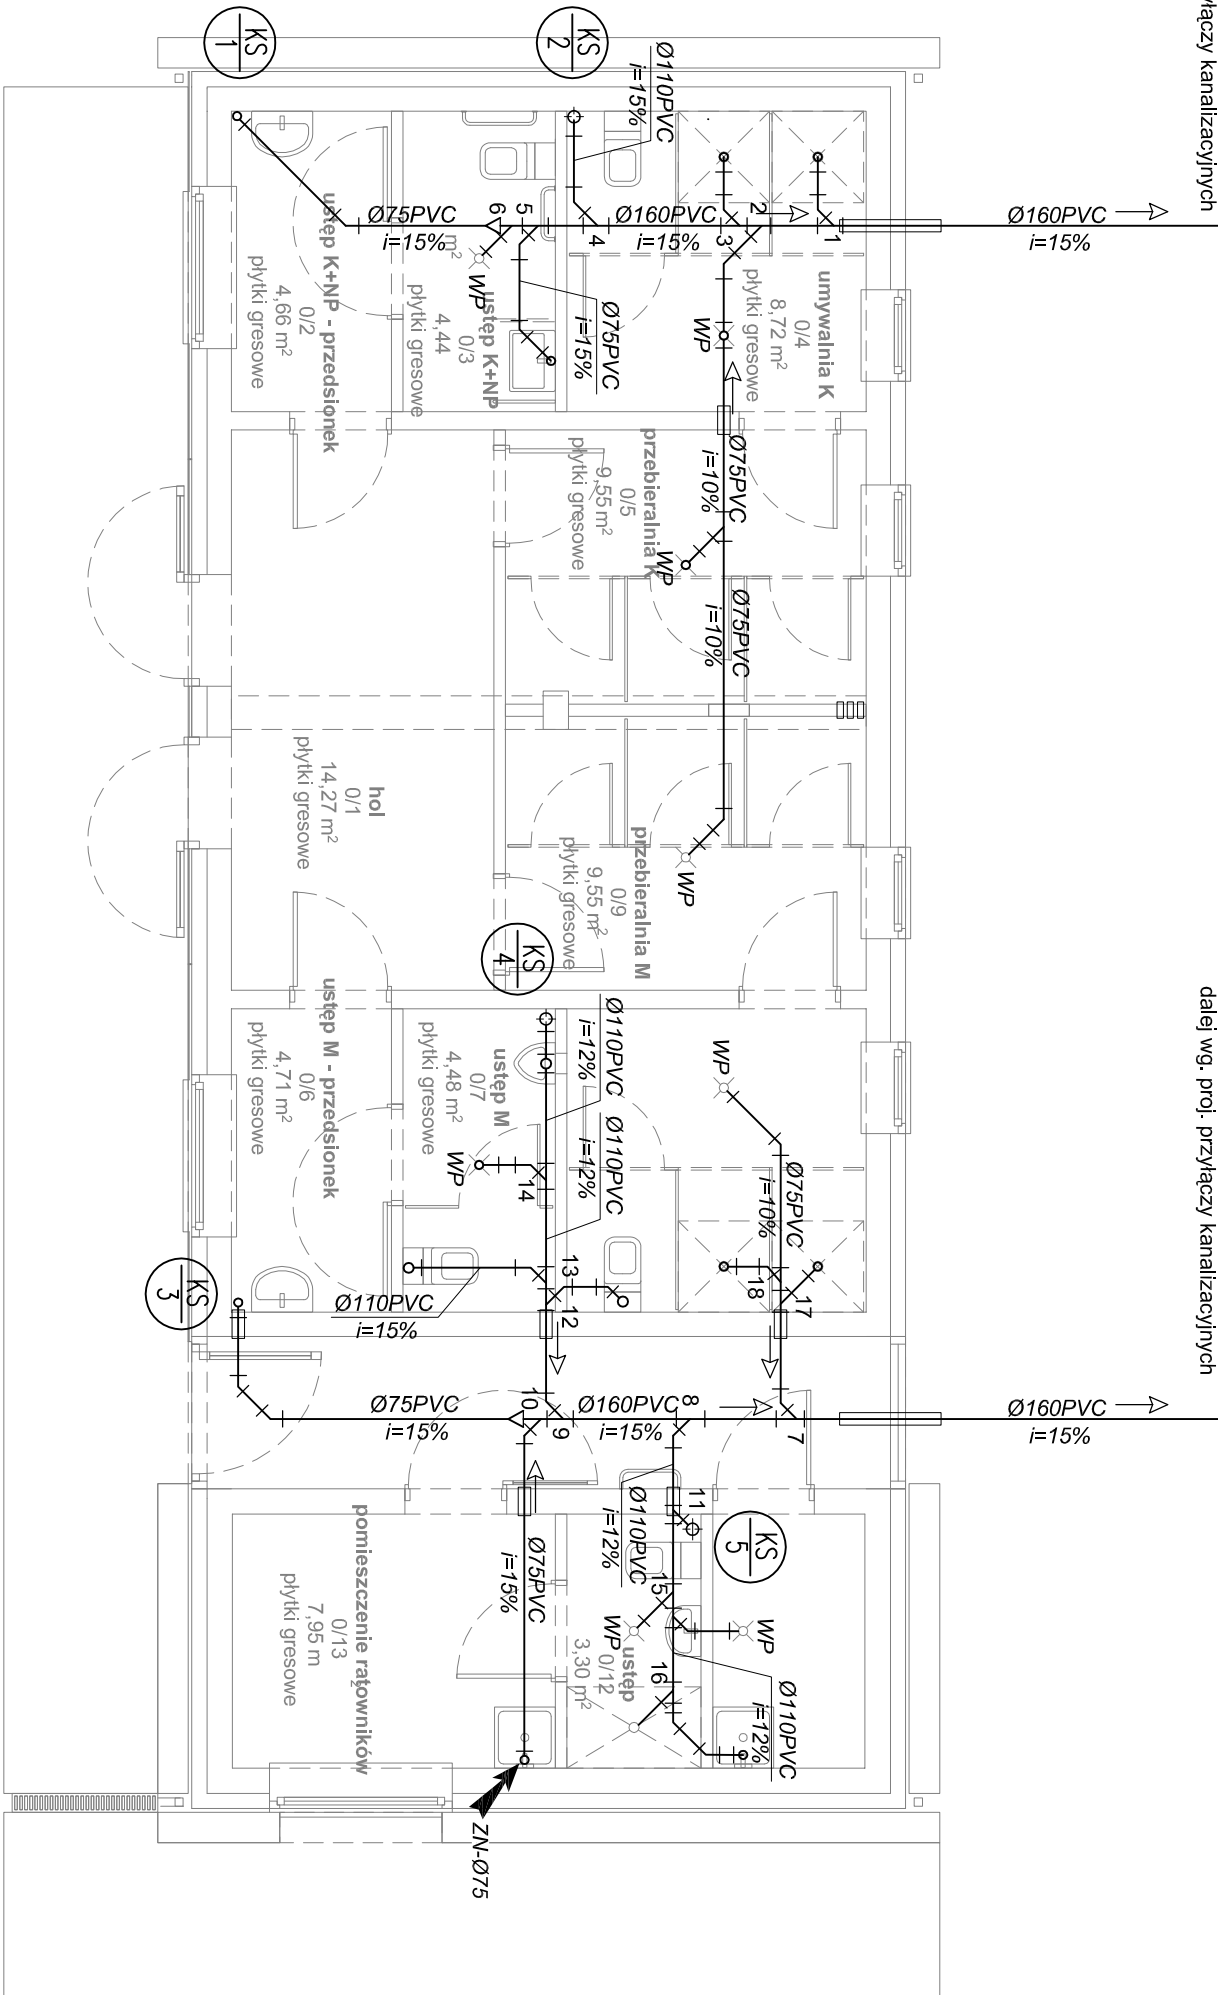

LEGENDA

- Ø75PVC
i=15%
- przewody kanalizacji sanitarnej z rur PVC-U Ø75
o połączeniach klejonych na uszczelki wargowe
- KS
1
- Φ
- pion instalacji kanalizacji sanitarnej
- ZN-Ø75
- zawór napowietrzający Ø75mm

Temat: Utworzenie rekreacyjnej przestrzeni wspólnej w miejscowości Wysoka w ramach rewitalizacji gminy Łañcut na lata 2016-2020 - rozbudowa i nadbudowa istniejącego budynku socjalnego, budowa nowego budynku technicznego, wchodzących w skład zaplecza socjalno-sanitarnego i technologicznego otwartego basenu rekreacyjnego, remont istniejącej niecki basenowej, budowa przyłącza wody, kanalizacji sanitarnej, wolnostojących kolektorów słonecznych, niezbędnej infrastruktury i urządzeń technicznych oraz obiektów małej architektury.

Inwestor: Gmina Łañcut, ul. Mickiewicza 2A, 37-100 Łañcut

Lokalizacja: Wysoka, gmina Łañcut, dz. nr ewid. 392/10, obręb 0009-Wysoka

Przedmiot rysunku: RZUT PARTERU BUDYNIEK NR1 - INSTALACJA KANALIZACYJNA

Projektant: Inż. Marian Budzik, upr. nr S-234/79 S-234/80

Opisownik: mgr inż. Daniel Kocurek

Sprawdził: mgr inż. Witold Duszałek, upr. nr S-158/01

Skala: 1:75

Data: kwiecień 2018

Faza: PW

Nr rysunku: S-02