


RZUT PARTERU
INSTALACJA GRZEWICZA
I WENTYLACYJNA
SKALA 1:75

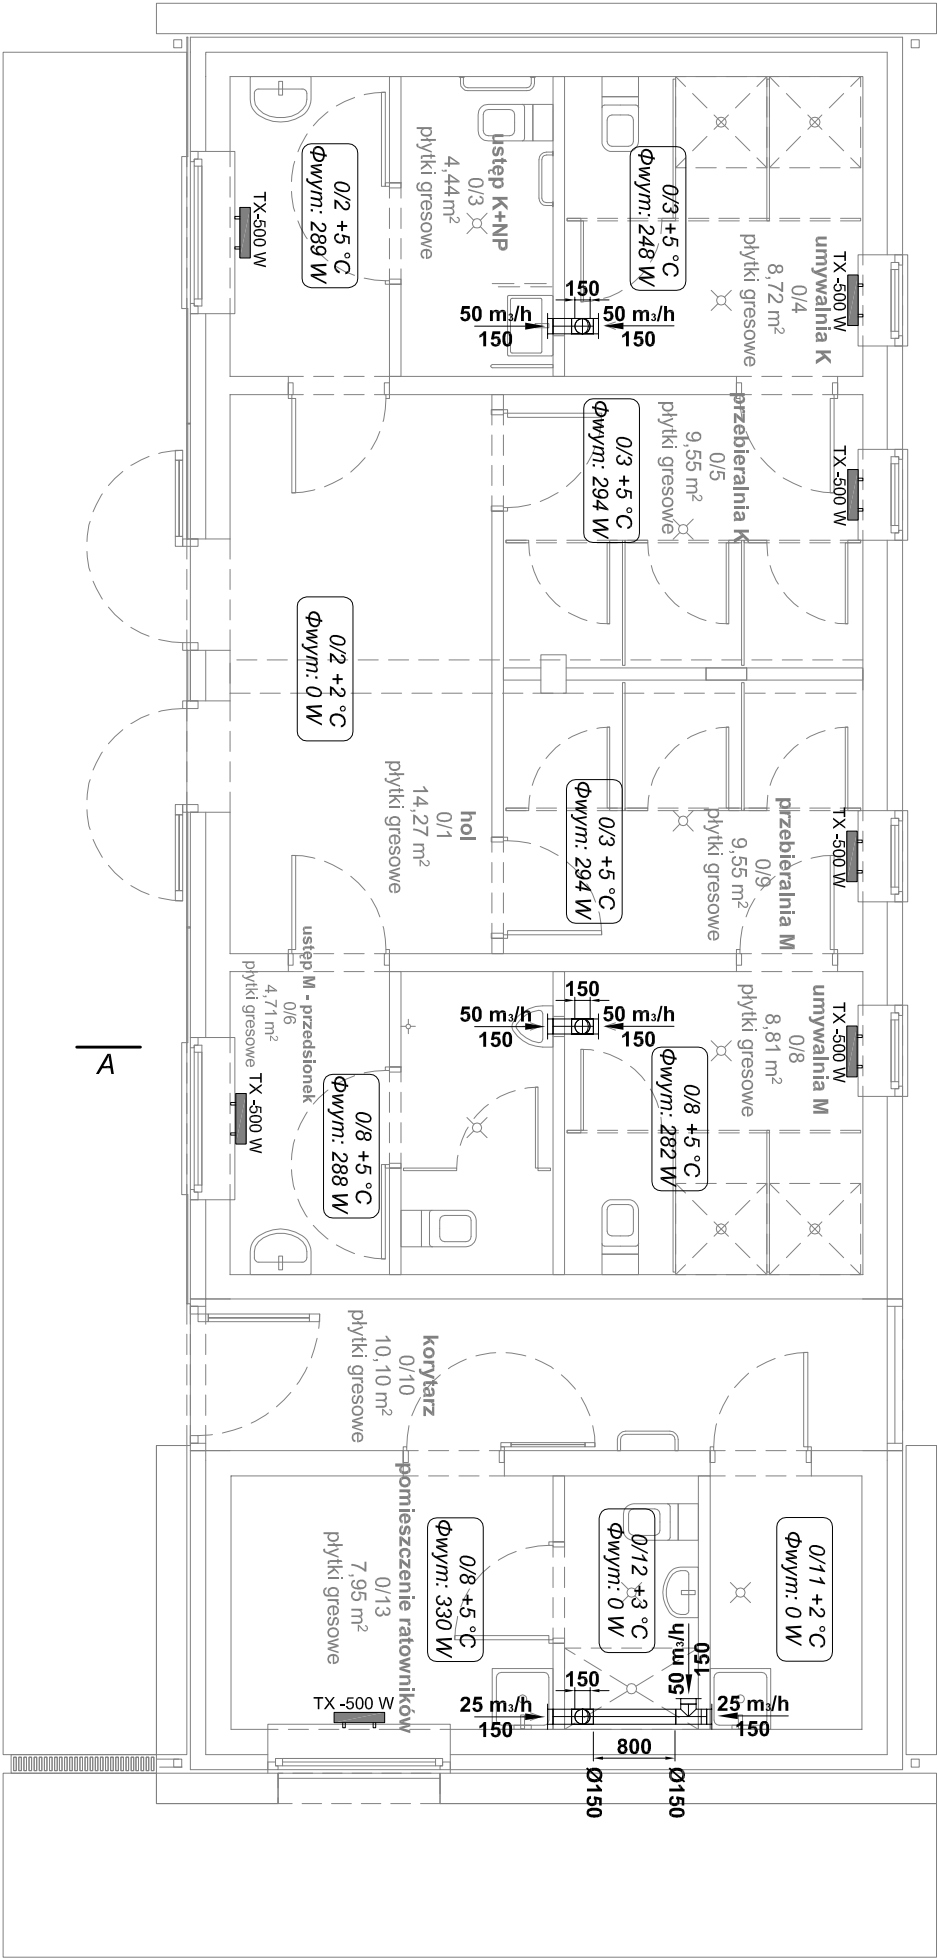

LEGENDA

50 m³/h

150

- okrągły zawór wywiewny Dn160mm

0/8 +5 °C

Φwym: 330 W

- Nr pomieszczenia, projektowa temp. wewnętrzna pomieszczenia, projektowe obciążenie ciepłe

TX-500 W

- Grzejnik płytowy elektryczny o mocy Q=500W

Temat: Utworzenie rekreacyjnej przestrzeni wspólnej w miejscowości Wysoka w ramach rewitalizacji gminy Łañcut na lata 2016-2020 - rozbudowa i nadbudowa istniejącego budynku socjalnego, budowa nowego budynku technicznego, wchodzących w skład zaplecza socjalno-sanitarnego i technologicznego otwartego basenu rekreacyjnego, remont istniejącej niecki basenowej, budowa przyłącza wody, kanalizacji sanitarnej, wolnostojących kolektorów słonecznych, niezbędnej infrastruktury i urządzeń technicznych oraz obiektów małej architektury.			
Inwestor: Gmina Łañcut, ul. Mickiewicza 2A, 37-100 Łañcut			
Lokalizacja: Wysoka, gmina Łañcut, dz. nr ewid. 392/10, obręb 0009-Wysoka			Skala: 1:75
Przedmiot rysunku: RZUT PARTERU BUDYNEK NR1 - INSTALACJA GRZEWICZA			Data: kwiecień 2018
Projektant	inż. Marjan Budzik, upr. nr S-234/79		Faza: PW
Opisownik	mgr inż. Daniel Kocurek		Nr rysunku: S-05
Sprawdził	mgr inż. Witold Duszałek, upr. nr S-158/01		