



RZUT DACHU
INSTALACJA WENTYLACYJNA
SKALA 1:75

LEGENDA

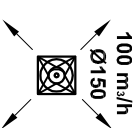

100 m³/h
Ø150

- nasada wentylacyjna obrotowa DN150mm

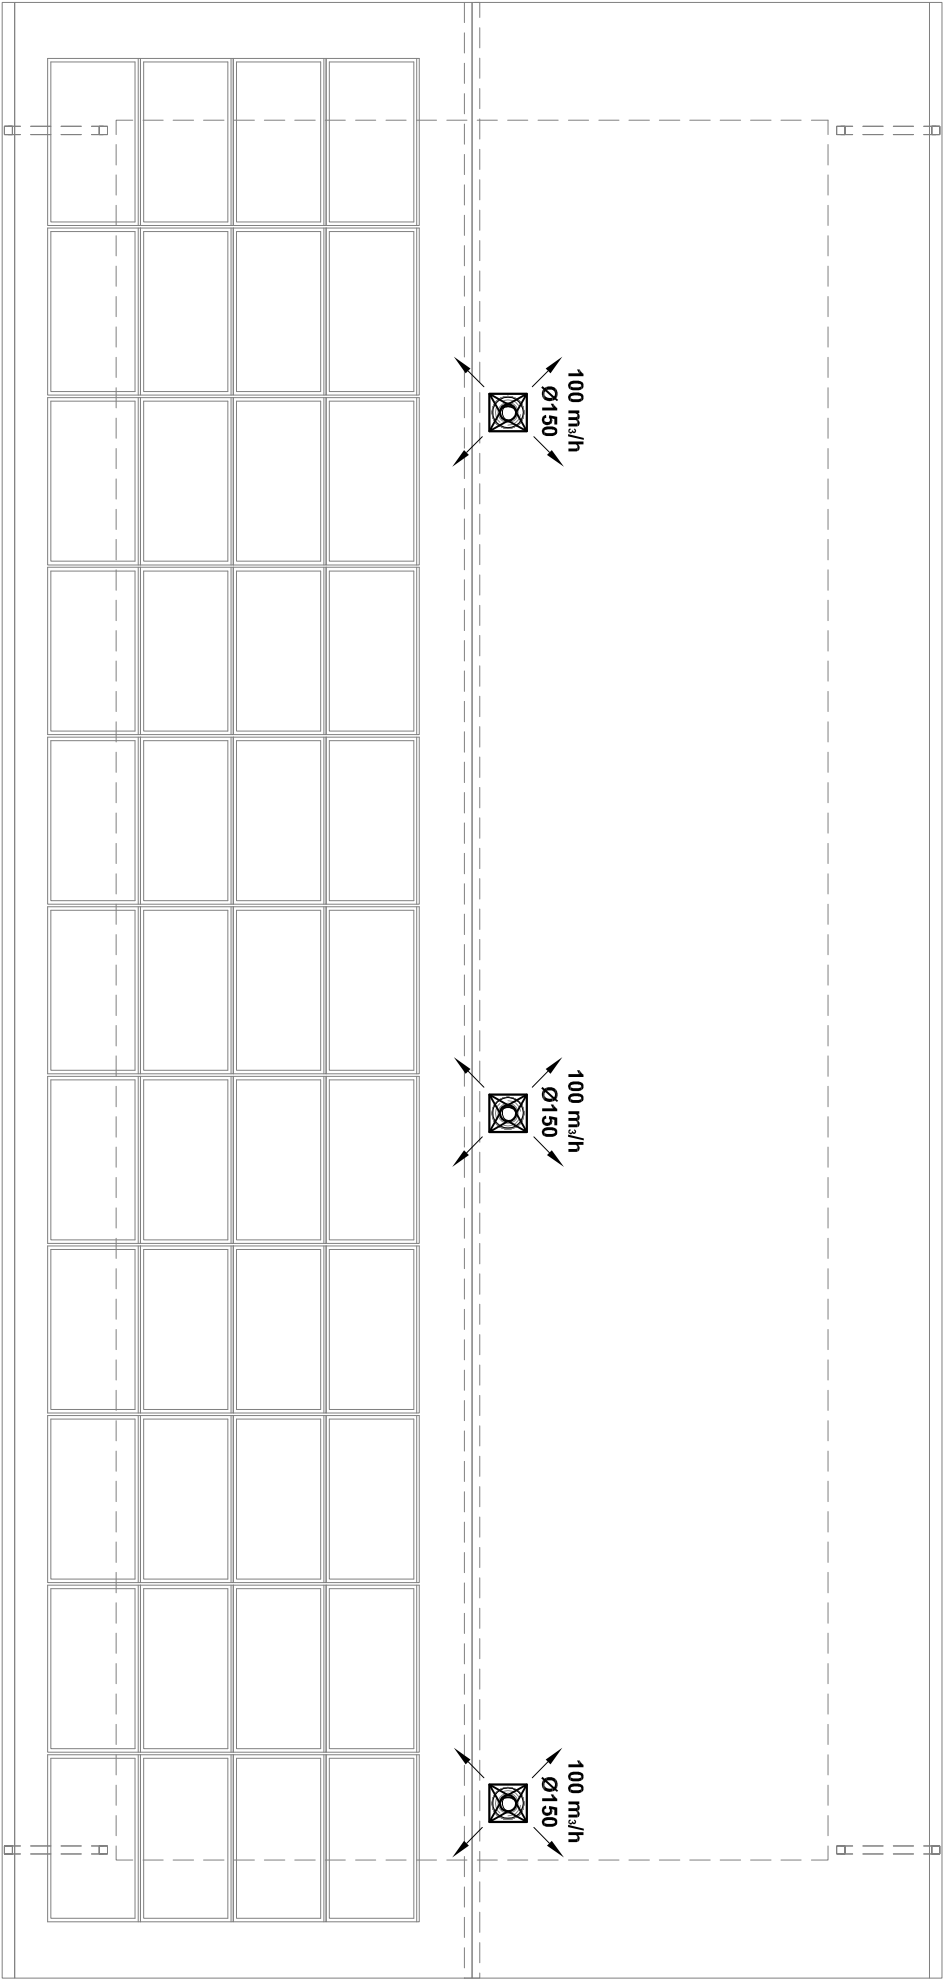

Temat: Utworzenie rekreacyjnej przestrzeni wspólnej w miejscowości Wysoka w ramach rewitalizacji gminy Łañcut na lata 2016-2020 - rozbudowa i nadbudowa istniejacego budynku socjalnego, budowa nowego budynku technicznego, wchodzacych w sklad zaplecza socjalno-sanitarnego i technologicznego otwartego basenu rekreacyjnego, remont istniejacej niecki basenowej, budowa przylacza wody, kanalizacji sanitarnej, wolnostojacych kolektorow slonecznych, niezbednej infrastruktury i urzadzén technicznych oraz obiektów malej architektury.			
Inwestor: Gmina Łañcut, ul. Mickiewicza 2A, 37-100 Łañcut			
Lokalizacja: Wysoka, gmina Łañcut, dz. nr ewid. 392/10, obręb 0009-Wysoka			Skala: 1:75
Przedmiot rysunku: RZUT DACHU BUDYNEK NR1 - INSTALACJA WENTYLACYJNA			Data: kwíeden 2018
Projektant:	inż. Marfan Budzik, upr. nr S-234/79 S-234/80		Faza: PW
Opisownik:	mgr inż. Daniel Kocurek		Nr rysunku: S-06
Sprawadzic:	mgr inż. Witold Duszek, upr. nr S-158/01		