


RZUT PIWNIC

INSTALACJA KANALIZACYJNA

SKALA 1:75

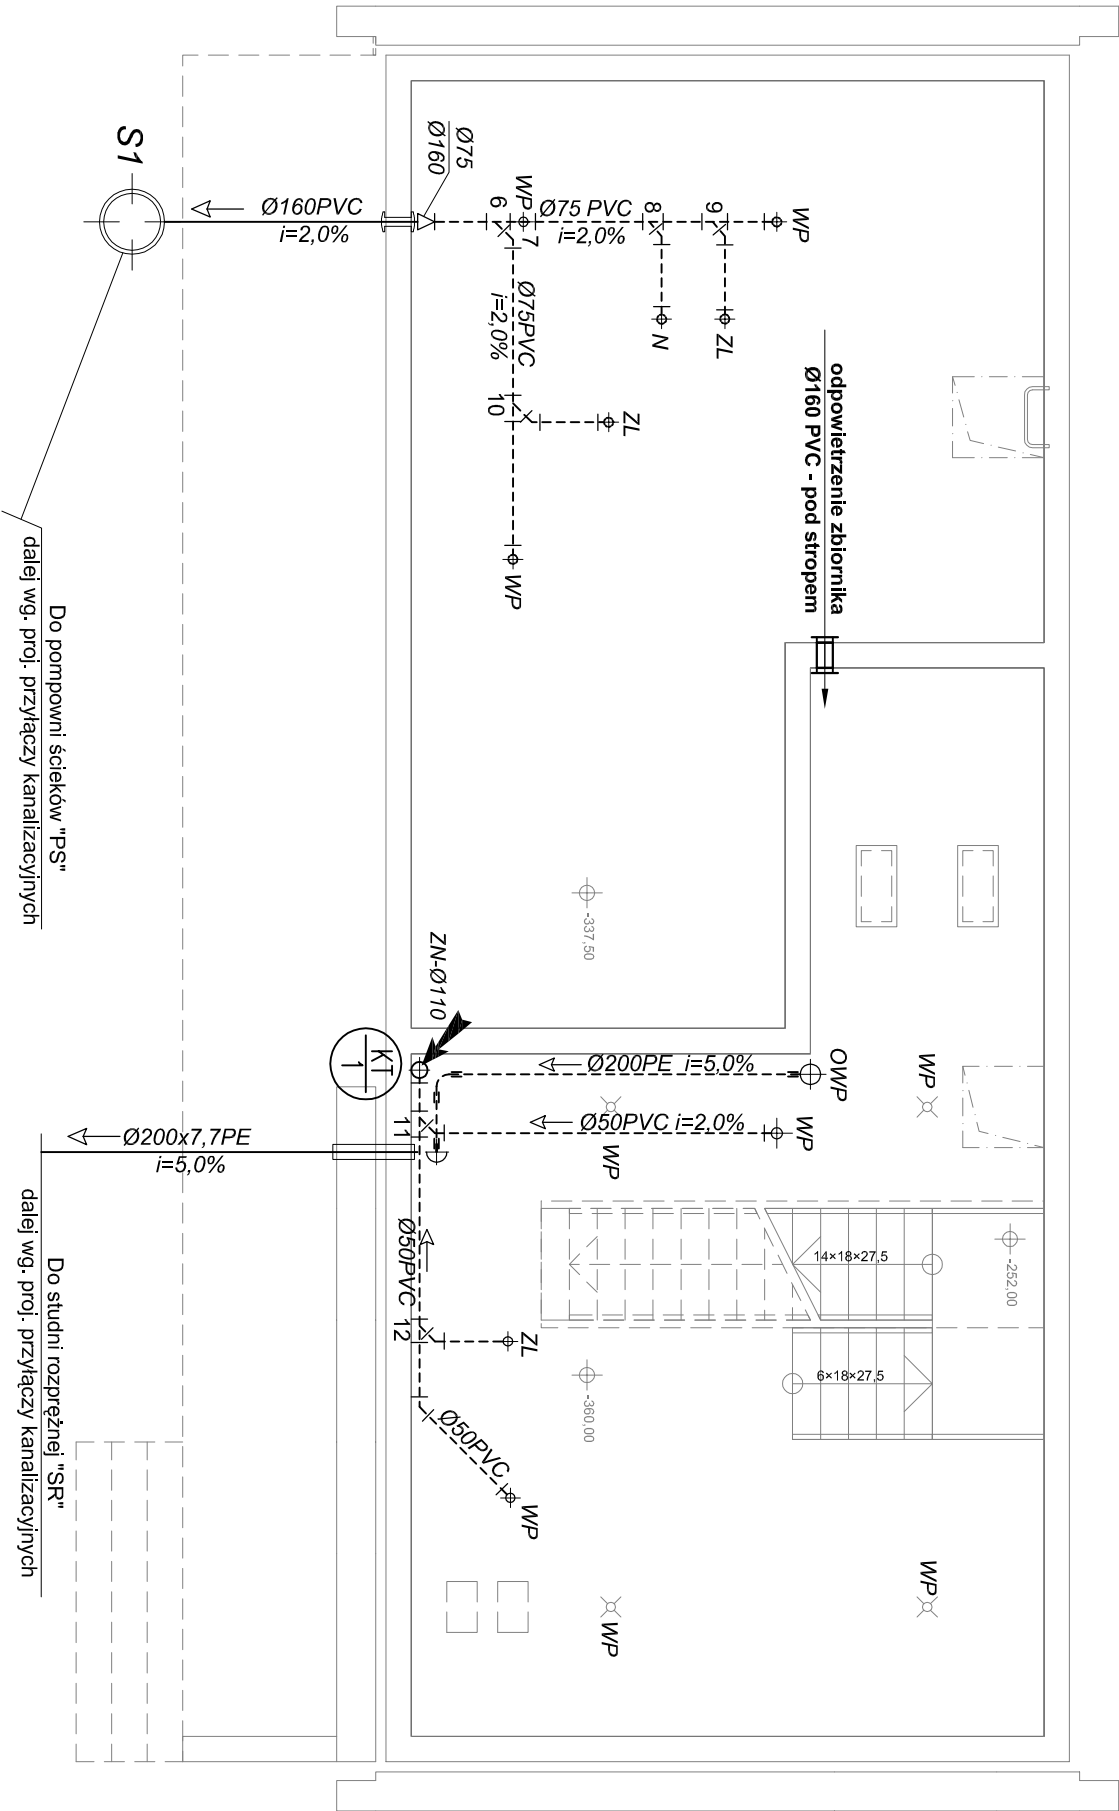

LEGENDA	
	- pion instalacji kanalizacji technicznej
	- przewody kanalizacji technicznej prowadzone pod stropem z rur PVC-U Ø50 kielichowych
	- podłączenie wpustu podłogowego Ø110mm
	- przewody kanalizacji technicznej prowadzone pod stropem z rur PE Ø200x7,7 SDR17 PN8
	- przykanałik kanalizacji technicznej z rur PE Ø200x7,7 SDR17 PN8
	- zawór napowietrzający Ø110 PVC
	- przejście szczelne przez przegrodę

Temat: Utworzenie rekreacyjnej przestrzeni wspólnej w miejscowości Wysoka w ramach rewitalizacji gminy Łañcut na lata 2016-2020 - rozbudowa i nadbudowa istniejącego budynku socjalnego, budowa nowego budynku technicznego, wchodzących w skład zaplecza socjalno-sanitarnego i technologicznego otwartego basenu rekreacyjnego, remont istniejącej niecki basenowej, budowa przyłącza wody, kanalizacji sanitarnej, wolnostojących kolektorów słonecznych, niezbędnej infrastruktury i urządzeń technicznych oraz obiektów małej architektury.			
Inwestor: Gmina Łañcut, ul. Mickiewicza 2A, 37-100 Łañcut			
Lokalizacja: Wysoka, gmina Łañcut, dz. nr ewid. 392/10, obręb 0009-Wysoka			Skala: 1:75
Przedmiot rysunku: RZUT PIWNIC BUDYNEK NR2 - INSTALACJA KANALIZACYJNA			Data: kwiecień 2018
Projektant	mgr inż. Marjan Budzik, upr. nr S-234/79 S-234/80		Faza: PW
Opisownik	mgr inż. Daniel Kocurek		Nr rysunku: S-09
Sprawca	mgr inż. Witold Duszałek, upr. nr S-158/01		